


**ZESTAWIENIE POMIESZCZEŃ
LOKALU MIESZKALNEGO NR 8 - PARTER**

Nr pom.	Nazwa pom.	Posadzka	Pow. użytkowa [m ²]	Wys. [m]
1/01	Przedpokój / Korytarz	Panele, terakota	3,78	3,14
1/02	Kuchnia	Terakota	9,80	3,14
1/03	Pom. gospodarcze	Panele	4,24	1,80
1/04	Łazienka	Terakota	5,58	3,14
1/05	Pokój nr 1	Panele	14,44	3,14
1/06	Pokój nr 2	Panele	17,91	3,14
RAZEM			55,75	

- Projektowana instalacja gazowa z rur stalowych
- Kratka wentylacyjna ścienna, Stal Ø150[mm], bez żaluzji
- △ Nawiewnik okienny, V=25[m³/h]
- ▽ 220cm² Kratka nawiewna w drzwiach, 220cm²

AKSONOMETRIA INSTALACJI GAZOWEJ

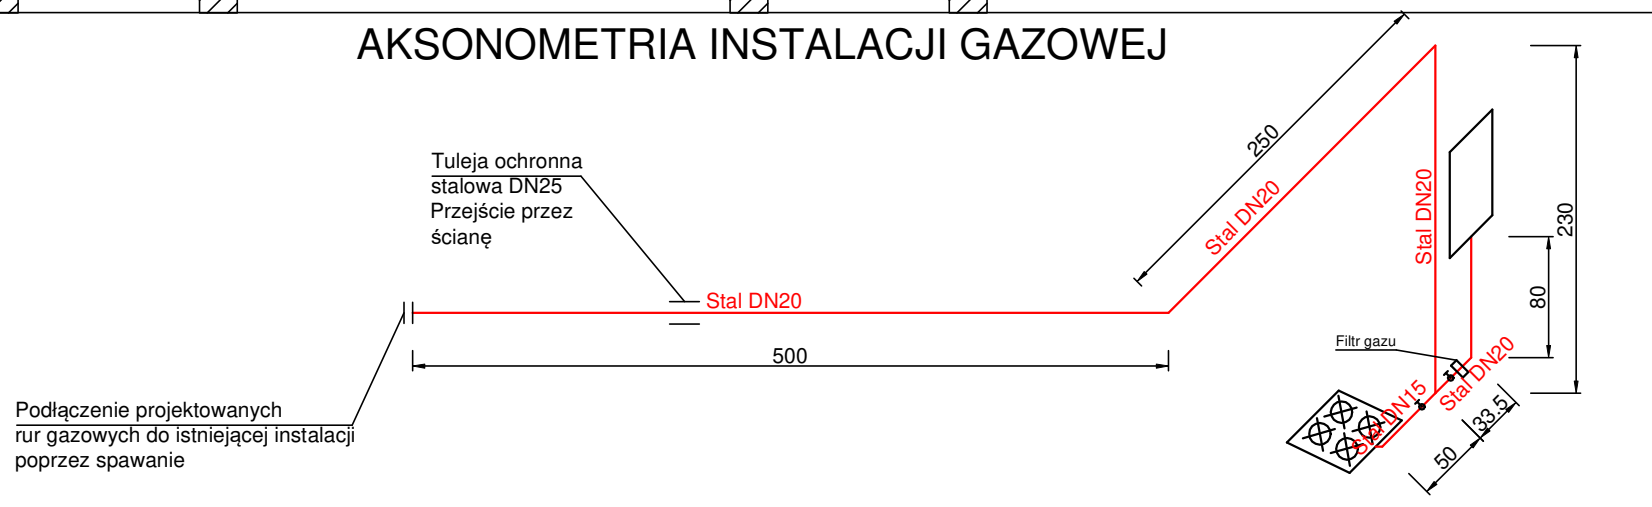

PRZEDSIĘBIORSTWO BUDOWLANO - INWESTYCYJNE "NAOS"
INŻ. BOGUSŁAW DROŹDŹ

78-320 Polczyn Zdrój, ul. B. Chrobrego 24, tel., fax. 04 36 620 01/

Investor:	Gmina Miasto Swinoujście - TBS Lokum sp. z o.o. Swinoujście
Obiekt:	Lokal mieszkalny nr 8 w budynku mieszkalnym, wielorodzinnym Kategoria obiektu budowlanego XIII
Adres:	ul. Piłsudskiego 13/8, 72-600 Swinoujście, działka nr 291
Investycja:	Przebudowa lokalu mieszkalnego nr 8 w budynku wielorodzinnym przy ul. Piłsudskiego 13 w Swinoujściu
Stadium:	Projekt budowlany (instalacje sanitarne)
Data:	07.12.2020
Treść rysunku:	RZUT PARTERU LOKAL MIESZKALNY NR 8 / instalacja gazowa i wentylacyjna /
Projektował instalacje san:	mgr inż. Jan Drożdź
Nr uprawnień:	ZAP/0211/PWBS/18

Rys. nr: 4
Skala: 1: 50