


INWETARYZACJA
RZUT PIĘTRA II -
INSTALACJA SAP
SKALA 1:100

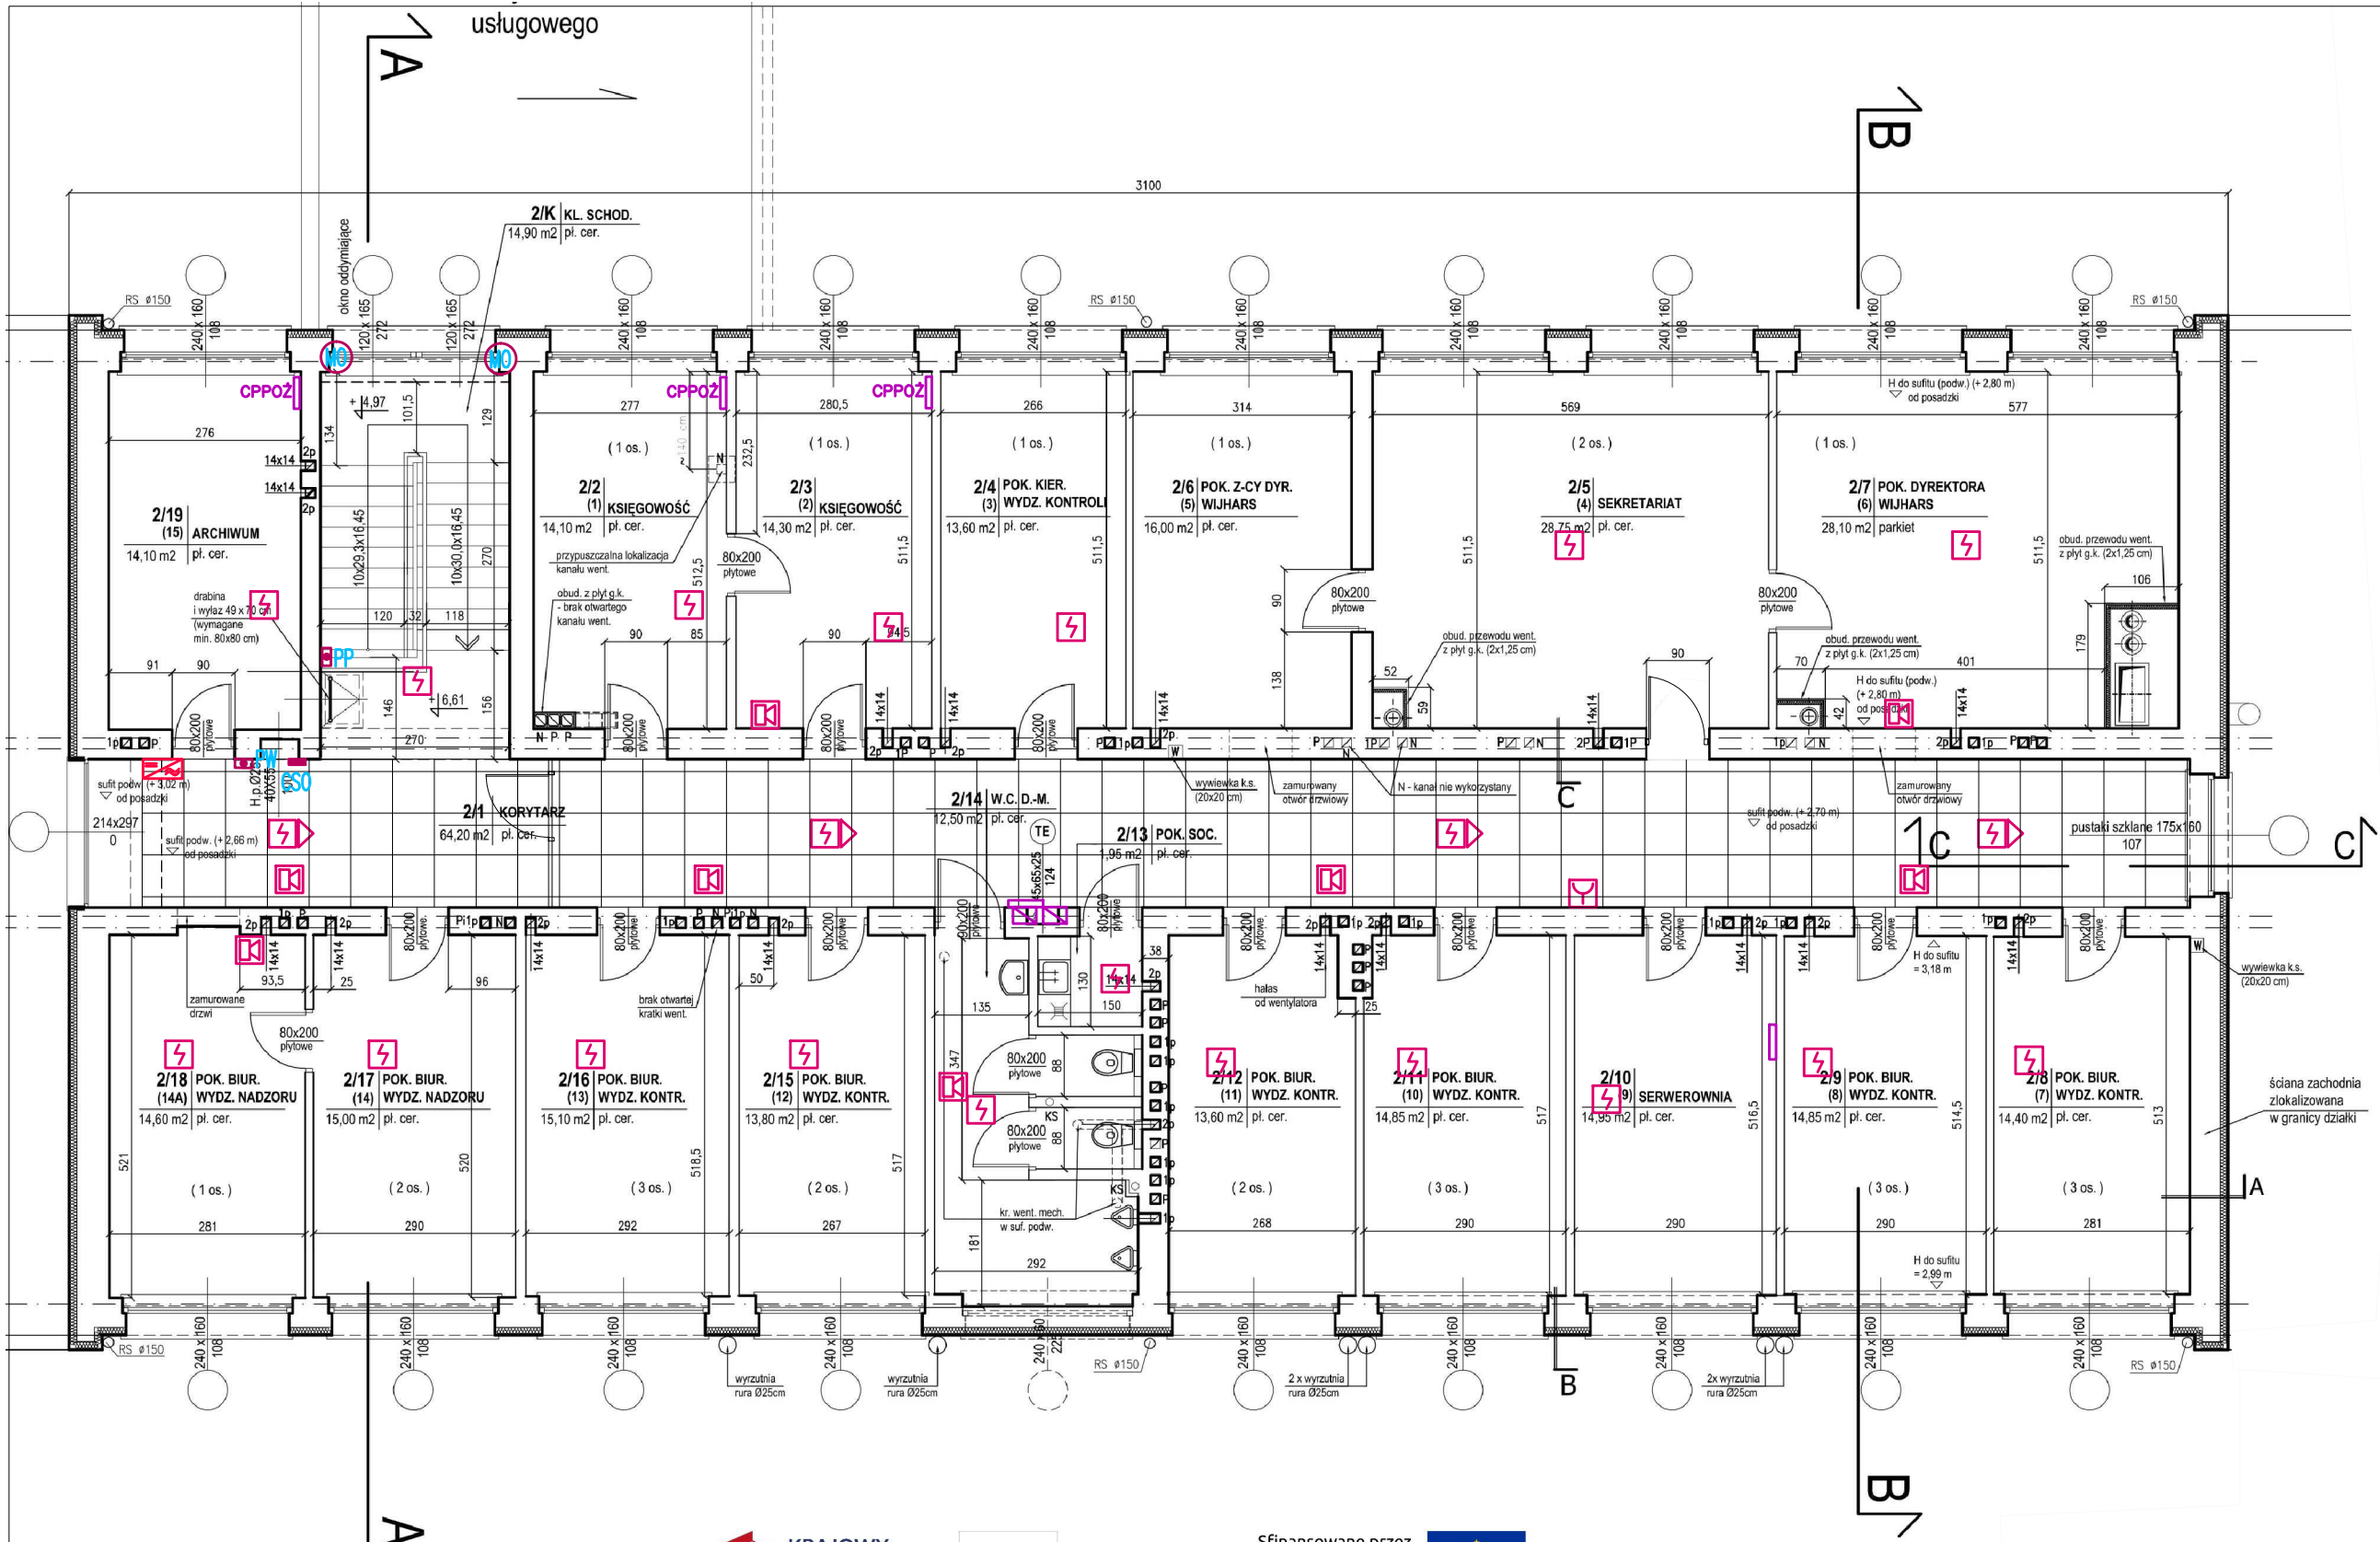

OZNACZENIA:

- zasilacz 230V/12V do centrali systemowej z zasilaniem awaryjnym+akumulator
- centralka sterowania oddymianiem
- siłownik elektryczny otwierania okna
- siłownik elektryczny otwierania drzwi
- przycisk przeciwpożarowy
- przycisk przewietrzający

- wsk. zadziałania czujki dymu pod sufitem podwieszanym
- optyczna czujka dymu
- ręczny ostrzegacz pożarowy
- sygnalizator optyczno-akustyczny
- przycisk wyzwalacza wyłącznika przeciwpożarowego WPPŌŻ
- centralka PPOŻ



PIO-SAN

"PIO-SAN" Pracownia projektowa
ul. Romualda 2/54, 25-322 Kielce
Biuro: ul. Cisowa 36 Bileza gm. Morawica
t. (041) 311-76-21
email: piosan@poczta.fm; pio-san@pio-san.pl

Temat opracowania:		MODERNIZACJA POMIESZCZEN PRACOWNI ANALIZ INSTRUMENTALNYCH BIOLOGII MOLEKULARNEJ I ANALIZ FIZYKOCHIMICZNYCH LABORATORIUM GLIHARS W KIELCACH, UL. ZAGWAŃSKA 91, 25-558 KIELCE, OZ.NREWD.		
Opracowanie:		INWETARYZACJA		
Branża:		Instalacje elektryczne		
Nazwa rysunku:		RZUT PIĘTRA II-INSTAL.SAP		
Opracował:		mgr inż. Marek Alf	SWK/0096/PWOE/14	09.2023
Imię i nazwisko		Uprawnienia	Data	Podpis
Nr. rys.		1/E12	1:100	
ROZPOWISZCZANIE: NINIEJSZEGO OPRAWNIENIA, JAK I EGZEMPLARZY W TYM KONCEPCJA WYKONANYCH RYSUNKÓW, A PONADTO UMIESZCZANIE W SYSTEMACH PRZECHOWYWANIA DANYCH, ZA WYJĄTKIEM PŁASZCZYŹNYCH ADMINISTRACJI, PRZEKAZYWANIE W JAKIEKOLWIEK FORMIE, W TYM ELEKTRONICZNEJ, MECHANICZNEJ, FOTOKOPII, REPRODUKCJI, PRZEDRUKU ORAZ OKRÓTKOWANIE, ZMIAN BEZ ZGODY AUTORA, JEST ZABRONIONE I PODLEGA ODPOWIEDZIALNOŚCI KARNEJ I MOCY ART. 176 I 177 I 178 USTAWY Z DNIA 1 LUTEGO 1984 R. O DROBNIEJ AUTORSKIM I PRACOWNICZYM (DZ.U. NR 24, POZ. 63 Z 1984 R.)				