


Woj. zachodniopomorskie  
Powiat: Pyrzyce  
Gimhas .....  
Obreb: .....  
15A MAPA ZAMADNICA  
m2 skala 1:500  
PODGIK 6642 1343.2

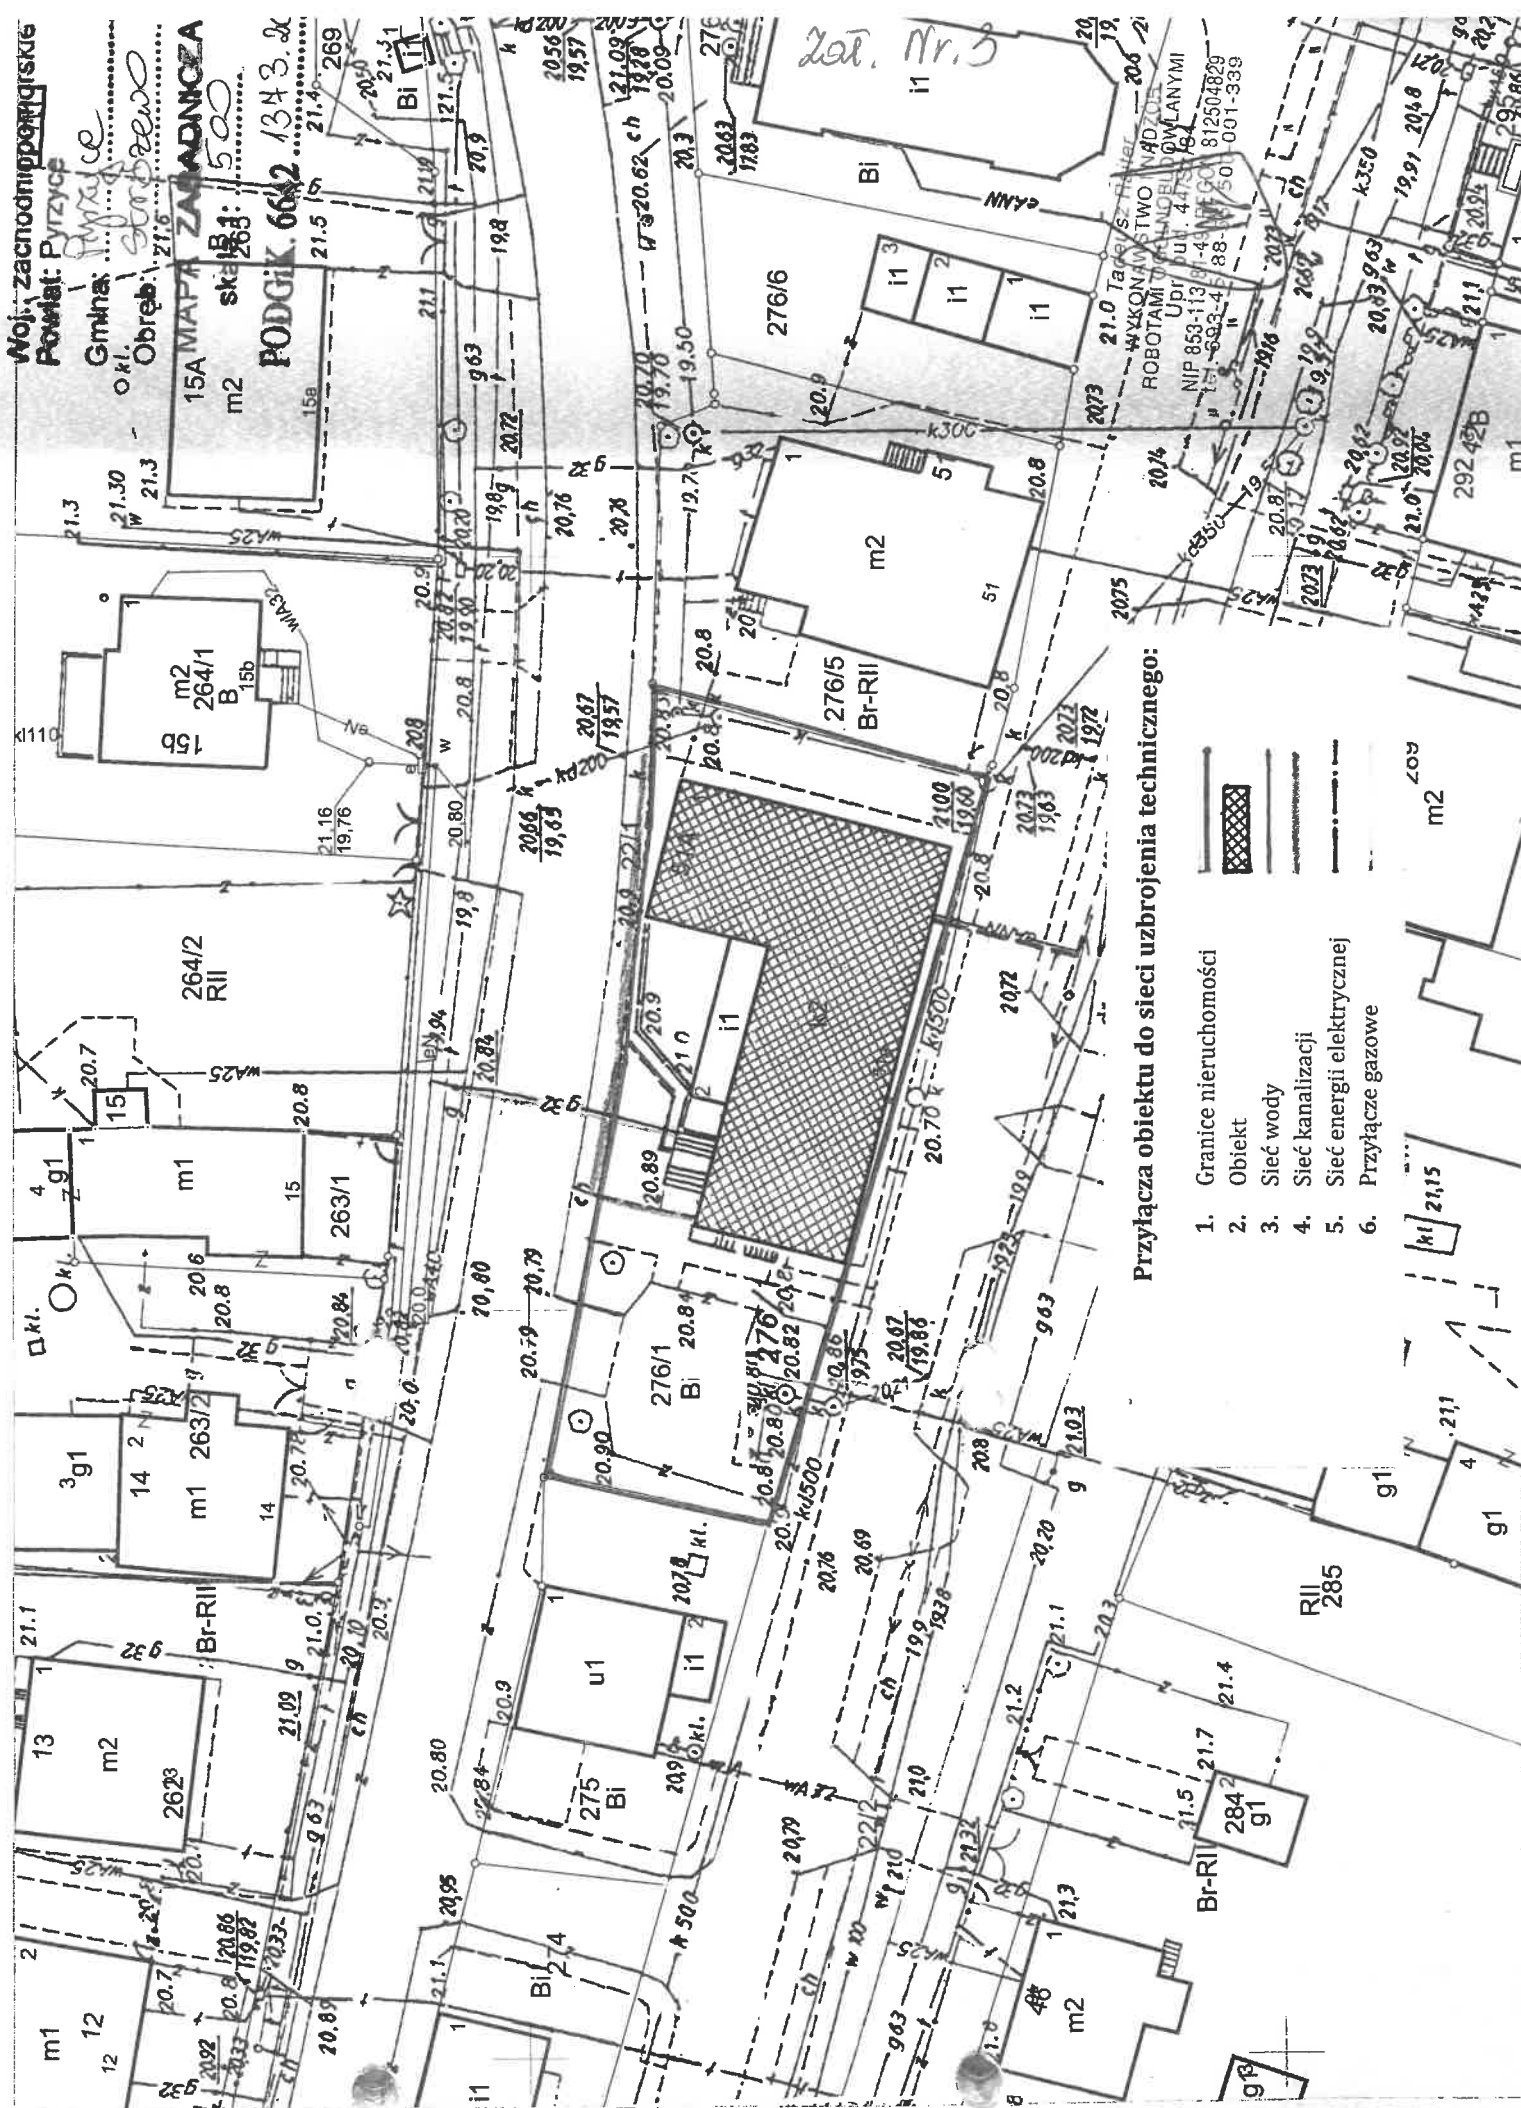

Przyłącza obiektu do sieci uzbrojenia technicznego:

- 1. Granice nieruchomości
- 2. Obiekt
- 3. Sieć wody
- 4. Sieć kanalizacji
- 5. Sieć energii elektrycznej
- 6. Przyłącze gazowe