


LEGENDA - OPRAWY AWARYJNE DO CENTRALNEGO MONITORINGU (AUTONOMIA 3H)		
OPRAWY EWAKUACYJNE - OŚWIETLENIE DRÓG EWAKUACYJNYCH I PRZESTRZENI OTWARTYCH:		
AW4	KMB013WL	oprawa awaryjna 3h, montaż nastropowy / naścienny lub boczny, optyka uniwersalna, 4.6W, prostokątna, LED, bezprzewodowy monitorin, IP54, możliwość pracy w trybie sieciowo-awaryjnym, akumulator LiFePO4
AWH	KSC013WL	oprawa awaryjna 3h z doświetleniem sprzętu poż., montaż nastropowy / naścienny lub boczny, 4.6W, LED, bezprzewodowy monitoring, IP54, zakres temp. -5 °C / +40 °C, możliwość pracy w trybie sieciowo-awaryjnym, akumulator LiFePO4 + zestaw piktogramów poż.
ZW2	ZAW013WL-COOL	oprawa awaryjna 3h, zewnętrzna - oświetlenie wyjścia, montaż naścienny, 5.3W, metalowa obudowa, LED, bezprzewodowy monitoring, IP65, zakres temp. -25 °C / +40 °C, możliwość pracy w trybie sieciowo-awaryjnym, akumulator LiFePO4
OPRAWY EWAKUACYJNE - KIERUNKI EWAKUACJI (WEWNĘTRZNIE PODŚWIETLONE)		
EW1	KMU013WL	oprawa kierunkowa podświetlona wewnątrz, 3h, jedno- lub dwu-stronna, montaż nastropowy / naścienny / boczny / zwieszany, VD=24m, 4.6W, LED, bezprzewodowy monitoring, IP43, tryb sieciowo-awaryjny, zakres temp. -5 °C / +40 °C, akumulator LiFePO4 + zestaw piktogramów podst.

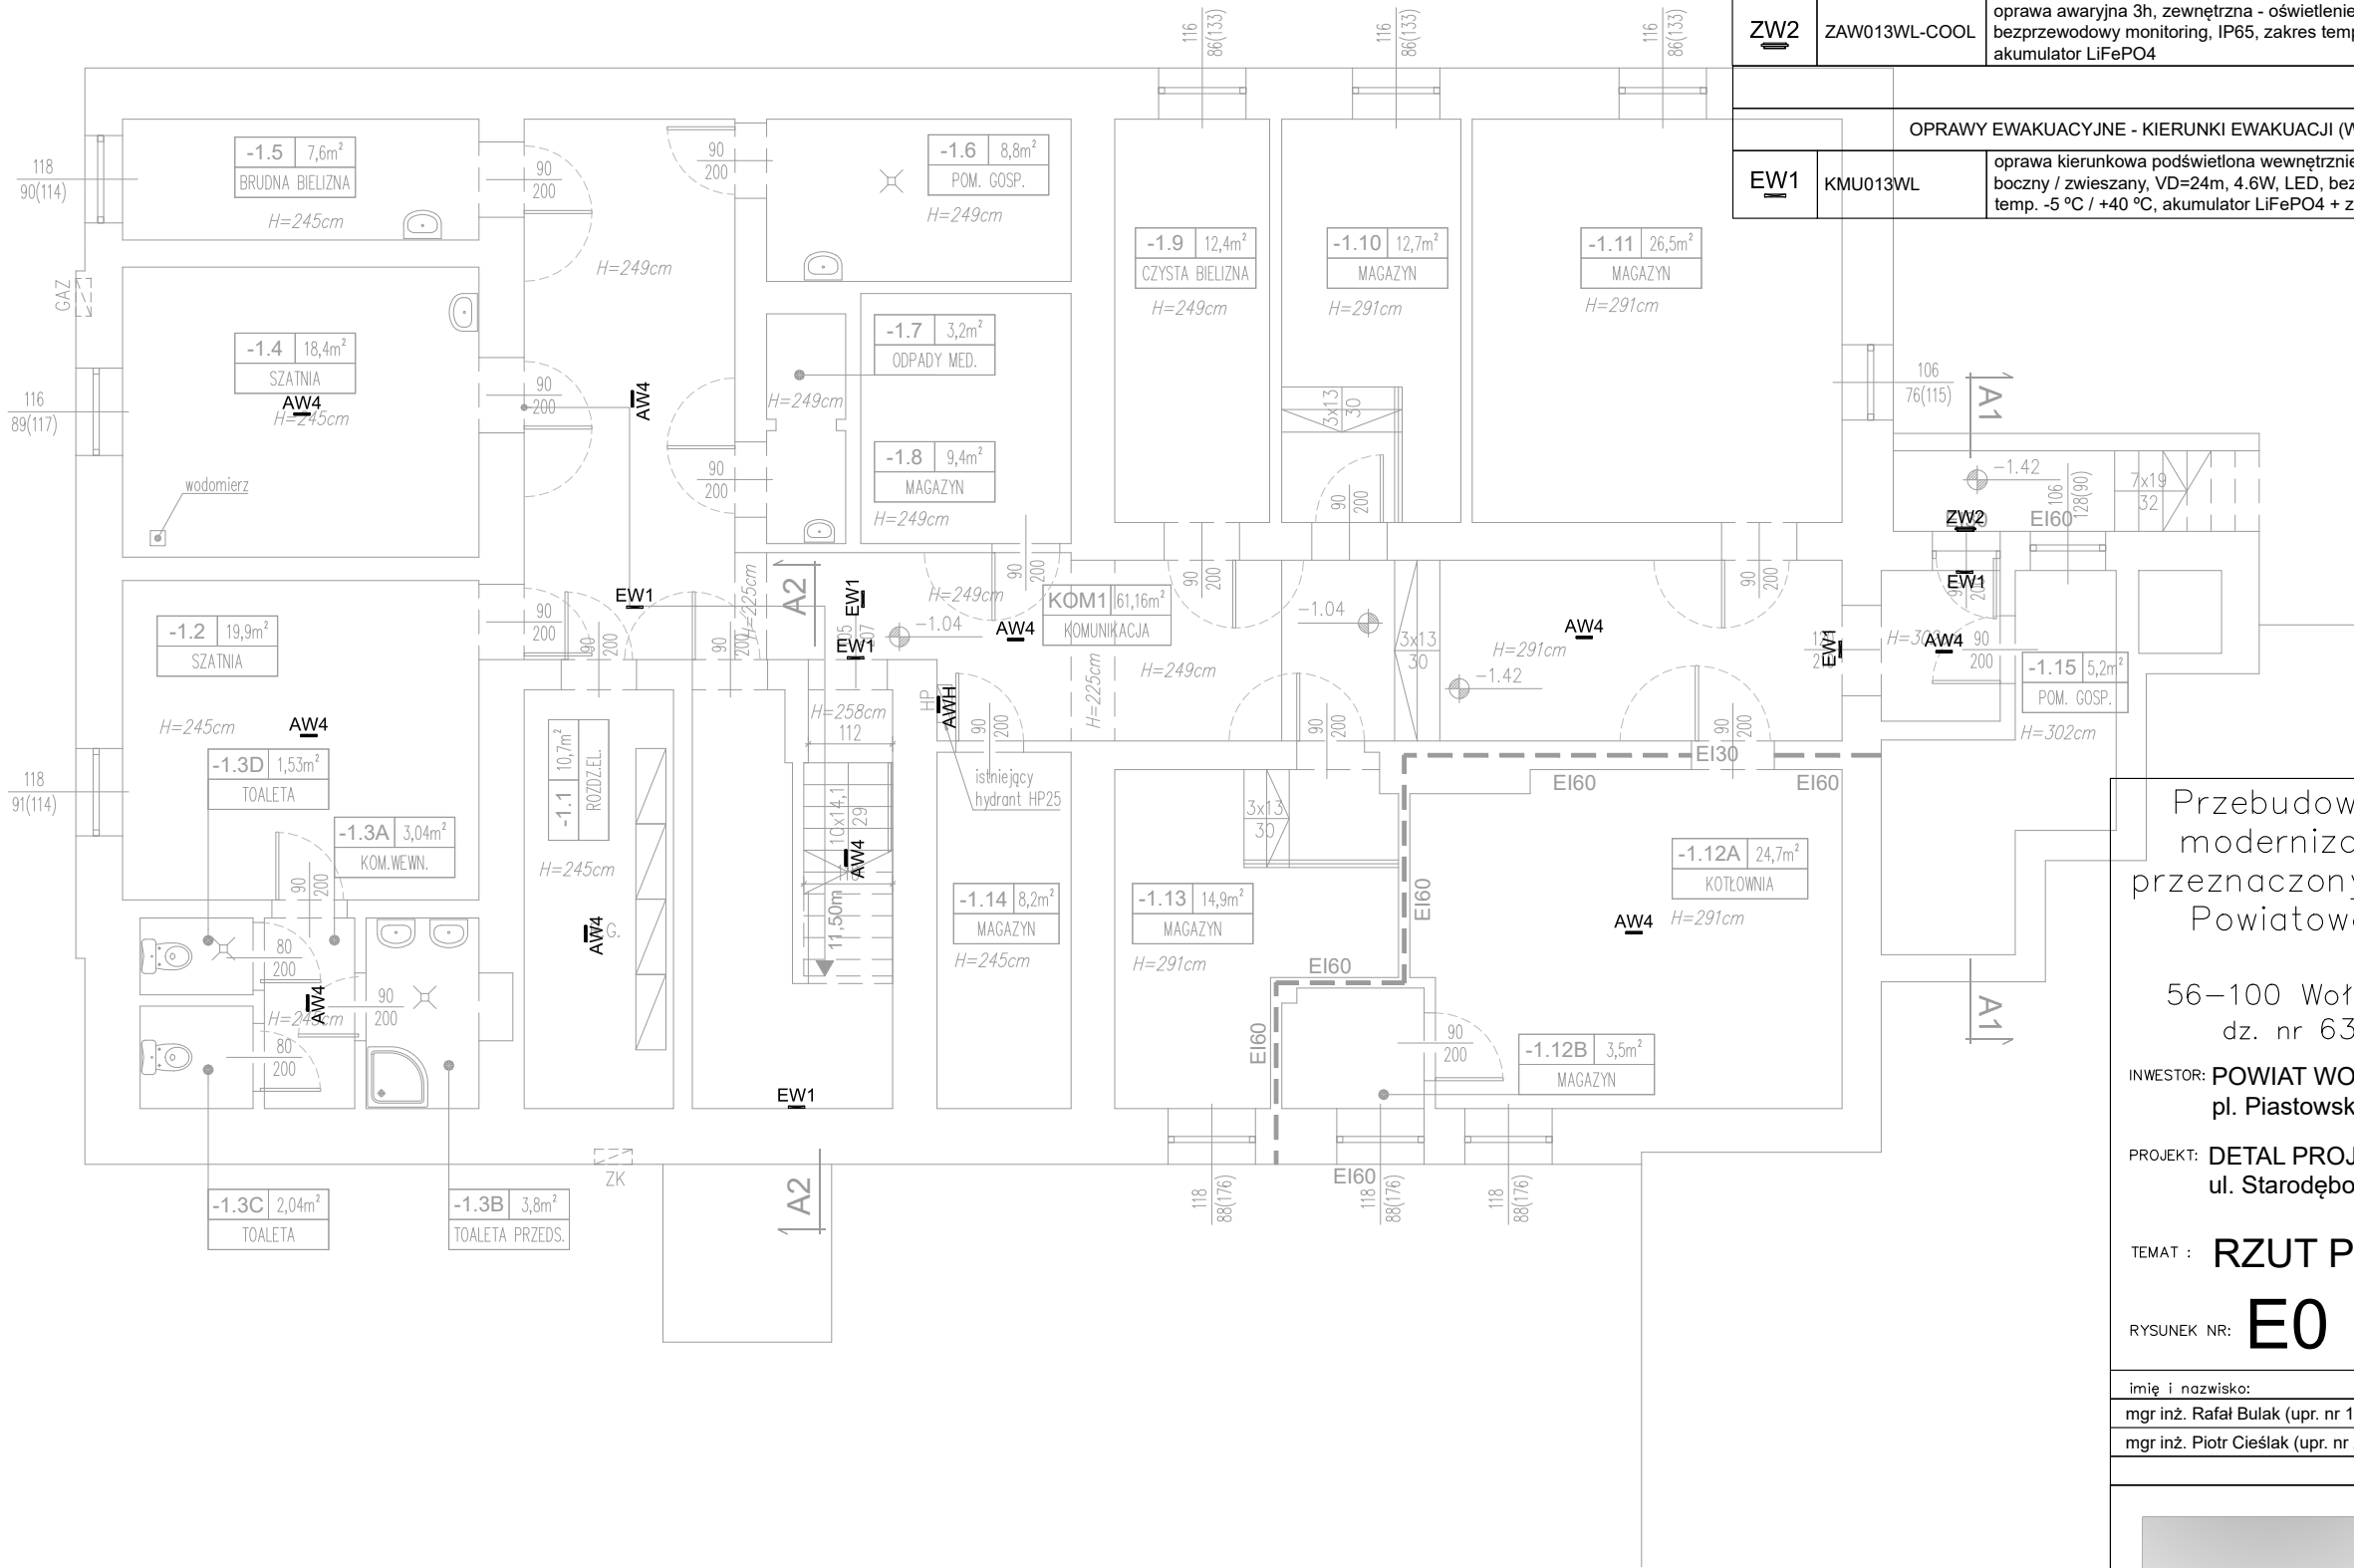


Przebudowa budynku ZPO w ramach modernizacji budynków powiatowych przeznaczonych na działalność medyczną Powiatowego Centrum Medycznego w Wołowie
56–100 Wołów, ul. Inwalidów Wojennych 26 dz. nr 63 i 61, AM–22 obręb Wołów

INWESTOR: POWIAT WOŁOWSKI
pl. Piastowski 2, 56-100 Wołów
PROJEKT: DETAL PROJEKTOWANIE I REALIZACJE Marta Pyrcz
ul. Starodębowa 77, 51-251 Wrocław

TEMAT : RZUT PIWNICY

RYSUNEK NR: E0 SKALA : 1:100 DATA : lipiec 2021r.

imię i nazwisko:	specjalność:	podpis:
mgr inż. Rafał Bulak (upr. nr 109/DOS/05)	projekt	
mgr inż. Piotr Cieślak (upr. nr 287/DOS/06)	sprawdzający	



PROJEKTOWANIE I REALIZACJE MARTA PYRCZ
ul. Starodębowa 77, 51–251 Wrocław
pyrcz@gmail.com tel.: 665446077 693430311