

# MAPA DO CELÓW PROJEKTOWYCH

skala 1:500

wykonawca prac geodezyjnych:

BIURO USŁUG GEODEZYJNYCH Halina Barwińska  
Janów 30, 49-330 Łosiów  
tel: 570 689 947, email: barwinska-bug@o2.pl

Województwo **opolskie**  
Gmina **160102\_2 Skarbimierz**  
Obręb **0156 Pępice**  
Działka **295, 644/1, 603/2**  
Mapa zasadnicza **6.142.15.15.3.3; 15.3.4**  
Ks.rob 57/2023  
Id.zgł. G.6640.1.1558.2023  
Układ współrzędnych 2000  
Poziom odniesienia PLEVRF2007NH

Niniejsza mapa nie może służyć do projektowania budynków w odległości mniejszej lub równej 4m lub innych obiektów budowlanych w odległości mniejszej lub równej 3m od granicy działki nr 295.

Obszar aktualizacji

Mapę opracowała Agnieszka Barwińska dnia 07.12.2023r.


**UWAGA**  
Nie wyklucza się istnienia w terenie innych nie wykazanych na niniejszej mapie urządzeń podziemnych, które nie zostały zinwentaryzowane, o których brak jest informacji w instytucjach branżowych lub nie dających się wykryć aparaturą wykrywającą.

Kierownik prac geodezyjnych:

GEODETA UPRAWNIONY  
Agnieszka Barwińska  
nr upr. 27944

Poświadczam, iż niniejszy dokument został opracowany w wyniku prac geodezyjnych i kartograficznych, których rezultaty zawiera operat techniczny pozytywnie zweryfikowany. Jednocześnie informuję, że jestem świadoma o odpowiedzialności karnej za złożenie fałszywego oświadczenia	
Identyfikator ewidencyjny operatu technicznego	P.1601.2023.1820
Organ służby geodezyjnej prowadzący zasób geodezyjny i kartograficzny	Starosta Brzeski
Wykonawca prac geodezyjnych	Biuro Usług Geodezyjnych Halina Barwińska
Nr oraz data sporządzenia dokumentu zawierającego pozytywny wynik weryfikacji	Protokół weryfikacji Nr 1 z dnia 08.12.2023r.
Imię i nazwisko oraz nr uprawnień zawodowych kierownika prac	

GEODETA UPRAWNIONY  
Agnieszka Barwińska  
nr upr. 27944

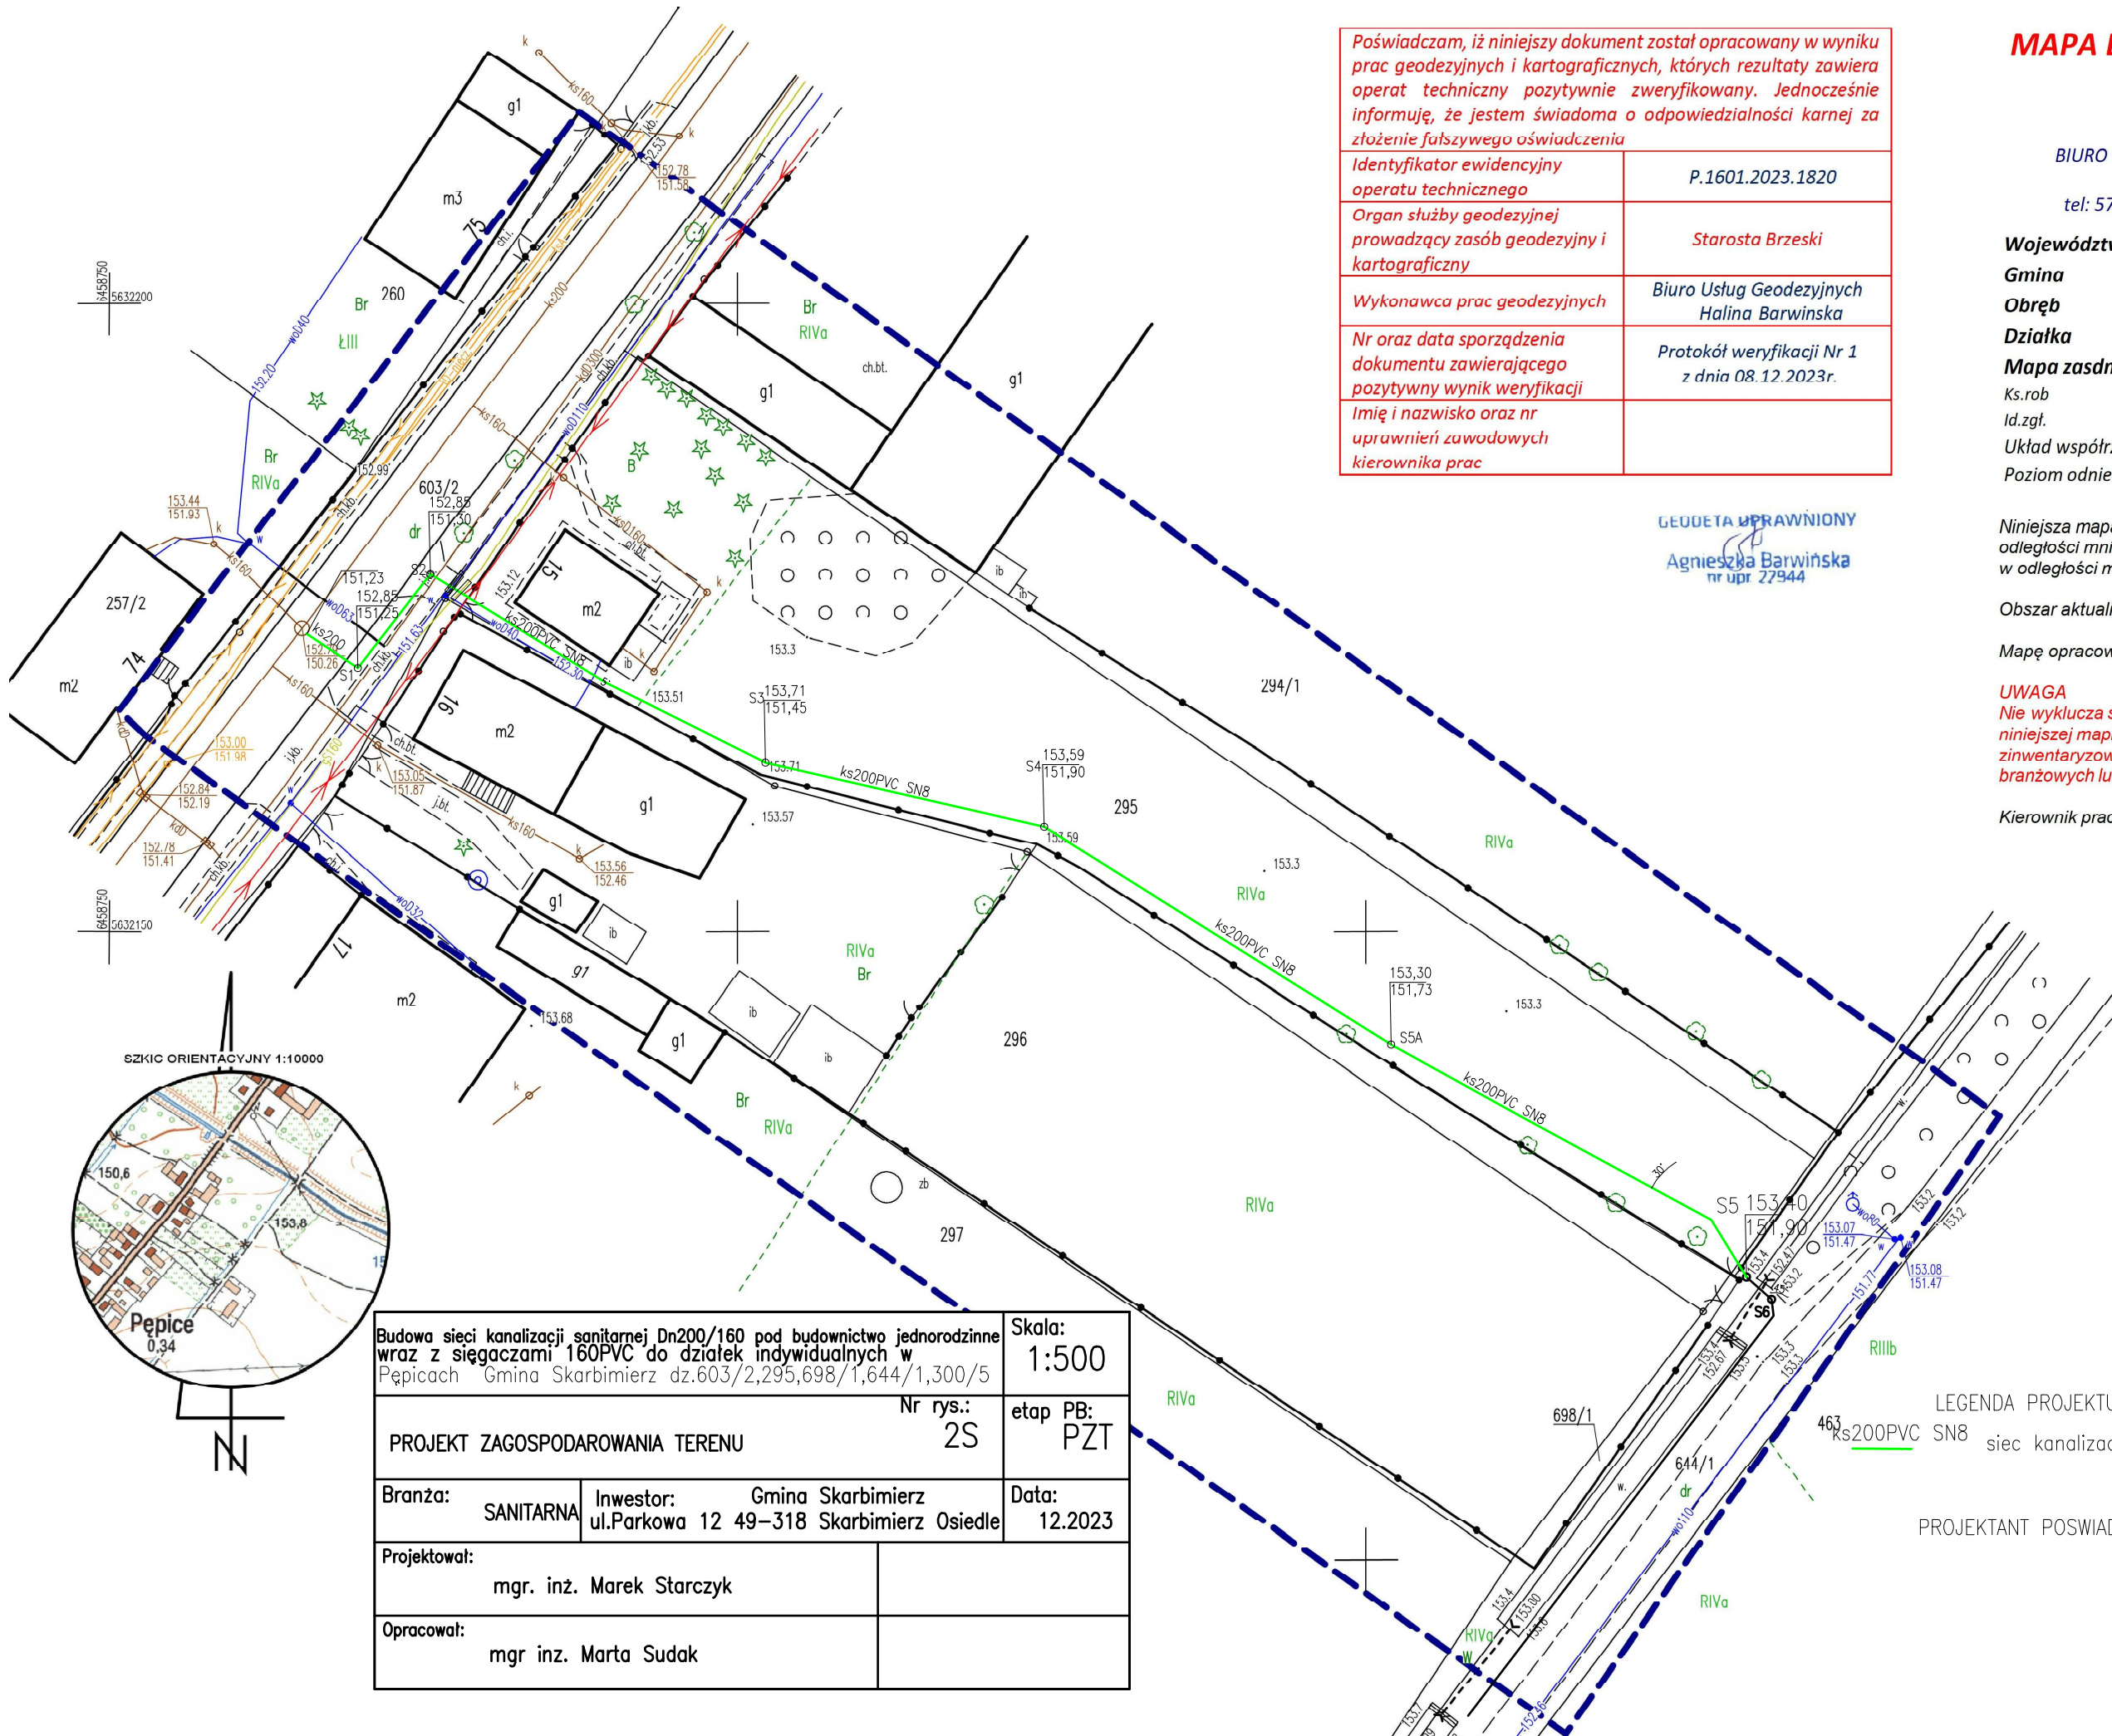

LEGENDA PROJEKTU KS:  
ks200PVC SN8 siec kanalizacji sanitarnej ks200PVC SN8  
PROJEKTANT POSWIADCZA ZGODNOŚĆ MAPY Z M.D.C.P.

Budowa sieci kanalizacji sanitarnej Dn200/160 pod budownictwo jednorodzinne wraz z sięgaczami 160PVC do działek indywidualnych w Pępicach Gmina Skarbimierz dz.603/2,295,698/1,644/1,300/5		Skala: 1:500
PROJEKT ZAGOSPODAROWANIA TERENU		Nr rys.: 2S etap PB: PZT
Branża: SANITARNA	Inwestor: Gmina Skarbimierz ul.Parkowa 12 49-318 Skarbimierz Osiedle	Data: 12.2023
Projektował: mgr. inż. Marek Starczyk		
Opracował: mgr inż. Marta Sudak		