


PARTER

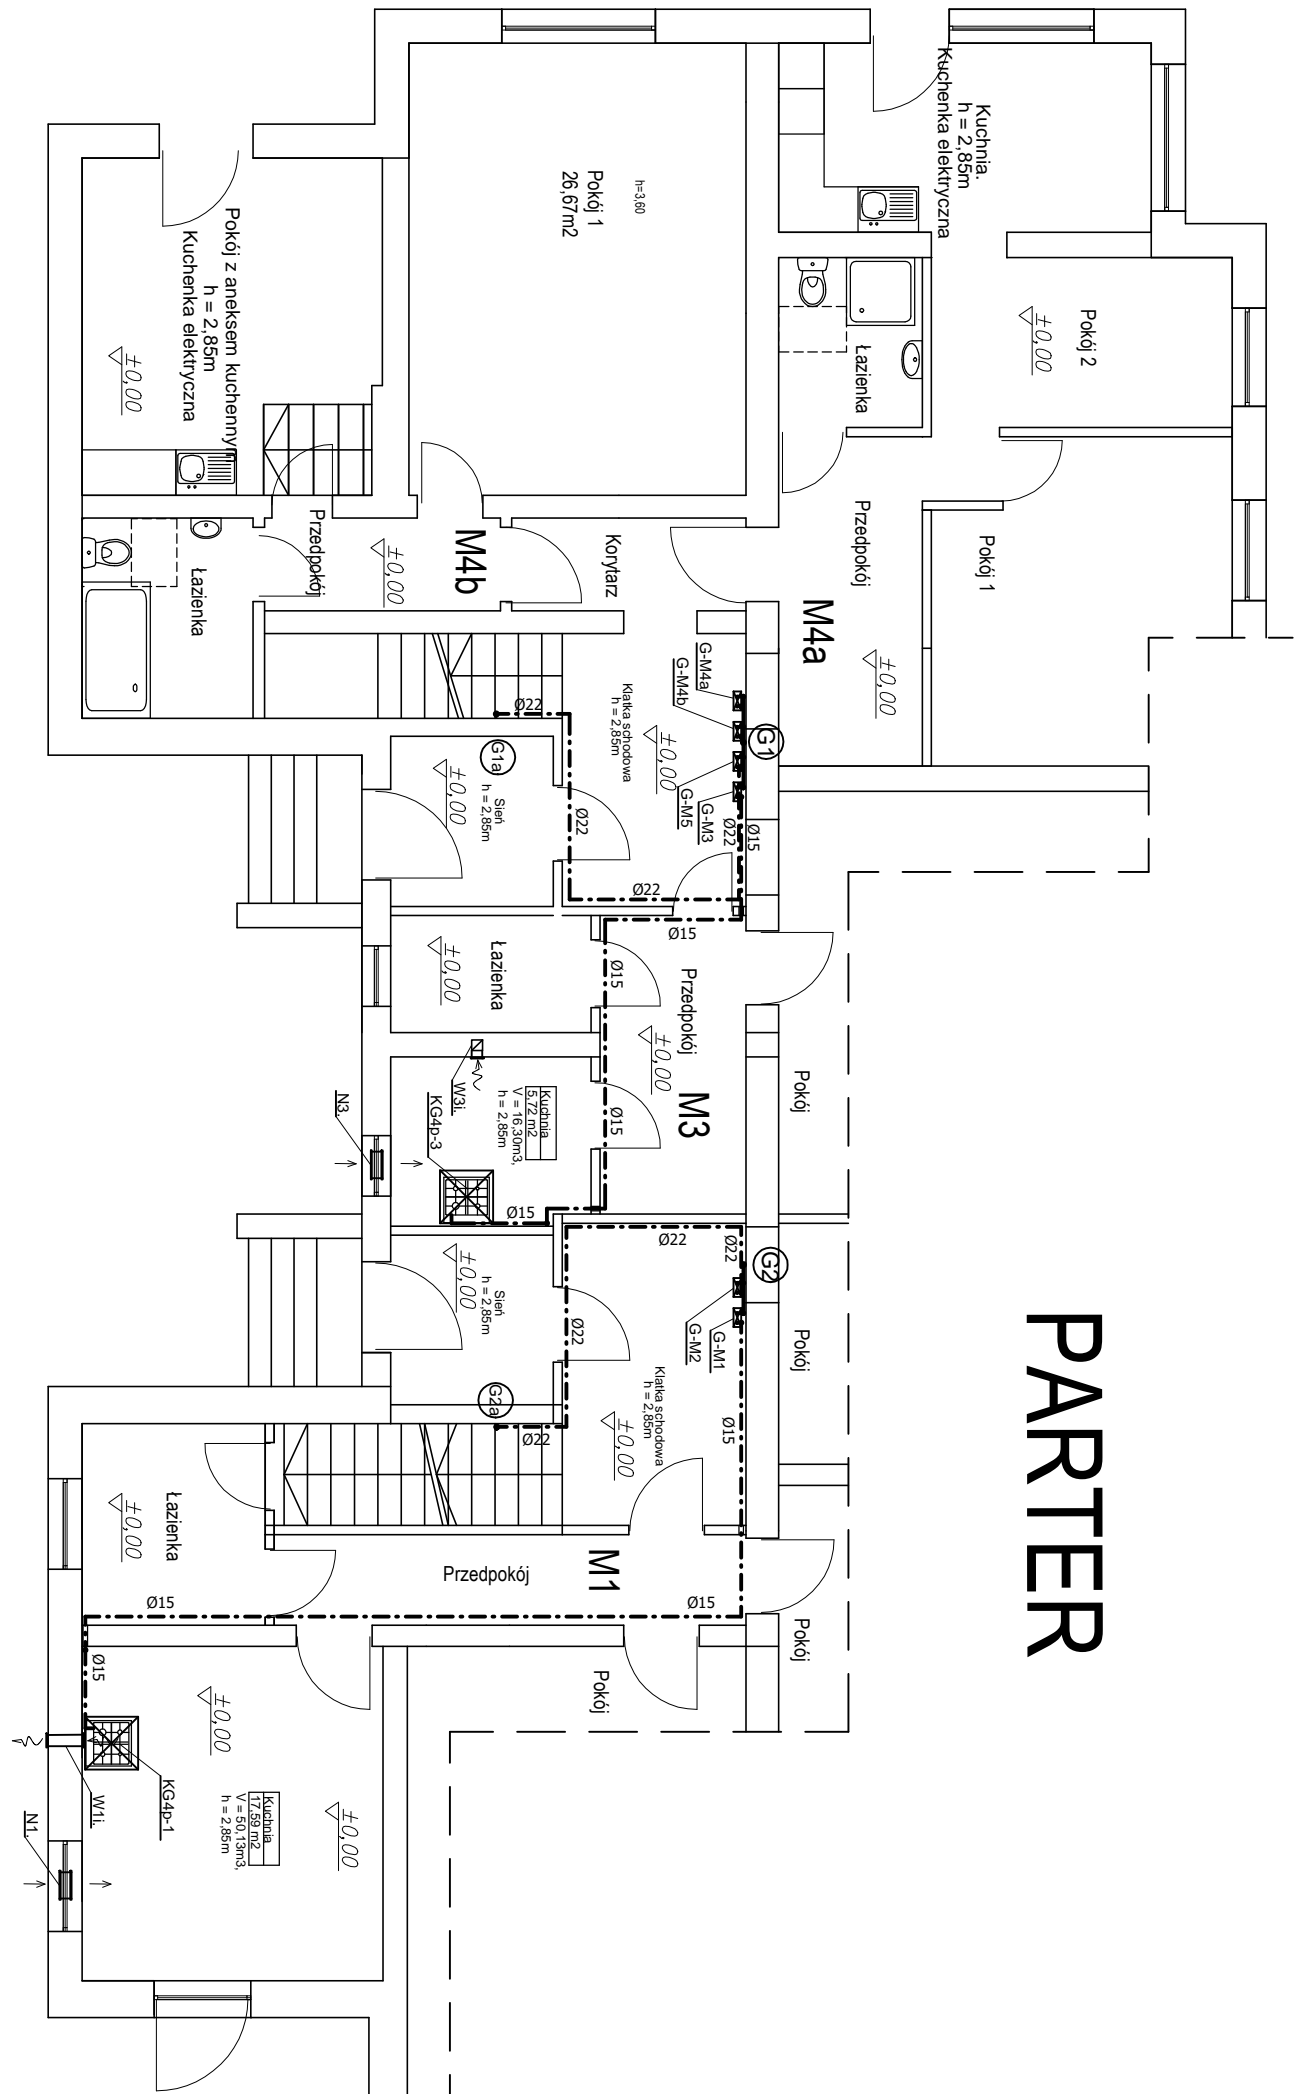

OZNACZENIA - PATRZ RYS. C-PAB-4.

Usługi Projektowe "Pnifus" Grzegorz Sułkowski ul. Brzostowski 20/6, 58-400 Kamienna Góra NIP 614-102-95-81 REGON 020796779	
PROJEKT ARCHITEKTONICZNO-BUDOWLANY	
Inwestycja	Przebudowa wewnętrznej instalacji gazowej w istniejącym budynku mieszkalnym. Budynek "C".
Inwestor	DOLNOŚLĄSKIE CENTRUM REHABILITACJI I ORTOPEDII sp. z o.o. UL. KORCZAKA 1, 58-400 KAMIENNA GÓRA
Adres inwestycji	ul. Korczaka 1C, 58-400 Kamienna Góra, dz. nr 10/5 obr. Kamienna Góra-8
Branża	INSTALACJE SANITARNE.
Projektował	inż. GRZEGORZ SUŁKOWSKI, zam. Kamienna Góra Upr. bud. do proj. bez ogr. w specjaln. inst. sanitarne Nr ewid. 591/01/DUW, Czynnik PIIB nr DOŚ/S/0069/02
	RYS. nr C-PAB-2. SKALA 1:100. Data 29.07.2022
Nazwa rysunku	RZUT PARTERU. INSTALACJA GAZOWA.