


# Rzut piwnicy - skala 1:50

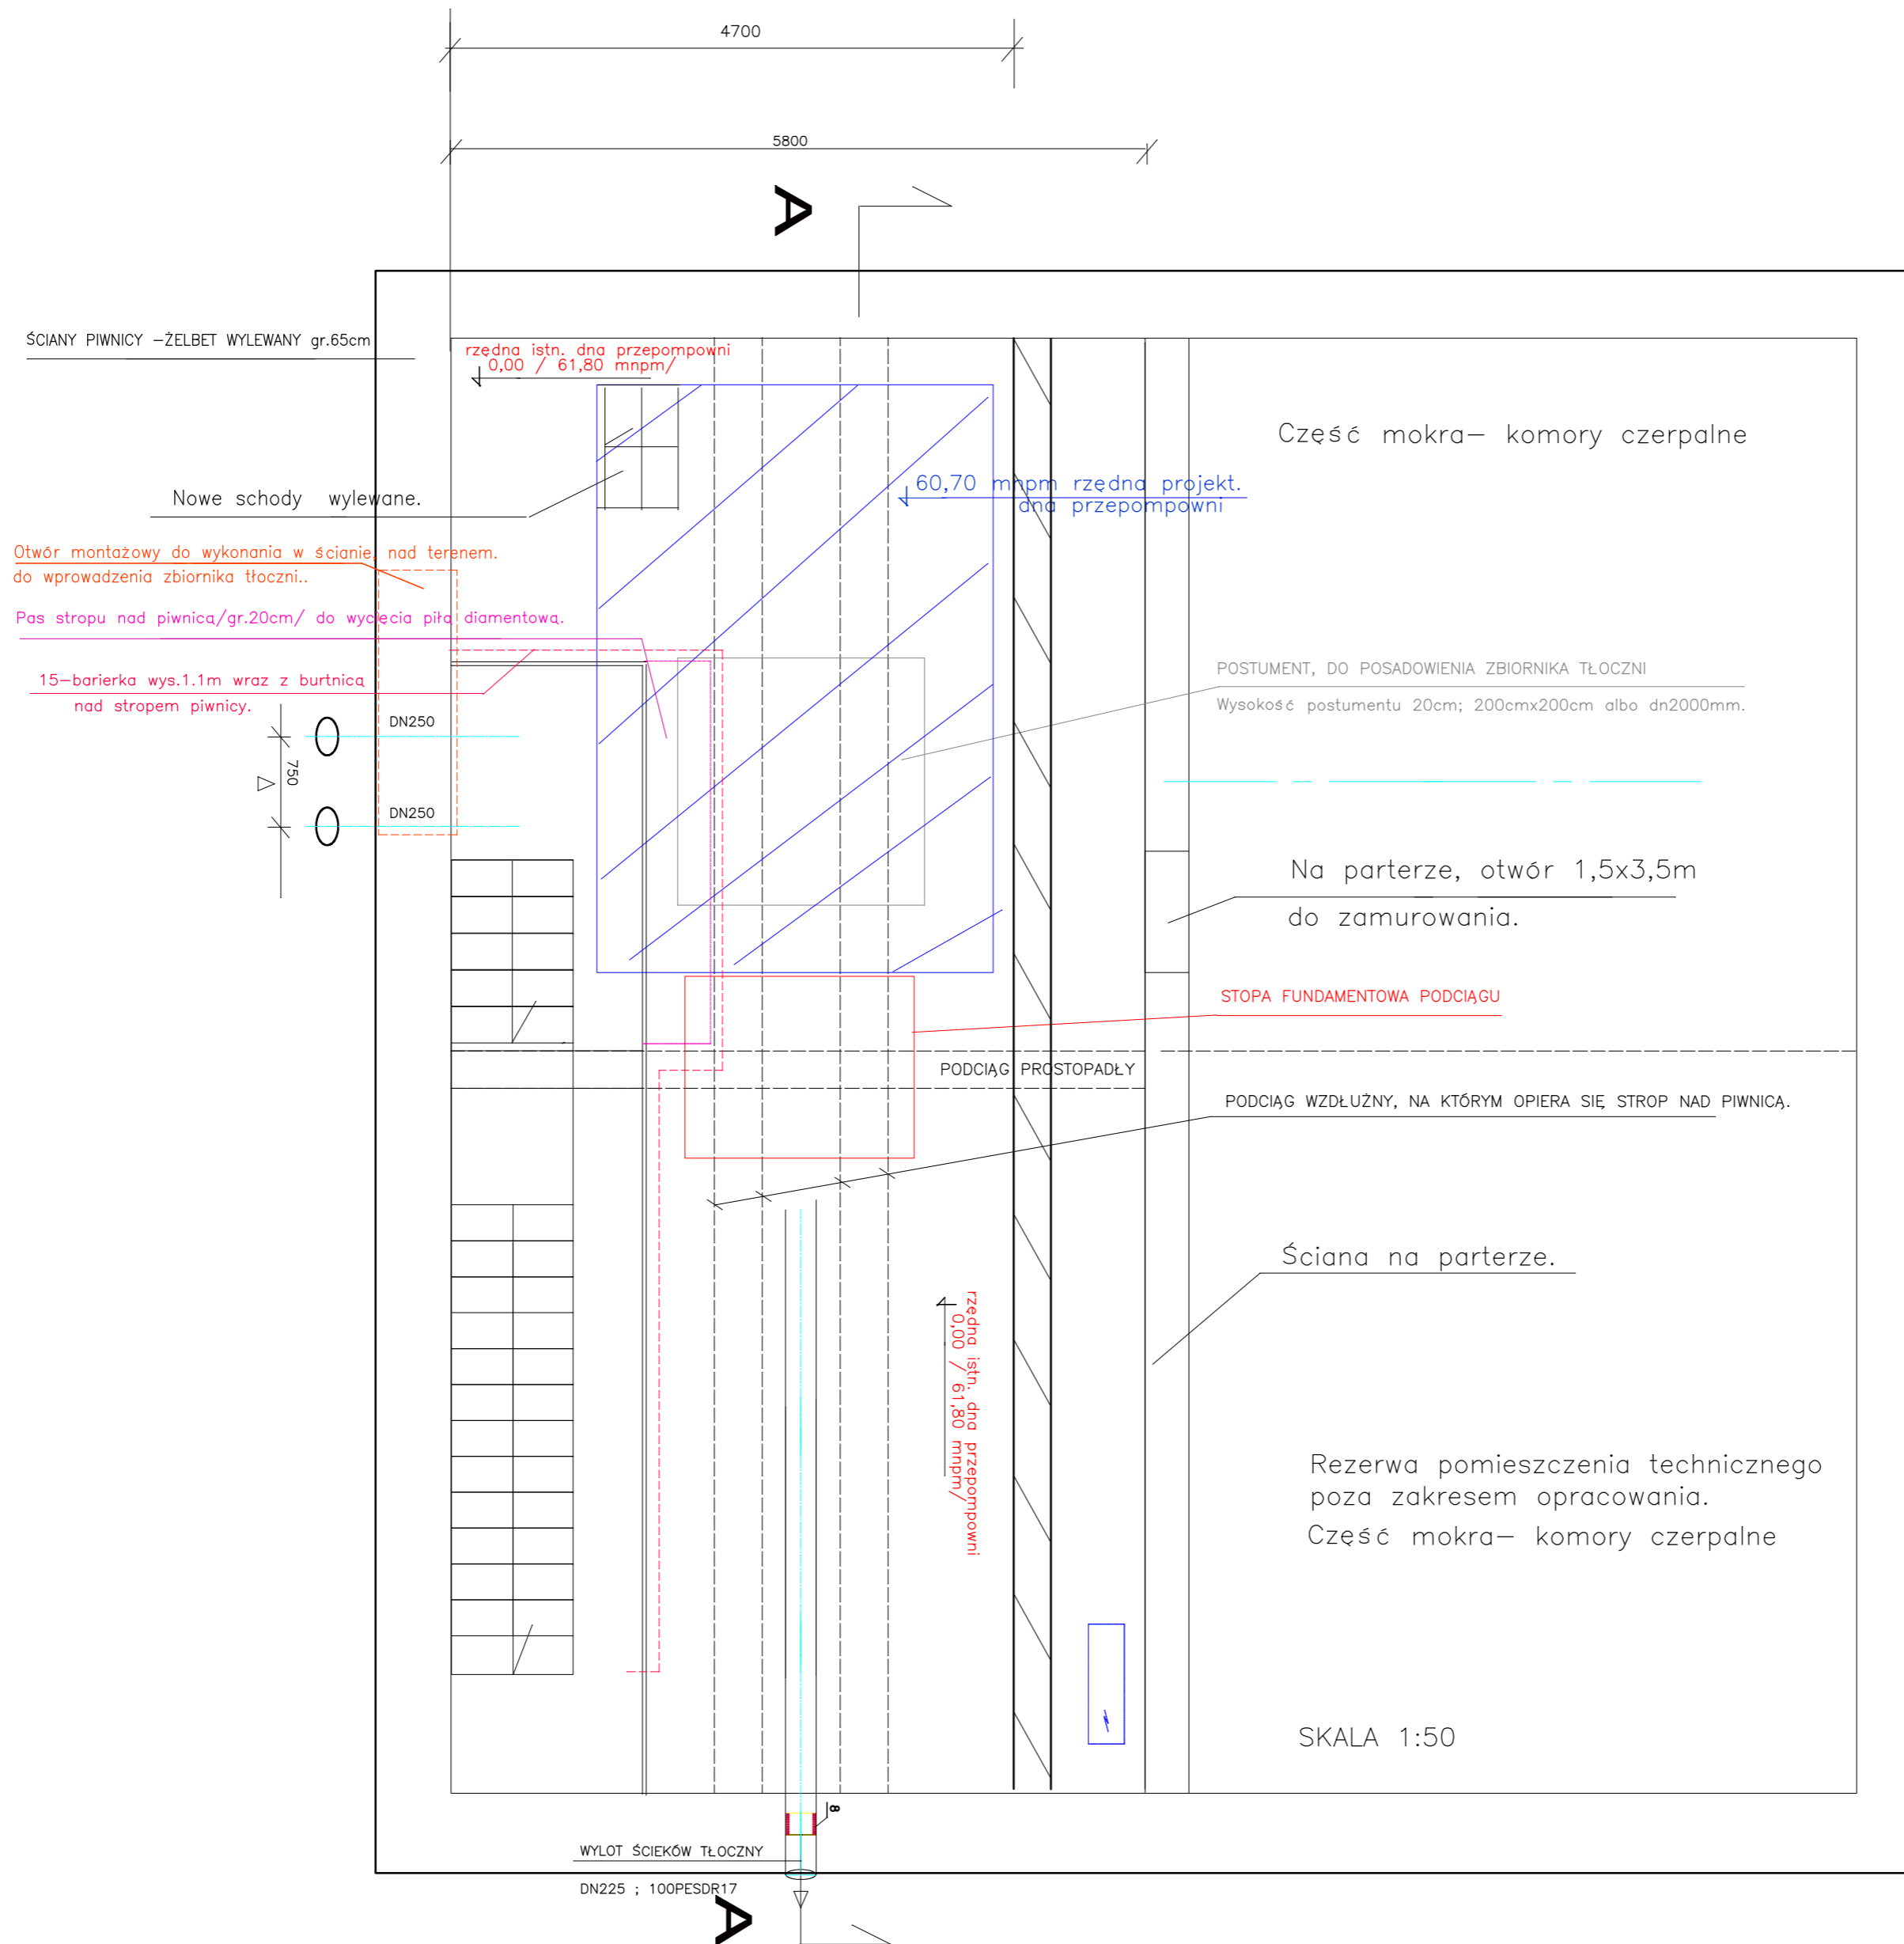

Wytyczne budowlane .

PRACOWNIA PROJEKTÓW INŻYNIERII ŚRODOWISKA  
SANEXIM Toruń Szosa Chełmińska 26

Obiekt: Przepompownia ścieków sanitarnych przy ul.Granicznej 20a.  
87-700 Aleksandrów Kujawski, dz.nr 1.31.-147/1.  
Zmiana technologii przepompowni ścieków sanitarnych.

Inwestor: Przedsiębiorstwo Gospodarki Komunalnej i Wodociągowej Sp z o.o.  
87-700 Aleksandrów Kujawski ul.Kościelna 14.

Projektant sieci i instal. sanitarnych	mgr inż. Adam Gowiński UAN-IV/8346/80/TO/88	
---	--	--

2019.09.20	SKALA 1:50	RYS. NR 3.
------------	------------	------------