

STADNA TELETECHNICZNA SKI 605x600
 KANALIZACJA TELETECHNICZNA 1x10(2x40)

LEGENDA ISTN. SIECI:
 - STNIEJACE SIECI ELEKTRYCZNE KABLOWE
 - STNIEJACE SIECI WODOCIAG
 - STNIEJACA LINA TELEFONICZNA
 - STNIEJACA KANALIZACJA DESZCZOZNA
 - STNIEJACA KANALIZACJA SANITARNA
 - STNIEJACE GAZOWE
 - STNIEJACE OCEPODNE

TYTUŁ RYSUNKU:
 PROJEKT ZAGOSPODAROWANIA

TEMAT:
 MIĘSKA KANALIZACJA TELETECHNICZNA
 TYCHY, UL. DŃOWSKIEGO

PROJEKTANT:
 dr inż. Artur Cywiński
 NR UPRAW.
 SLK/8141/PMBT/18

DATA: 05/21
 SKALA: 1:500
 Rys. 1

Posiadaacz nie zgodził się na wydanie materiału zarchiwizowanego
 z siedzibą w Warszawie, ul. Chałubińskiego 10, 00-900 Warszawa


Organ prowadzący politykę zaopiniowaną przez Prezidenta Miasta Tychy
 geodezyjny i inżynierski

Nazwa materiału zarchiwizowanego
 Nazwa materiału ewidencyjnego

Data wykonania kopii
 Inicjały, nazwisko i podpis osoby reprezentującej organ

2021.04.29

P.2477.2002.1

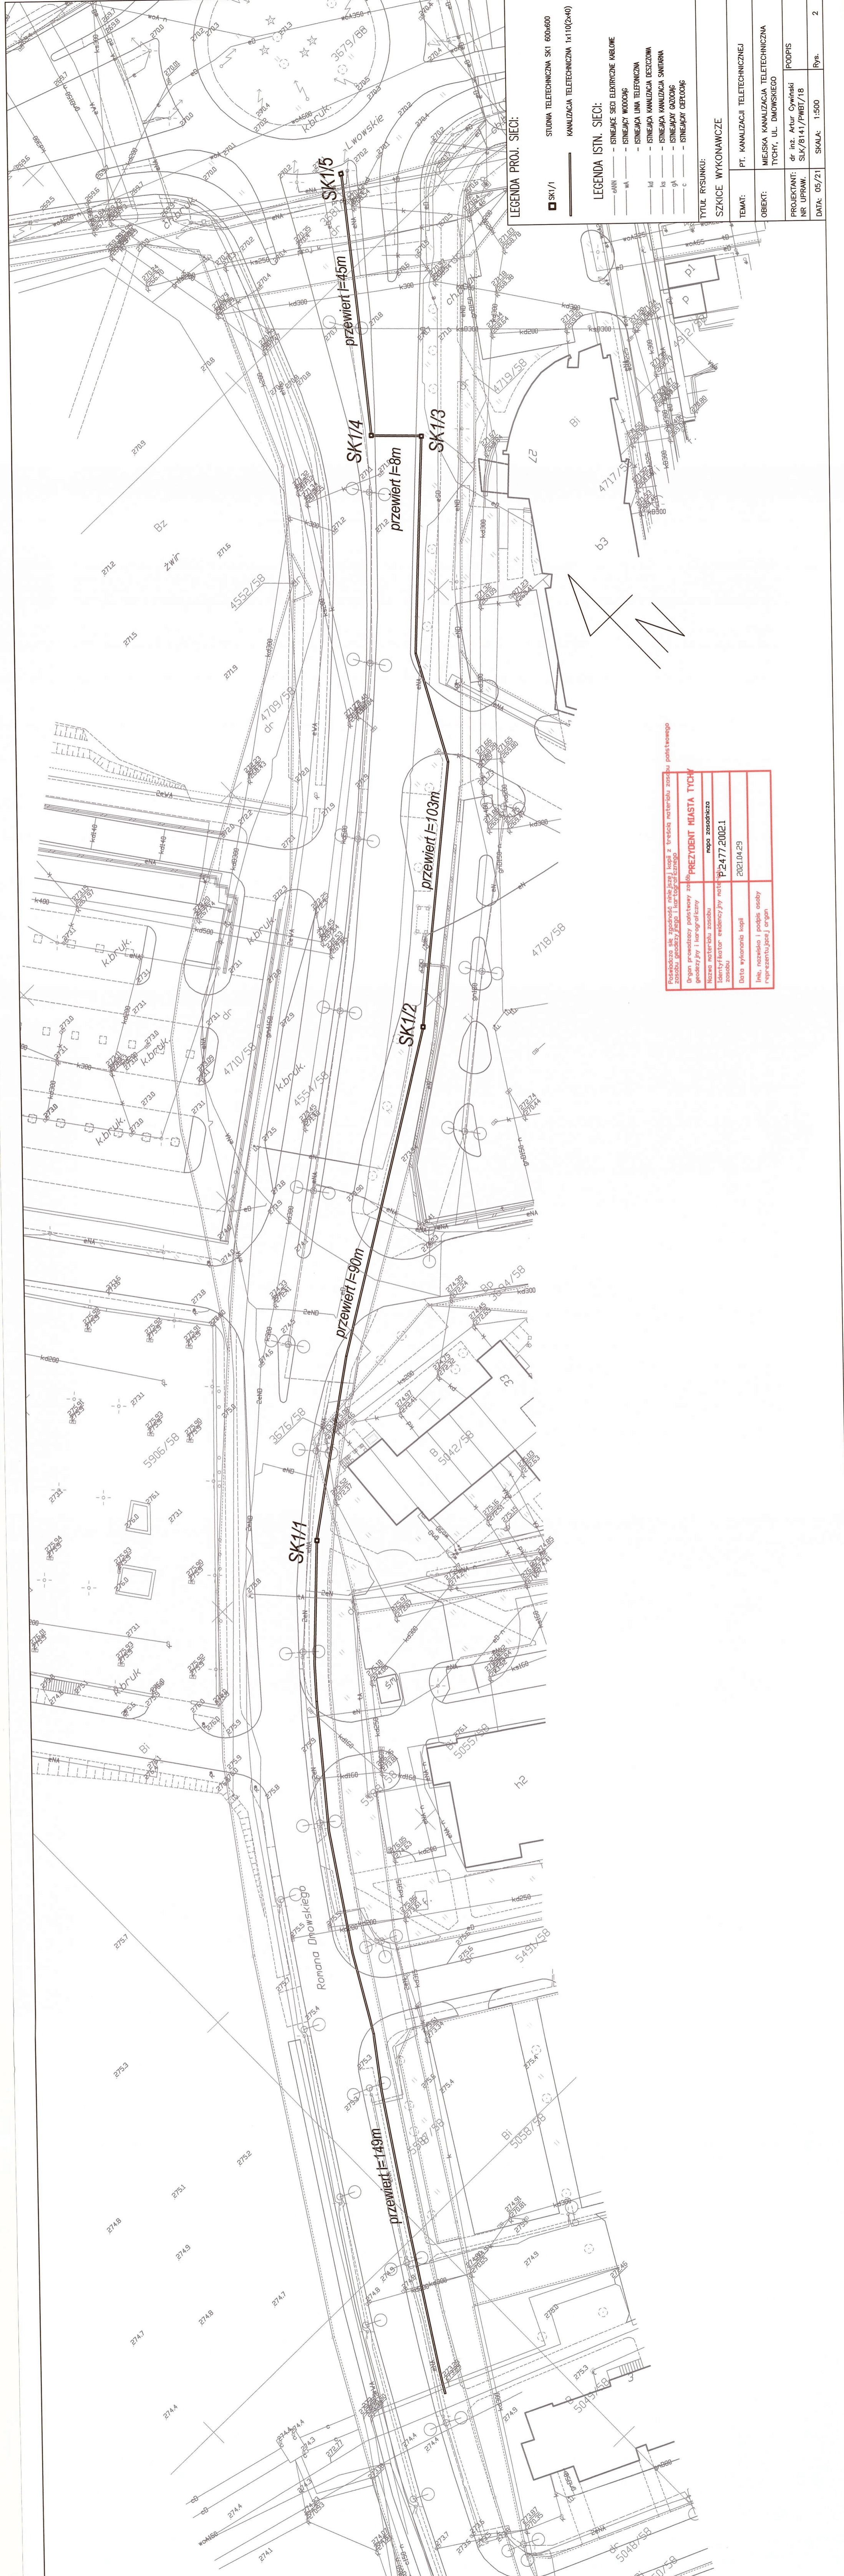

LEGENDA PROJ. SIECI:

- SK1/1 STUJNA TELETECHNICZNA SKI 600x600
- KANALIZACJA TELETECHNICZNA 1x10(2x40)

LEGENDA ISTN. SIECI:

- ENH - IZOLACJA SIECI ELEKTRYCZNE KABLOWE
- WA - IZOLACJA WODNOGAZ
- IS - IZOLACJA LINA TELEFONICZNA
- KS - IZOLACJA KANALIZACJA DESzczOWA
- KS - IZOLACJA KANALIZACJA SMITROWA
- GA - IZOLACJA GAZOWA
- C - IZOLACJA GEBELOWA

TYTUL RYSUNKU:

SZKICE WYKONAWCZE

TEMAT:	PT. KANALIZACJI TELETECHNICZNEJ
OBIEKT:	MIEJSKA KANALIZACJA TELETECHNICZNA TYCHY, UL. DmOWSKIEGO
PROJEKTANT:	dr inż. Artur Cywinski
NR UPRAW:	SLK/2141/PWB1/18
DATA:	05/21
SKALA:	1:500
	Ryb.
	2

Posiadaczka się zgodziła, nie jest kopią z treści materiału zarchiwizowanego	
Organ prowadzący politykę z obszarów: PREZYDENT MIASTA TYCHY	napo zasada
godziny i tygodniowy: P-2477.2002.1	2021.04.29
Nazwa materiału zarchiwizowanego: P-2477.2002.1	
Identyfikator ewidencyjny: P-2477.2002.1	
Data wykonania kopii: 2021.04.29	
Imię, nazwisko i podpis osoby reprezentującej organ: P-2477.2002.1	