



KOTKOWNIA

INWENTARYZACJA BUDYNKÓW NR 1 I NR 2 AKADEMII MORSKIEJ W SZCZECINIE, PRZY UL. KOMANDORSKIEJ 5 W ŚWINOUJŚCIE		SKALA: 1:100
ADRES:	ul. Komandorska 5, 72-600 ŚWINOUJŚCIE	DATA: lipiec 2017
INWESTOR:	AKADEMIA MORSKA 70-500 SZCZECIN, ul. Waly Chrobrego 1-2	RYSUJEK: A2
NAZWA RYSUNKU:	Budynek nr 1 rzut piwnicy	
OPRACOWAŁ:	mgr inż. arch. Paweł Kolbierz	



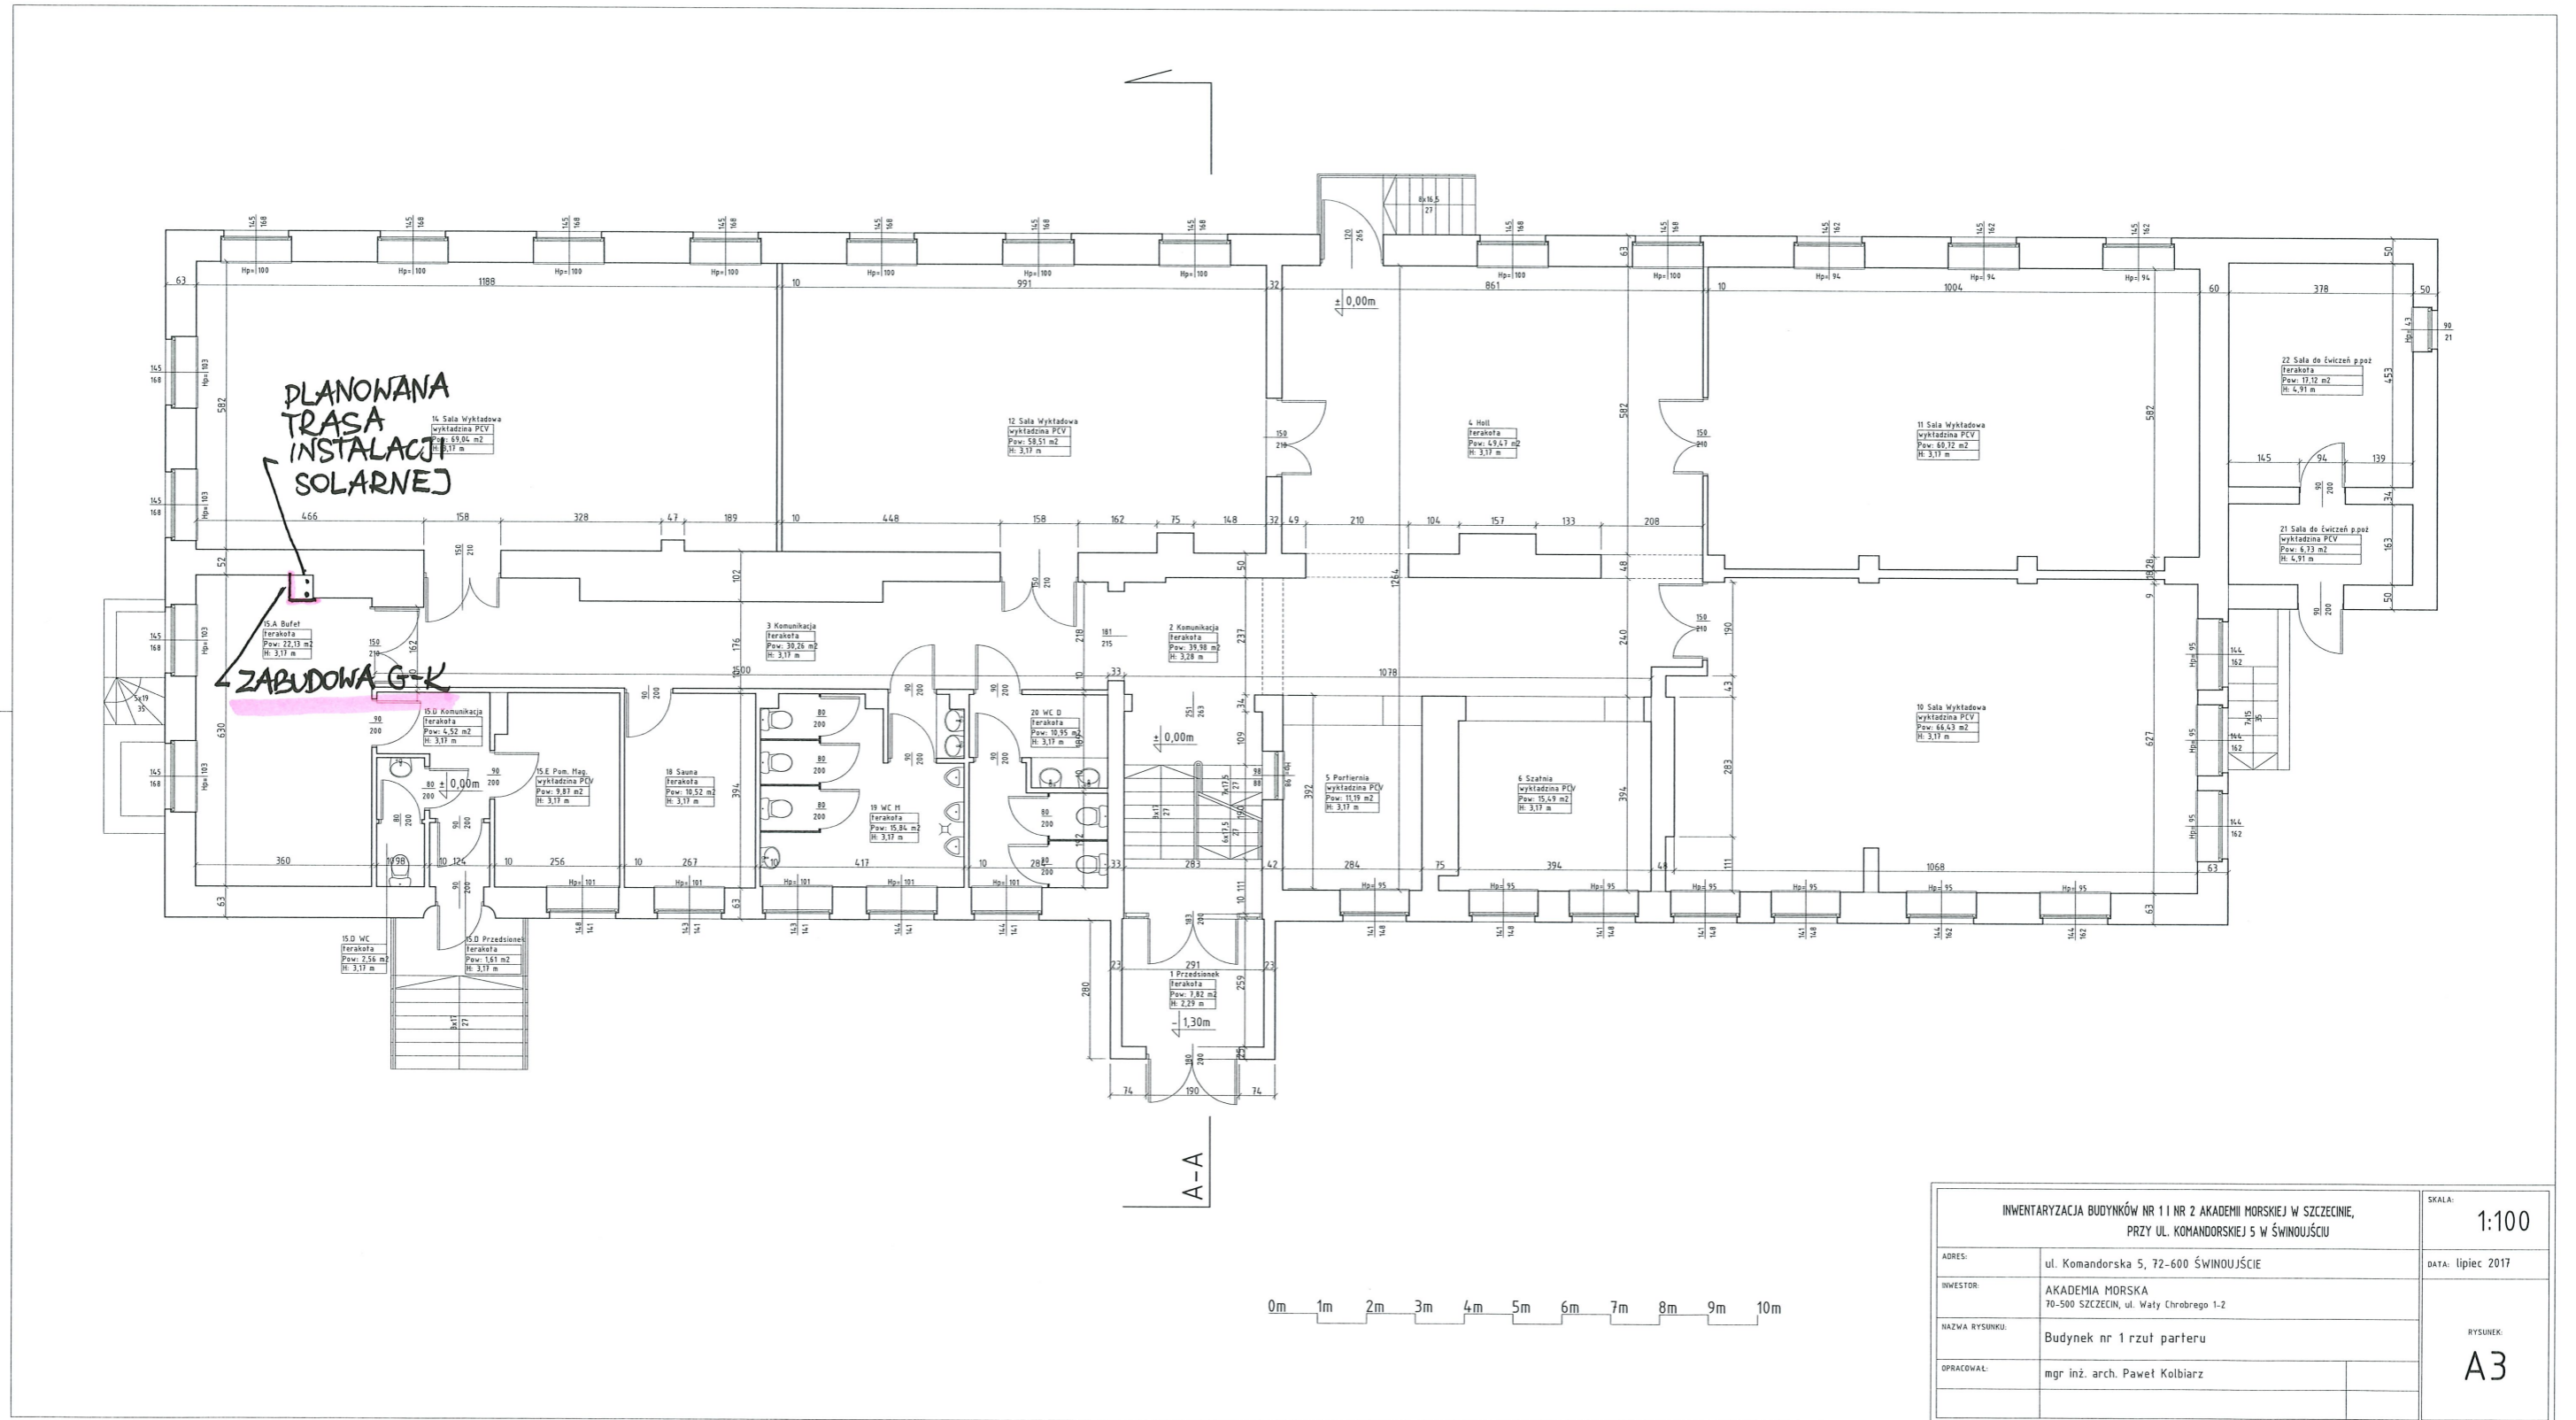


INWENTARYZACJA BUDYNKÓW NR 1 I NR 2 AKADEMII MORSKIEJ W SZCZECINIE, PRZY UL. KOMANDORSKIEJ 5 W ŚWINOUJŚCIE		SKALA: 1:100
ADRES:	ul. Komandorska 5, 72-600 ŚWINOUJŚCIE	DATA: lipiec 2017
INWESTOR:	AKADEMIA MORSKA 70-500 SZCZECIN, ul. Waly Chrobrego 1-2	RYSUNEK: A3
NAZWA RYSUNKU:	Budynek nr 1 rzut parteru	
OPRACOWAŁ:	mgr inż. arch. Paweł Kolbiarz	

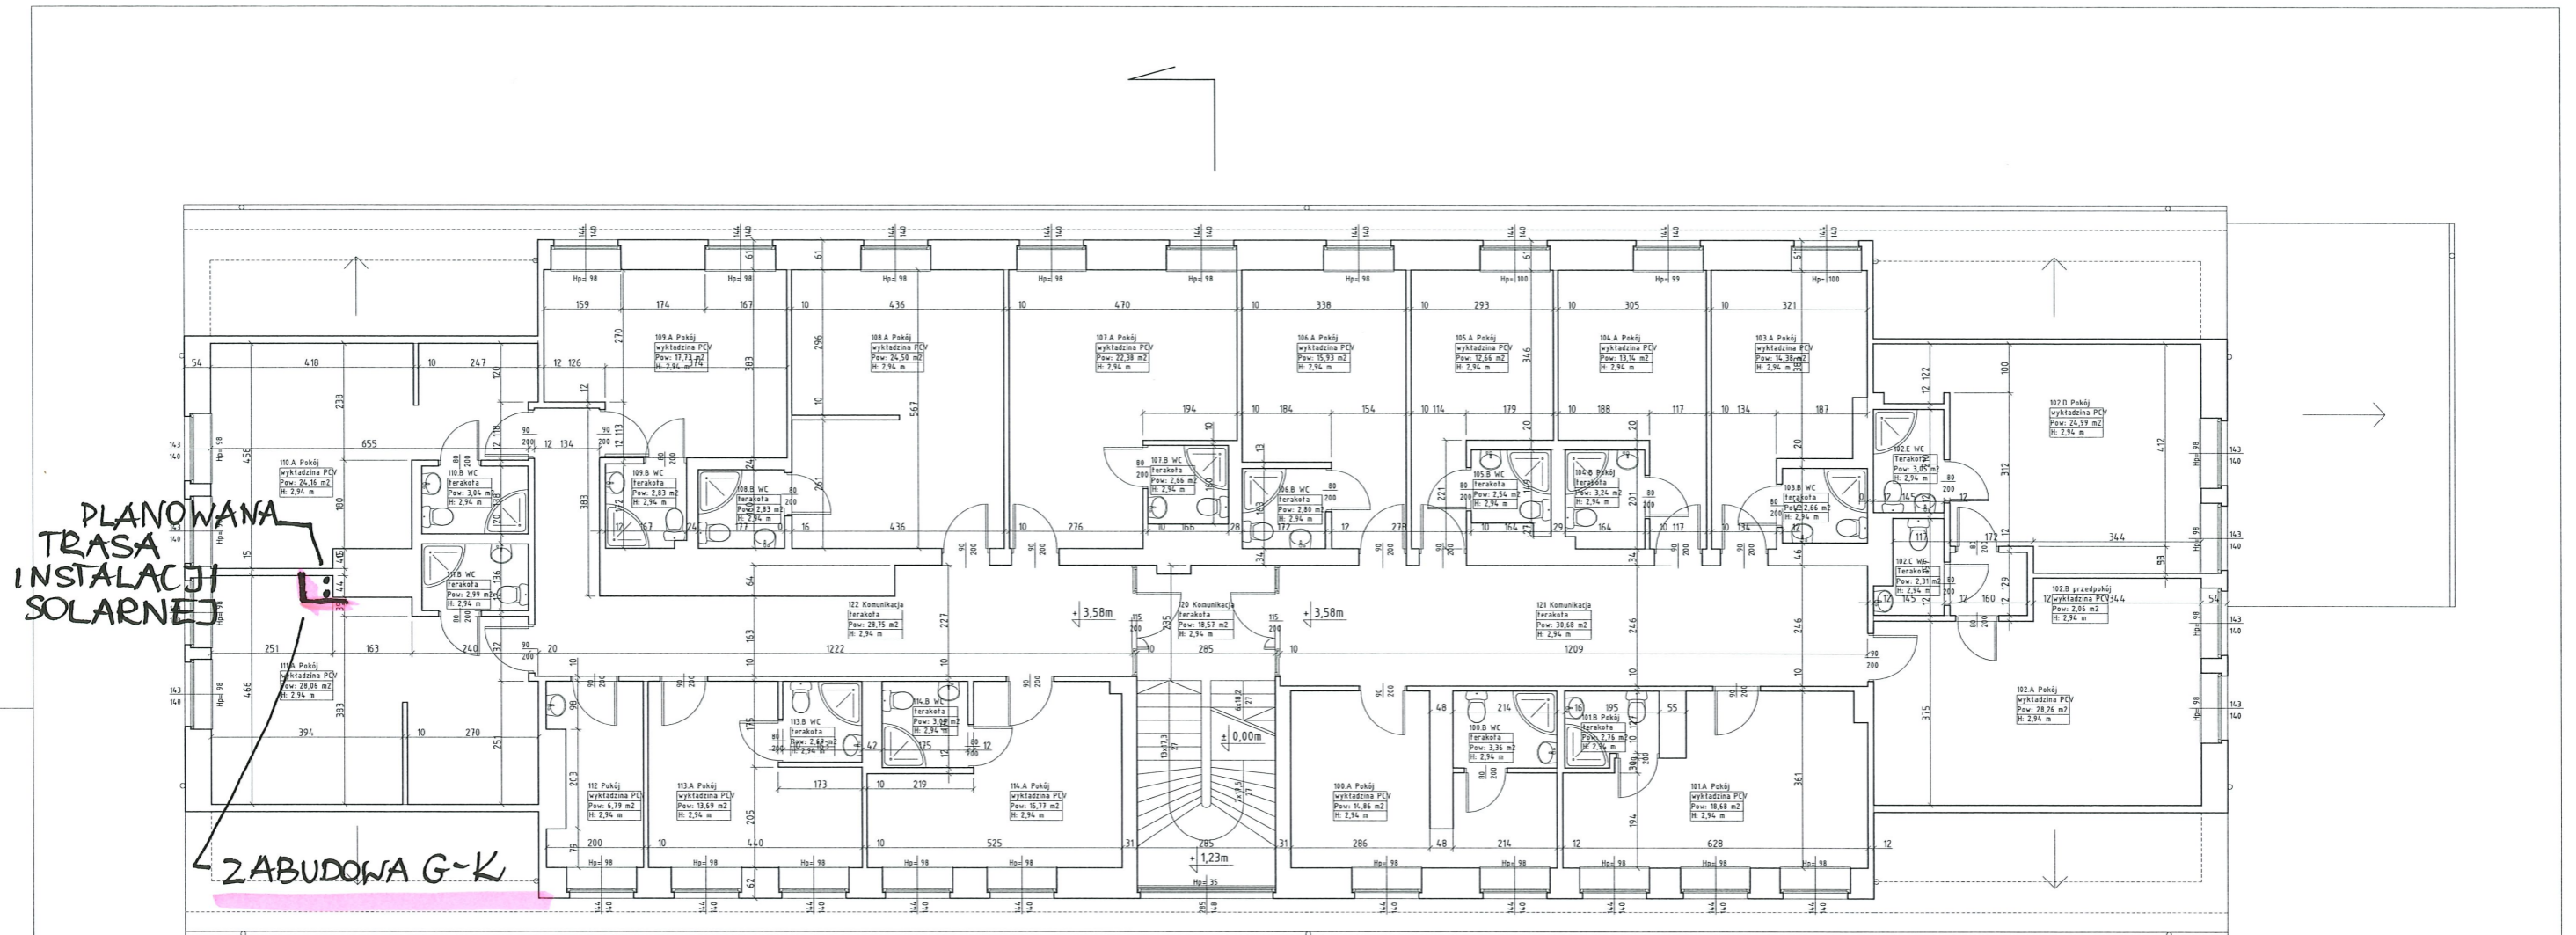

PLANOWANA
TRASA
INSTALACJI
SOLARNEJ


ZABUDOWA G-K

 A-A



INWENTARYZACJA BUDYNKÓW NR 1 I NR 2 AKADEMII MORSKIEJ W SZCZECINIE, PRZY UL. KOMANDORSKIEJ 5 W ŚWINOUJŚCIU		SKALA: 1:100
ADRES:	ul. Komandorska 5, 72-600 ŚWINOUJŚCIE	DATA: lipiec 2017
INWESTOR:	AKADEMIA MORSKA 70-500 SZCZECIN, ul. Waly Chrobrego 1-2	RYSUJEK: A4
NAZWA RYSUNKU:	Budynek nr 1 rzut piętra	
OPRACOWAŁ:	mgr inż. arch. Paweł Kolbiarz	

SCHEMAT TECHNOLOGICZNY KOTŁOWNI

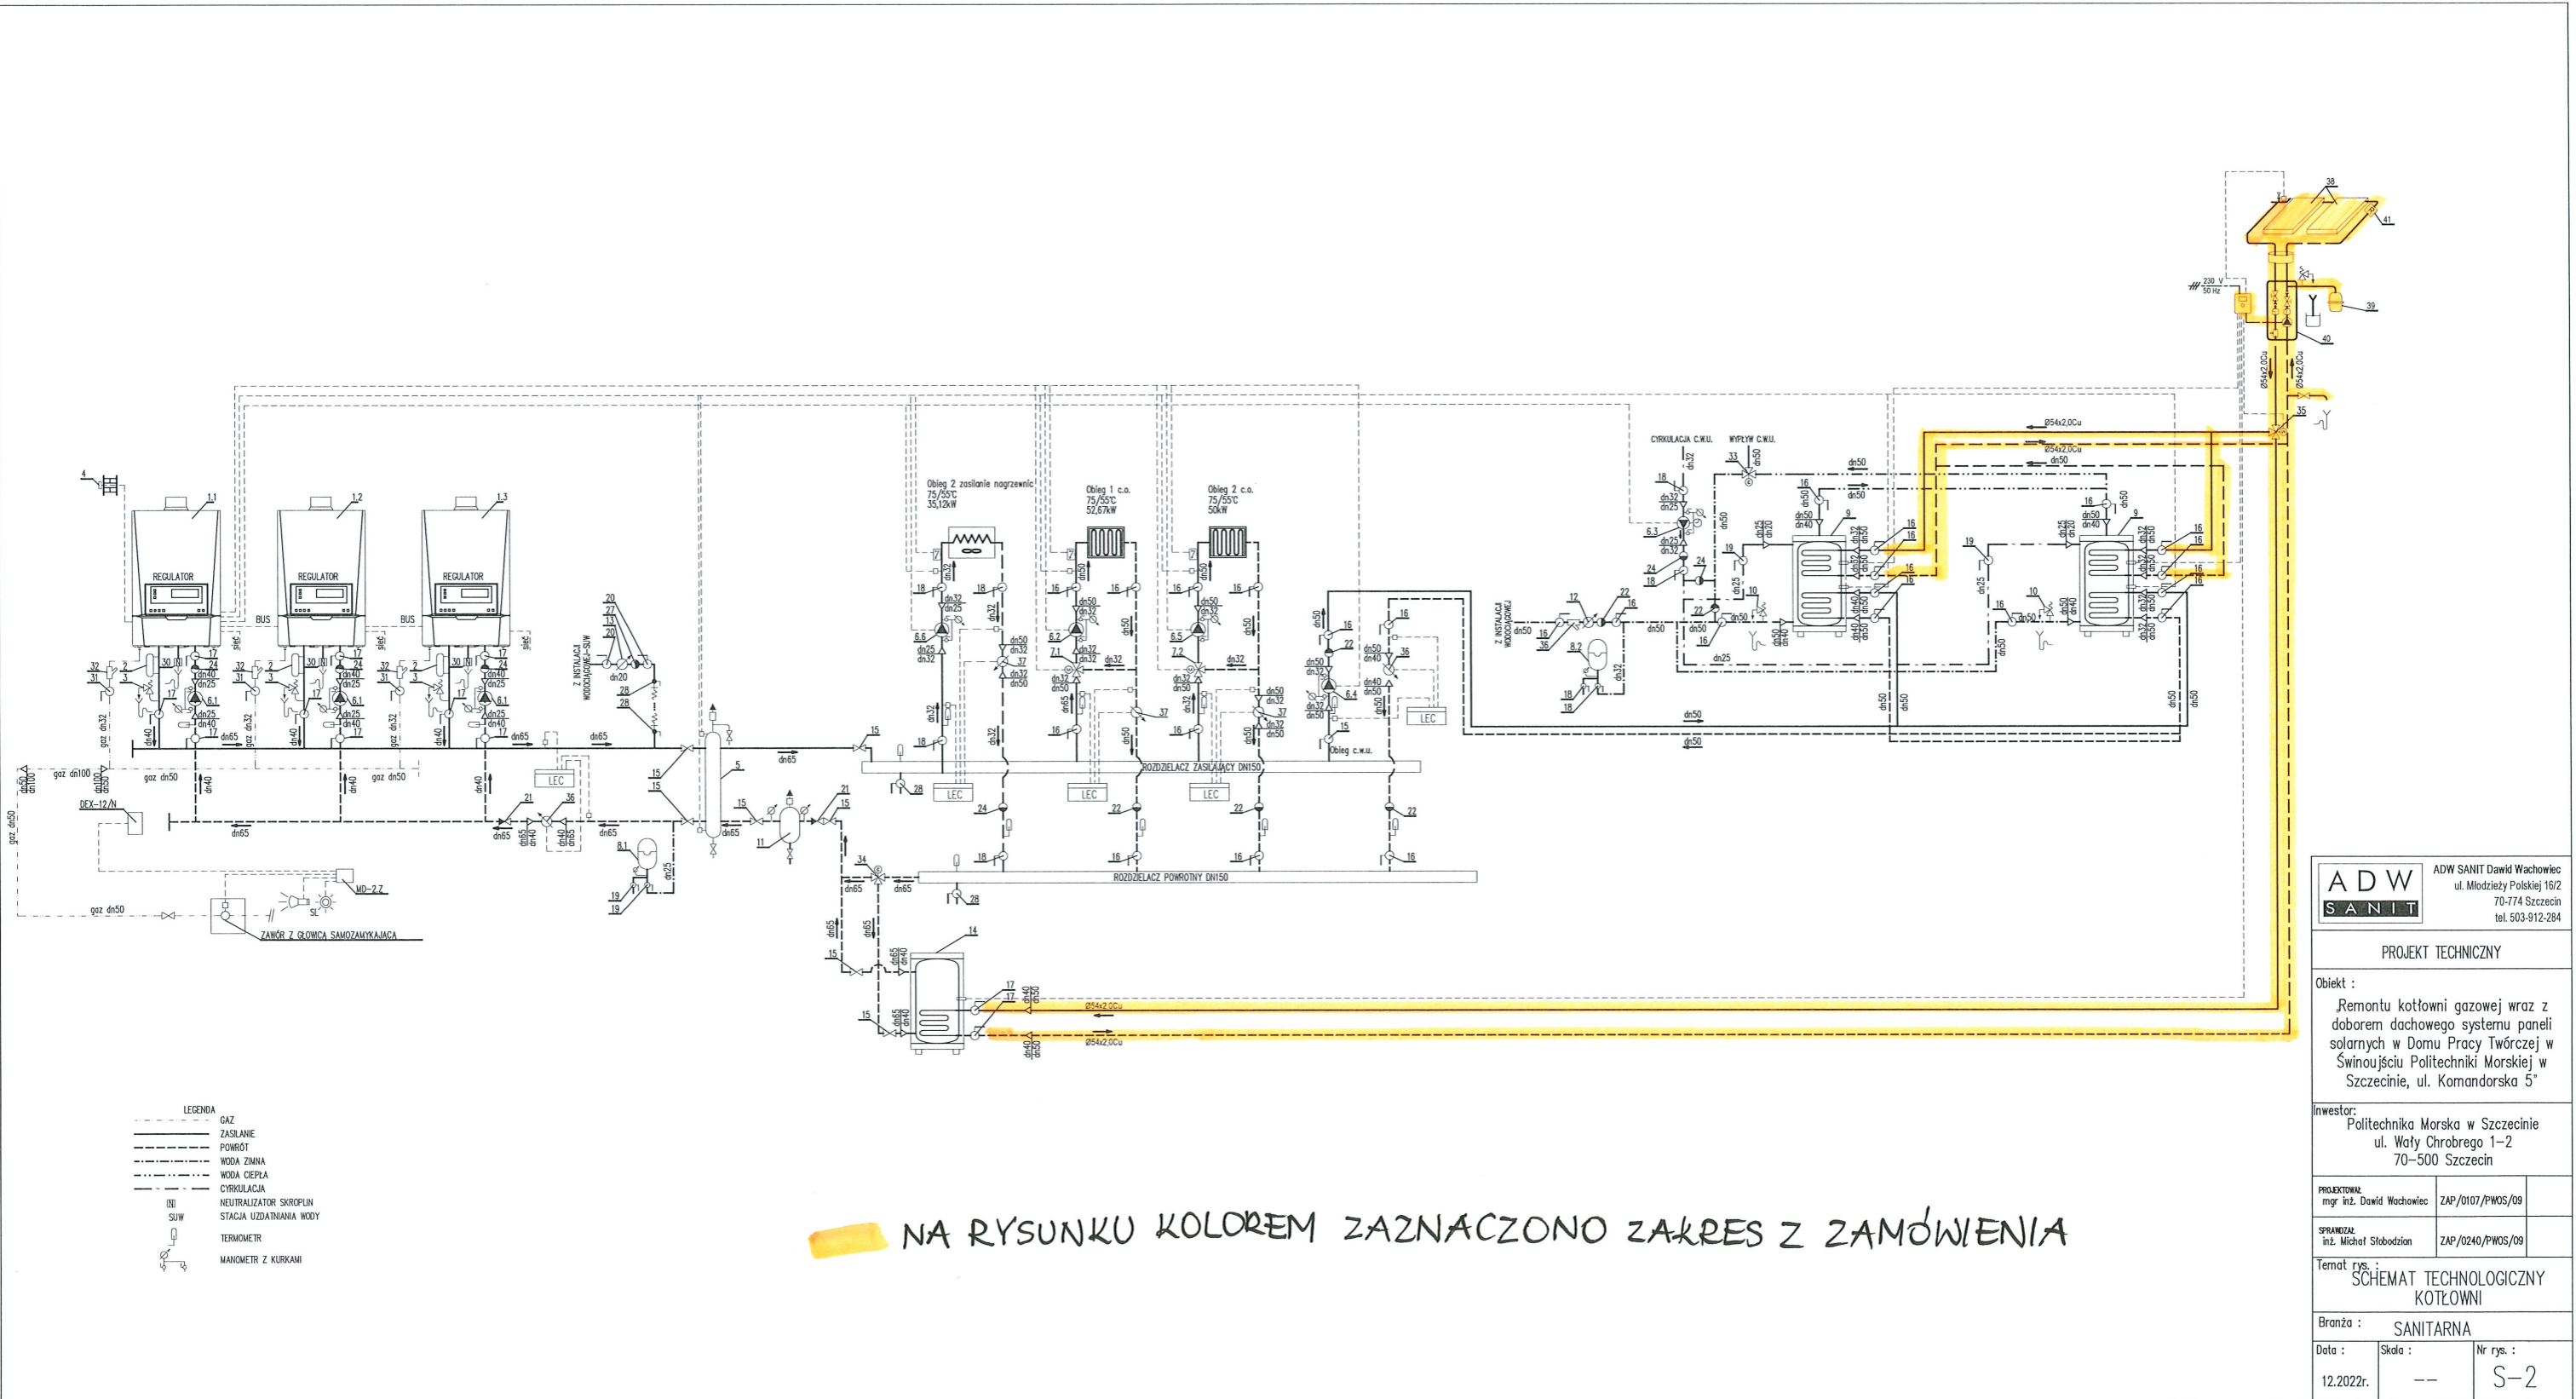

ADW ADW SANIT Dawid Wachowicz
 ul. Młodoży Polskiej 16/2
 70-774 Szczecin
 tel. 503-912-284

PROJEKT TECHNICZNY

Obiekt :
 Remontu kotłowni gazowej wraz z doborem dachowego systemu paneli solarnych w Domu Pracy Twórczej w Świnoujściu Politechniki Morskiej w Szczecinie, ul. Komandorska 5"

Inwestor:
 Politechnika Morska w Szczecinie
 ul. Waly Chrobrego 1-2
 70-500 Szczecin

PROJEKTOWAŁ
 mgr inż. Dawid Wachowicz ZAP/0107/PWOS/09

SPRZĄDZAŁ
 inż. Michał Stobodzin ZAP/0240/PWOS/09

Temat rys. :
SCHEMAT TECHNOLOGICZNY KOTŁOWNI

Branża :
 SANITARNA

Data :
 12.2022r.

Skala :
 --

Nr rys. :
 S-2