


RZUT KOTŁOWNI
skala - 1:25

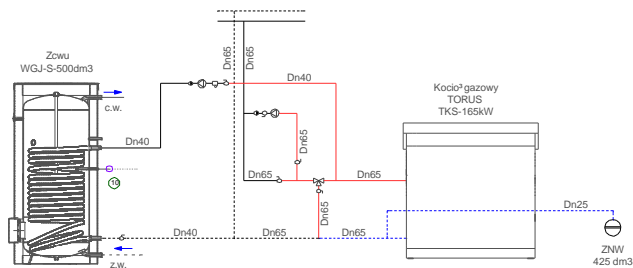

SCHEMAT TECHNOLOGICZNY KOTŁOWNI

— Istniejąca instalacja co do likwidacji - zastąpienie
 - - - - - Istniejąca instalacja co do likwidacji - powrót

P.M. - PROJEKT - Przemysław Dymalski

62-020 Swardzdz, os. Tytusa Działyńskiego 96, tel. 502-65-85-84, e-mail: pm-projekt-przemek@o2.pl				Faza:	projekt
Proj:	mgr inż. Przemysław Dymalski	439/87Pw	10.2022	Obiekt:	BUDYNEK INTERNATU OSIW Szamocin, ul. Szkołna 11
Oprac.:				dz. nr 420/2, Obr. Miasto Szamocin	Skala: 1 : 25
Spraw.	mgr inż. Małgorzata Dymalska	667/PW94	10.2022	Investor:	Wielkopolska Wojewódzka Komenda OHP 61-485 Poznań, ul. 28Czerwca 1956 roku nr 211
Temat: REMONT KOTŁOWNI GAZOWEJ					Nr rys.: 1
<i>rzut piwnicy - inwentaryzacja</i>					