


# Rzut poziomy piwnic

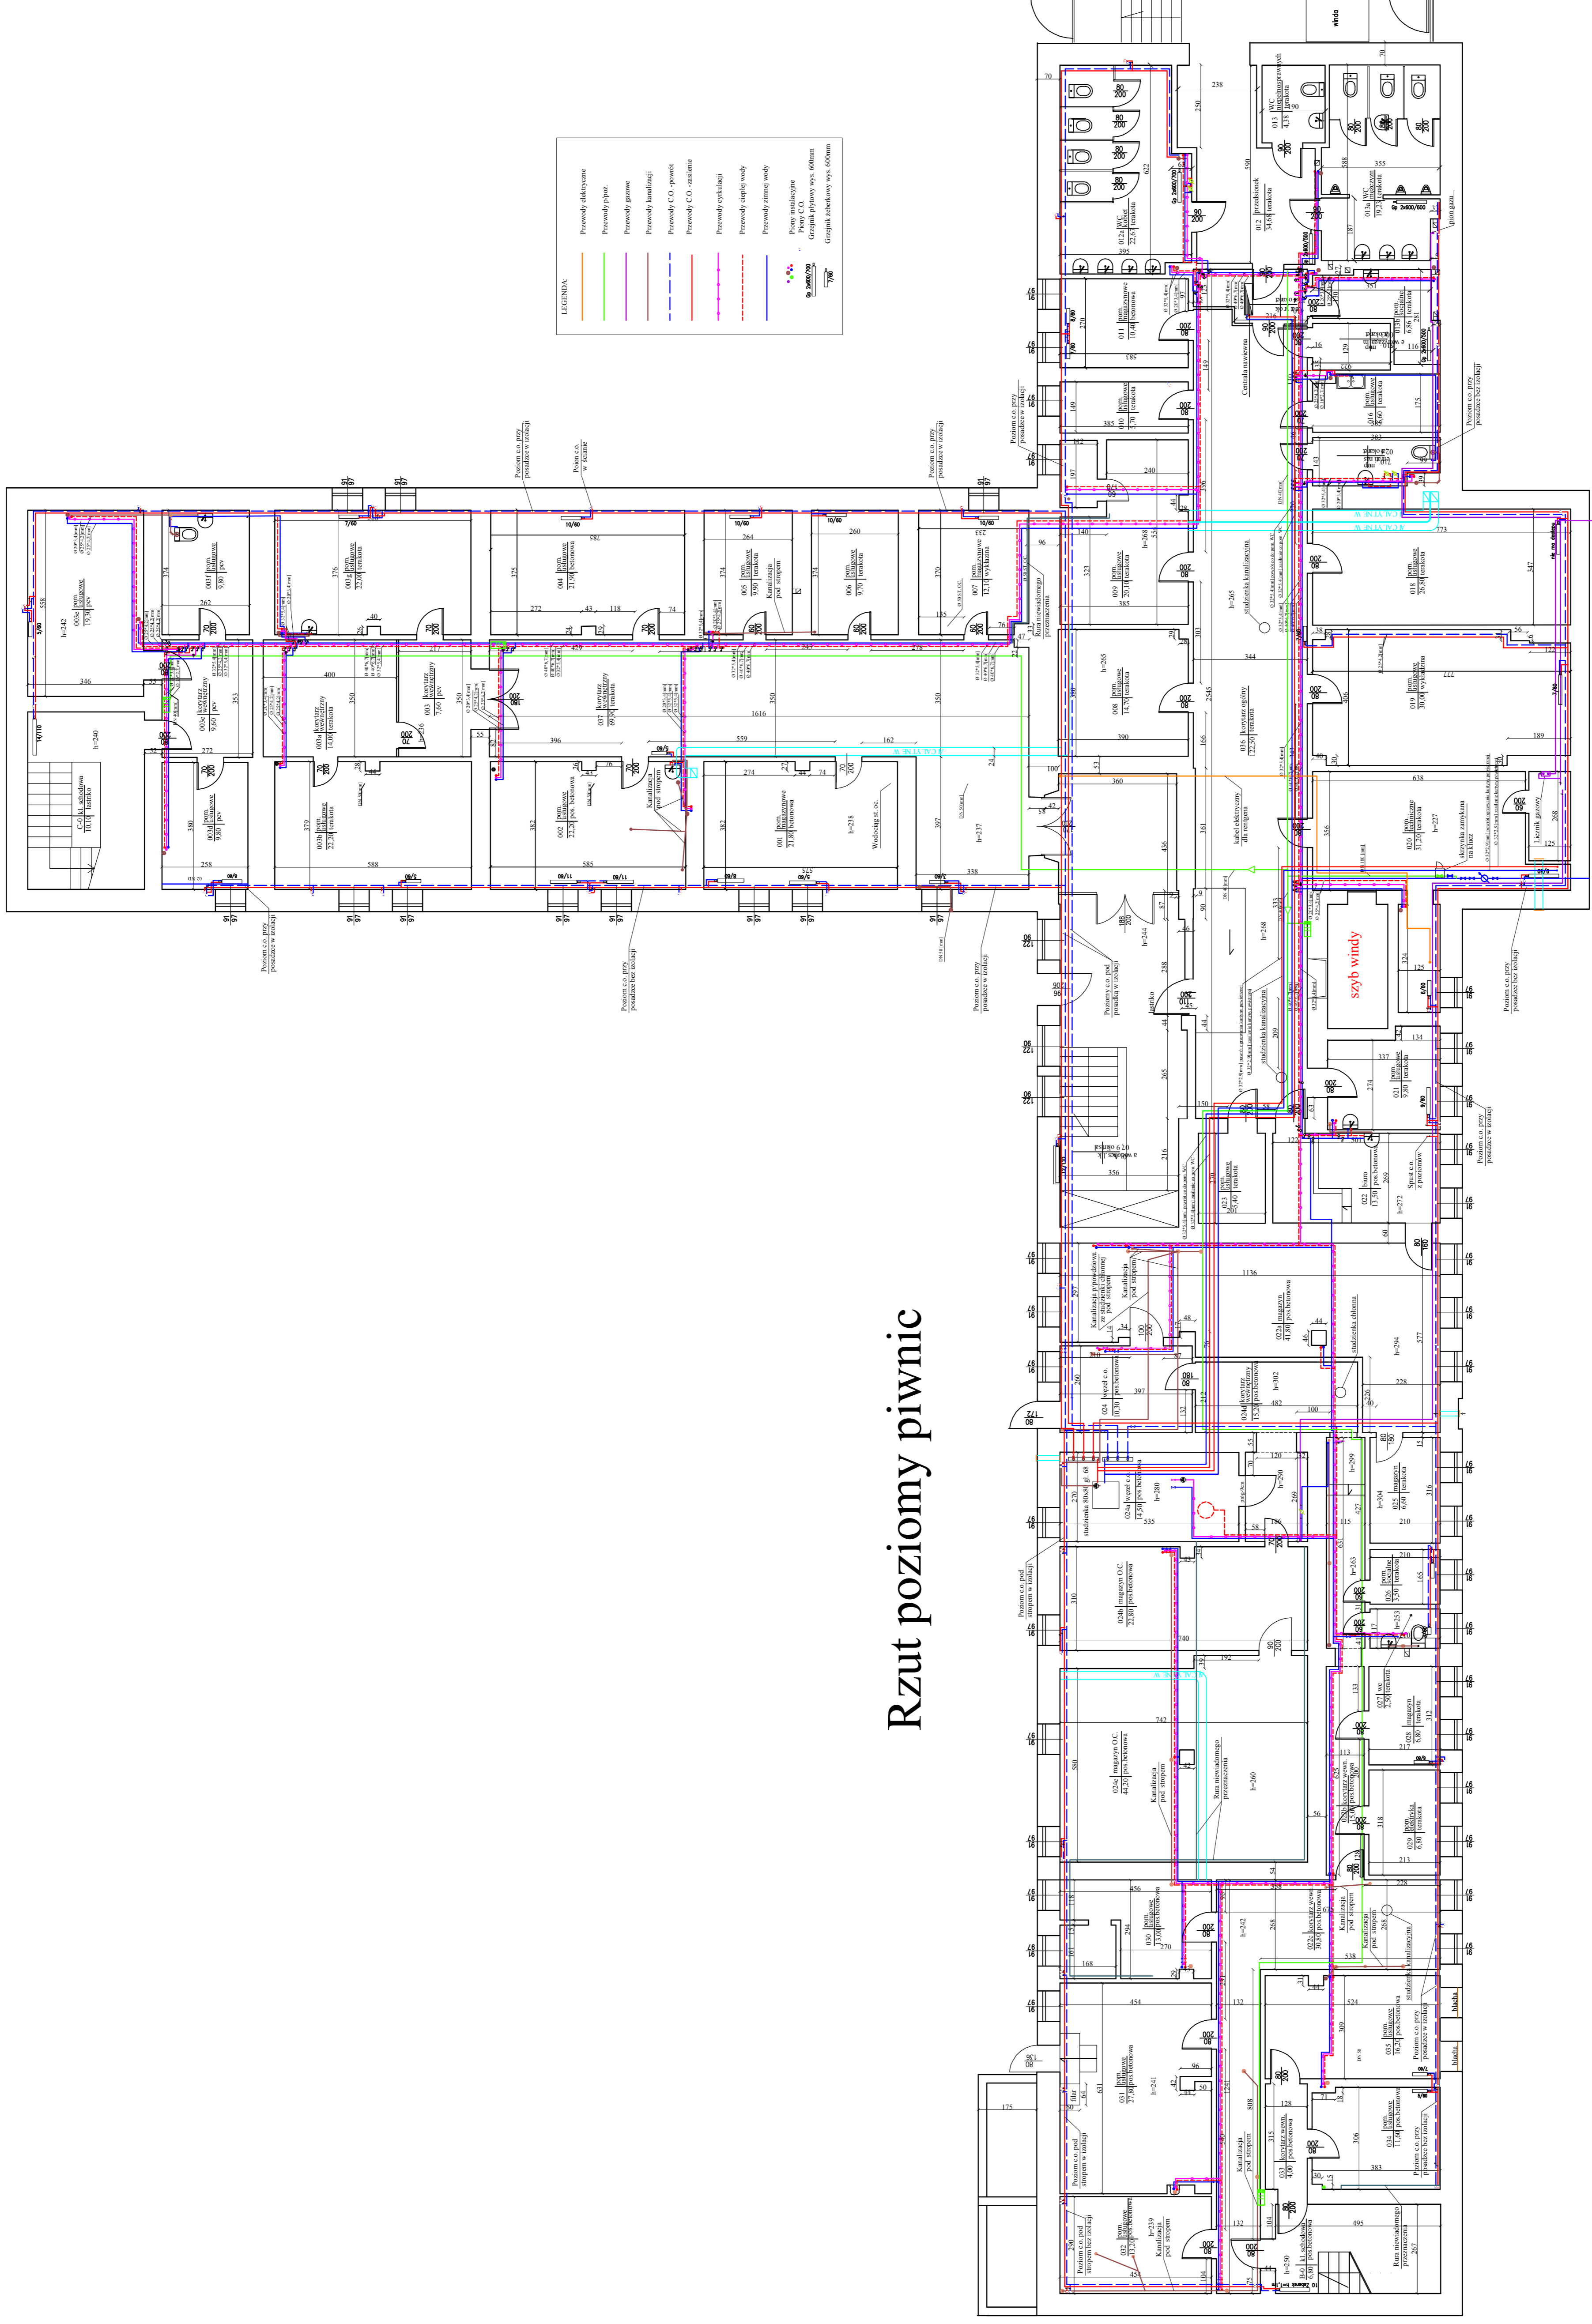

**LEGENDA:**

- Przewody okryte
- Przewody p.poz.
- Przewody gazowe
- Przewody kanalizacyjne
- Przewody CO - powietrze
- Przewody CO - czynniki
- Przewody ciepłej wody
- Przewody zimnej wody
- Przewody instalacyjne
- Przewody P.C.O.
- Grzejniki płytowe 500x500mm
- Grzejniki płytowe 500x600mm
- Grzejniki płytowe 500x600mm

**PRZEDMIOT OPRACOWANIA:** WYMIANA INSTALACJI CENTRALNEGO OGRZEWANIA  
W BUDYNKU PRZY UL. DĄBROWSKIEGO 4 W ŚWINOUJŚCIU

**TREŚĆ RYSUNKU:** RZUT PIWNICU – INWENTARYZACJA

**PROJEKTANT:** mgr inż. GRZEGÓRZ LESNER  
Upr. nr 466/SZ/83, 116/SZ/80

**OPRACOWAŁ:** mgr inż. GRZEGÓRZ LESNER  
Upr. nr 466/SZ/83, 116/SZ/80

**ZLECENIODAWCA:** ZAKŁAD GOSPODARKI MIESZKANIOWEJ W ŚWINOUJŚCIU

**BRANŻA:** SANITARNIA

**NR RYS.:** 2

**FAZA:** PROJ. BUDOWLANY

**DATA:** WRZEŚNIEN 2016r.

**SKALA:** 1:100