


MAPA DO CELÓW PROJEKTOWYCH		
Oznaczenie kancelaryjne zgłoszenia pracy geodezyjnej (KERG)	Gg.6641.1812.2021	
Województwo	warmińsko - mazurskie	
Powiat	szczytnieński	
Jednostka ewidencyjna (gmina)	Identyfikator / nazwa	281706_2 / Szczytno
Obszar ewidencyjny	Identyfikator / nazwa	281706_2.0022 / Rudka
Działka ewidencyjna		299/5, 310
Skala mapy		1:500
Nazwa układu współrzędnych	prostokątnych płaskich / strefa wysokości	2000 / 7
Numer godła		7.202.21. (08.3.3, 08.3.4, 13.1.2)
Oznaczenie granic obszaru, który był przedmiotem aktualizacji		
Służebności gruntowe mające wpływ na zagospodarowanie gruntów zlokalizowanych w granicach projektowanej inwestycji		nie badano KW w zakresie służebności gruntowych
Linie rozgraniczające tereny o różnym przeznaczeniu zgodnie z MPZP lub decyzją o warunkach zabudowy		Brak
Nieprzekraczalna linia zabudowy zgodnie z MPZP lub decyzją o warunkach zabudowy		Brak
Kontur użytku gruntowego, który nie jest ujawniony w bazie danych ewidencyjnych budynków		Brak
Oświadczam, że operat techniczny zawierający rezultaty prac geodezyjnych, w wyniku których powstał niniejszy dokument uzyskał pozytywny wynik weryfikacji.		
Organ służby geodezyjnej i kartograficznej, który otrzymał zgłoszenie:		Starosta Szczytnieński
Wykonawca prac geodezyjnych:		GEO-MAR inż. Mariusz Wierzchołowski
Nr oraz data sporządzenia dokumentu zawierającego wynik pozytywnej weryfikacji		Gg.6641.1812.2021.1 z dn. 21.07.2021 r.
Nr zasobu		P.2817.2021.1687
Imię i nazwisko oraz nr uprawnień zawodowych kierownika prac geodezyjnych		Mariusz Wierzchołowski nr uprawnień 18251
Jestem świadomy/a odpowiedzialności karnej za złożenie fałszywego oświadczenia		
 12-100 Szczytno, ul. Kościuszki 1 lok. 10 tel. 606 265 061, tel. 694 767 040 NIP 745-115-75-00, REGON 510816729		 12-100 Szczytno, ul. Kościuszki 1 lok. 10 tel. 606 265 061, tel. 694 767 040 NIP 745-115-75-00, REGON 510816729
09.07.2021 r.		
Data oraz imię i nazwisko, nr uprawnień i podpis geodety uprawnionego,		Pieczętka firmowa

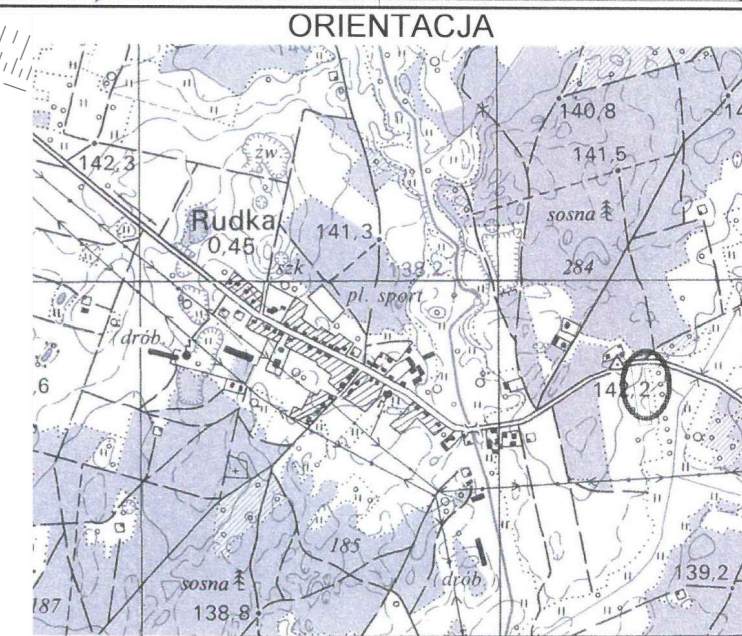

# ARKUSZ 1

## skala 1:500

Oświadczam, że treść mapy do celów projektowych, na której wykonano niniejszy projekt jest identyczna z treścią mapy wydanej przez PZGIK w Szczytnie zaewidencjonowanej pod numerem P.2817.2021.1687

podpis projektanta

- LEGENDA:**
- projektowana sieć wodociągowa PE100 SDR17 PN10 Ø90/110
  - zasowy
  - projektowane hydranty nadziemne Ø80
  - zasięg aktualizacji mapy do celów projektowych



Biuro Projektów Inżynierskich Sp. z o.o. Sp. k. 12-100 Szczytno ul. B. Chrobrego 1 tel. 503-153-643	ROZBUDOWA SIECI WODOCIĄGOWEJ W MIEJSCOWOŚCI RUDKA	Nr rys. <b>S-1</b>	
	Przedmiot rysunku: Projekt zagospodarowania terenu	skala: <b>1:500</b>	
	Inwestor: Gmina Szczytno, ul. Łomżyńska 3, 12-100 Szczytno	data: <b>05.08.2021</b>	
Stanowisko	Imię i nazwisko	numer uprawnień	podpis
Projektant	mgr inż. Adam Wardęcki	WAM/0046/PWOS/06	
Asystent projektanta	inż. Katarzyna Myślińska		
Sprawdzający	mgr inż. Aleksandra Baran	WAM/0035/POOS/14	