


Niniejsza dokumentacja projektowa była przedmiotem narady koordynacyjnej przeprowadzonej sposobem elektronicznym w siedzibie Powiatowego Ośrodka Dokumentacji Geodezyjnej i Kartograficznej w Turku do dnia pod numerem sprawy GEOŚ.6630.374.2023.  
 Dokument podpisany elektronicznie przez Roman Kubiak  
 Podstawa prawna : art. 28c ust. 1 ustawy z dnia 17 maja 1989 r. Prawo geodezyjne i kartograficzne

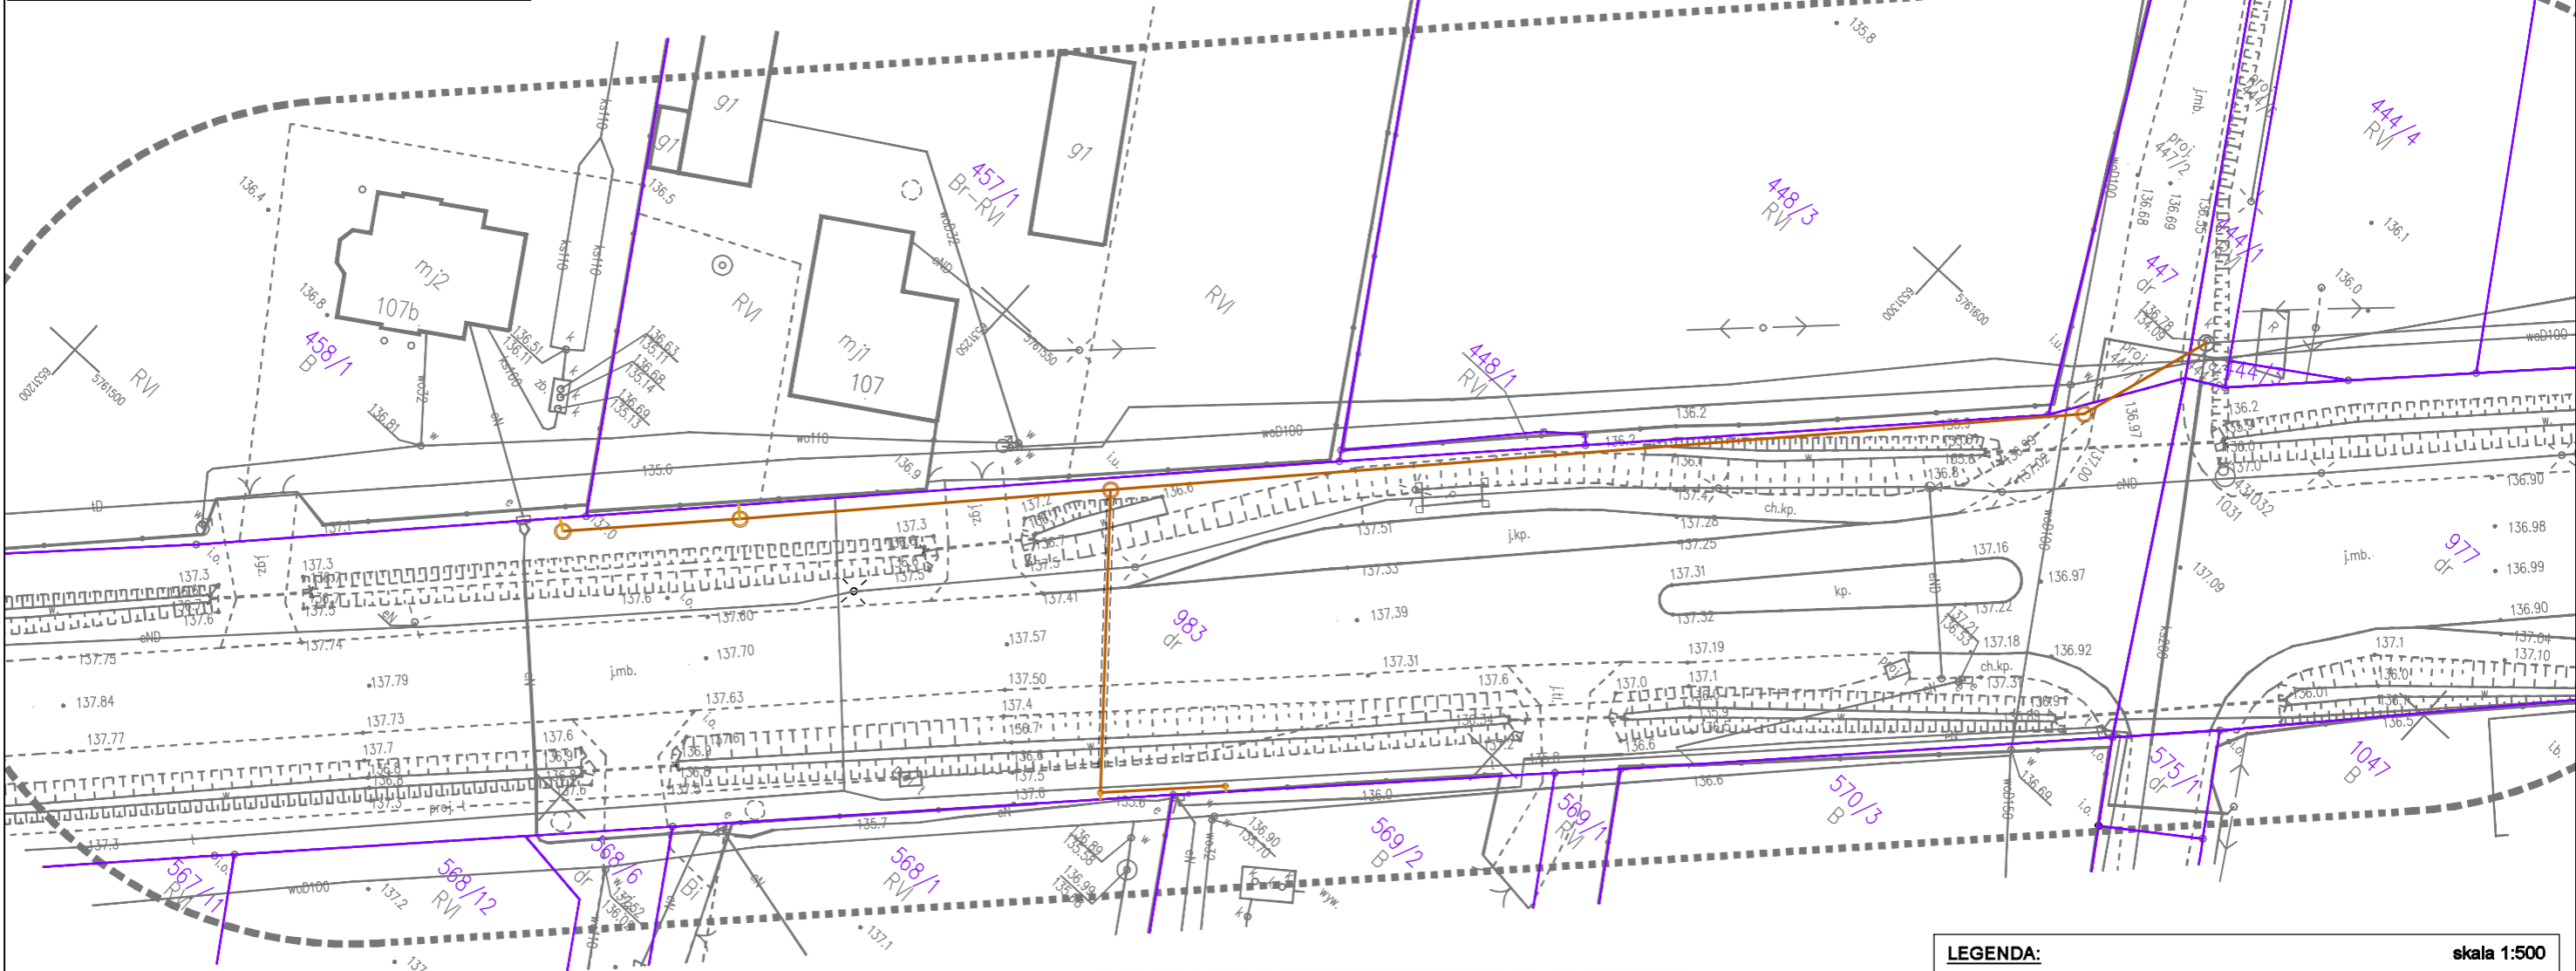

**LEGENDA:** skala 1:500

- istn. granice ewidencyjne działek
- projektowana sieć kanalizacji sanitarnej (grawitacyjna) DN200
- projektowane przyłącza kanalizacji sanitarnej DN160
- — — projektowana rura ochronna

Jestem świadomy skutków prawnych mojego czynu i nie składam fałszywych oświadczeń. Oświadczam, że powyższe dane i rysunek zostały wypracowane w wyniku mojej własnej działalności zawodowej, a nie w oparciu o dane uzyskane w inny sposób niż w drodze geodezyjnych prac geodezyjnych w tym celu, który uzyskał pozytywny wynik weryfikacji.

Identyfikator zgłoszenia prac geodezyjnych: **GEOŚ.6640.1862.2023r.**

Organ władzy publicznej, który otrzymał kopię: **Starosta Turek**

Wykonawca prac geodezyjnych: **USŁUGI GEODEZYJNE GEO-KOM-PAP**

Nr oraz data sprawdzenia dokumentu: **Nr 1 dn. 05.09.2023r.**

Imię i nazwisko wykonawcy: **Krzysztof Krawczyk**  
 GEODETA UPRAWNIONY nr. ud. 22230

MAPA DO CELÓW PROJEKTOWYCH	
Identyfikator zgłoszenia prac geodezyjnych	GEOŚ.6640.1862.2023
Miejscowość:	CISEW
Jednostka ewidencyjna:	Identyfikator: 302708_2 Nazwa: TUREK
Obręb ewidencyjny:	Identyfikator: 0003 Nazwa: CISEW
Skala mapy:	1:500
Nazwa układu współrzędnych:	prostokątnych płaskich: Układ 2000 Strefa 6 wysokości: PL-EVRF2007-NH
Oznaczenie granic obszaru, który był przedmiotem aktualizacji	— — — — —
Służebności gruntowe mające wpływ na zagospodarowanie gruntów zlokalizowanych w granicach projektowanej inwestycji	Mapa do celów projektowych została wykonana bez ustalenia obciążeń służebnościami gruntowymi ujawnionymi w księdze wieczystej
Kontur użytku gruntowego, który nie jest ujawniony w bazie danych ewidencji gruntów i budynków	
Arkusze mapy	6.168.24.20.2.3 6.168.24.20.4.1 6.168.24.20.1.4 6.168.24.20.3.2
Data opracowania	30.08.2023r.
USŁUGI GEODEZYJNE GEO-KOM-PAP	Krzysztof Krawczyk GEODETA UPRAWNIONY nr. ud. 22230
Nazwa i imię i nazwisko wykonawcy oraz data i podpis osoby reprezentującej wykonawcę	Imię i nazwisko, nr uprawnień oraz data i podpis geodety uprawnionego, który opracował mapę

UWAGA: Za brak na mapie urządzeń podziemnych nie poddanych inwentaryzacji wykonawca tej mapy nie odpowiada.

Zastrzega się wszelkie prawa wynikające z prawa autorskiego. Rysunek niniejszy nie może być przerysowywany i uzupełniany bez zgody PER-FEKT F.U-H. Jakub Dłużewski

**PER-FEKT FIRMA USŁUGOWO-HANDLOWA JAKUB DŁUŻEWSKI**  
 os. Bolesława Chrobrego 27 lok. 102 60-681 Poznań www.per-fekt.pl

Budowa:	BUDOWA SIECI KANALIZACJI SANITARNEJ W M. CISEW I			
Adres:	M. CISEW, GM. TUREK, POW. TURECKI WOJ. WIELKOPOLSKIE			
Inwestor:	GMINA TUREK UL. OGRODOWA 4, 62-700 TUREK			
Nazwa załącznika:	PROJEKT ZAGOSPODAROWANIA TERENU			
Imię i nazwisko	specjalność	nr uprawnień	podpis	zał. nr
Projektował: mgr inż. Jakub Dłużewski	Instalacyjna sanitarna	WKP/0419/POOS/19	<i>J. Dłużewski</i>	<b>1</b>
Sprawdził: mgr inż. Bartłomiej Majewski	Instalacyjna sanitarna	WKP/0164/POOS/21	<i>B. Majewski</i>	
Stadium dokumentacji: UZG.	skala: 1:500	Data: 10.2023r.		