


Rzut parteru
Stan istniejący instalacji hydrantowej

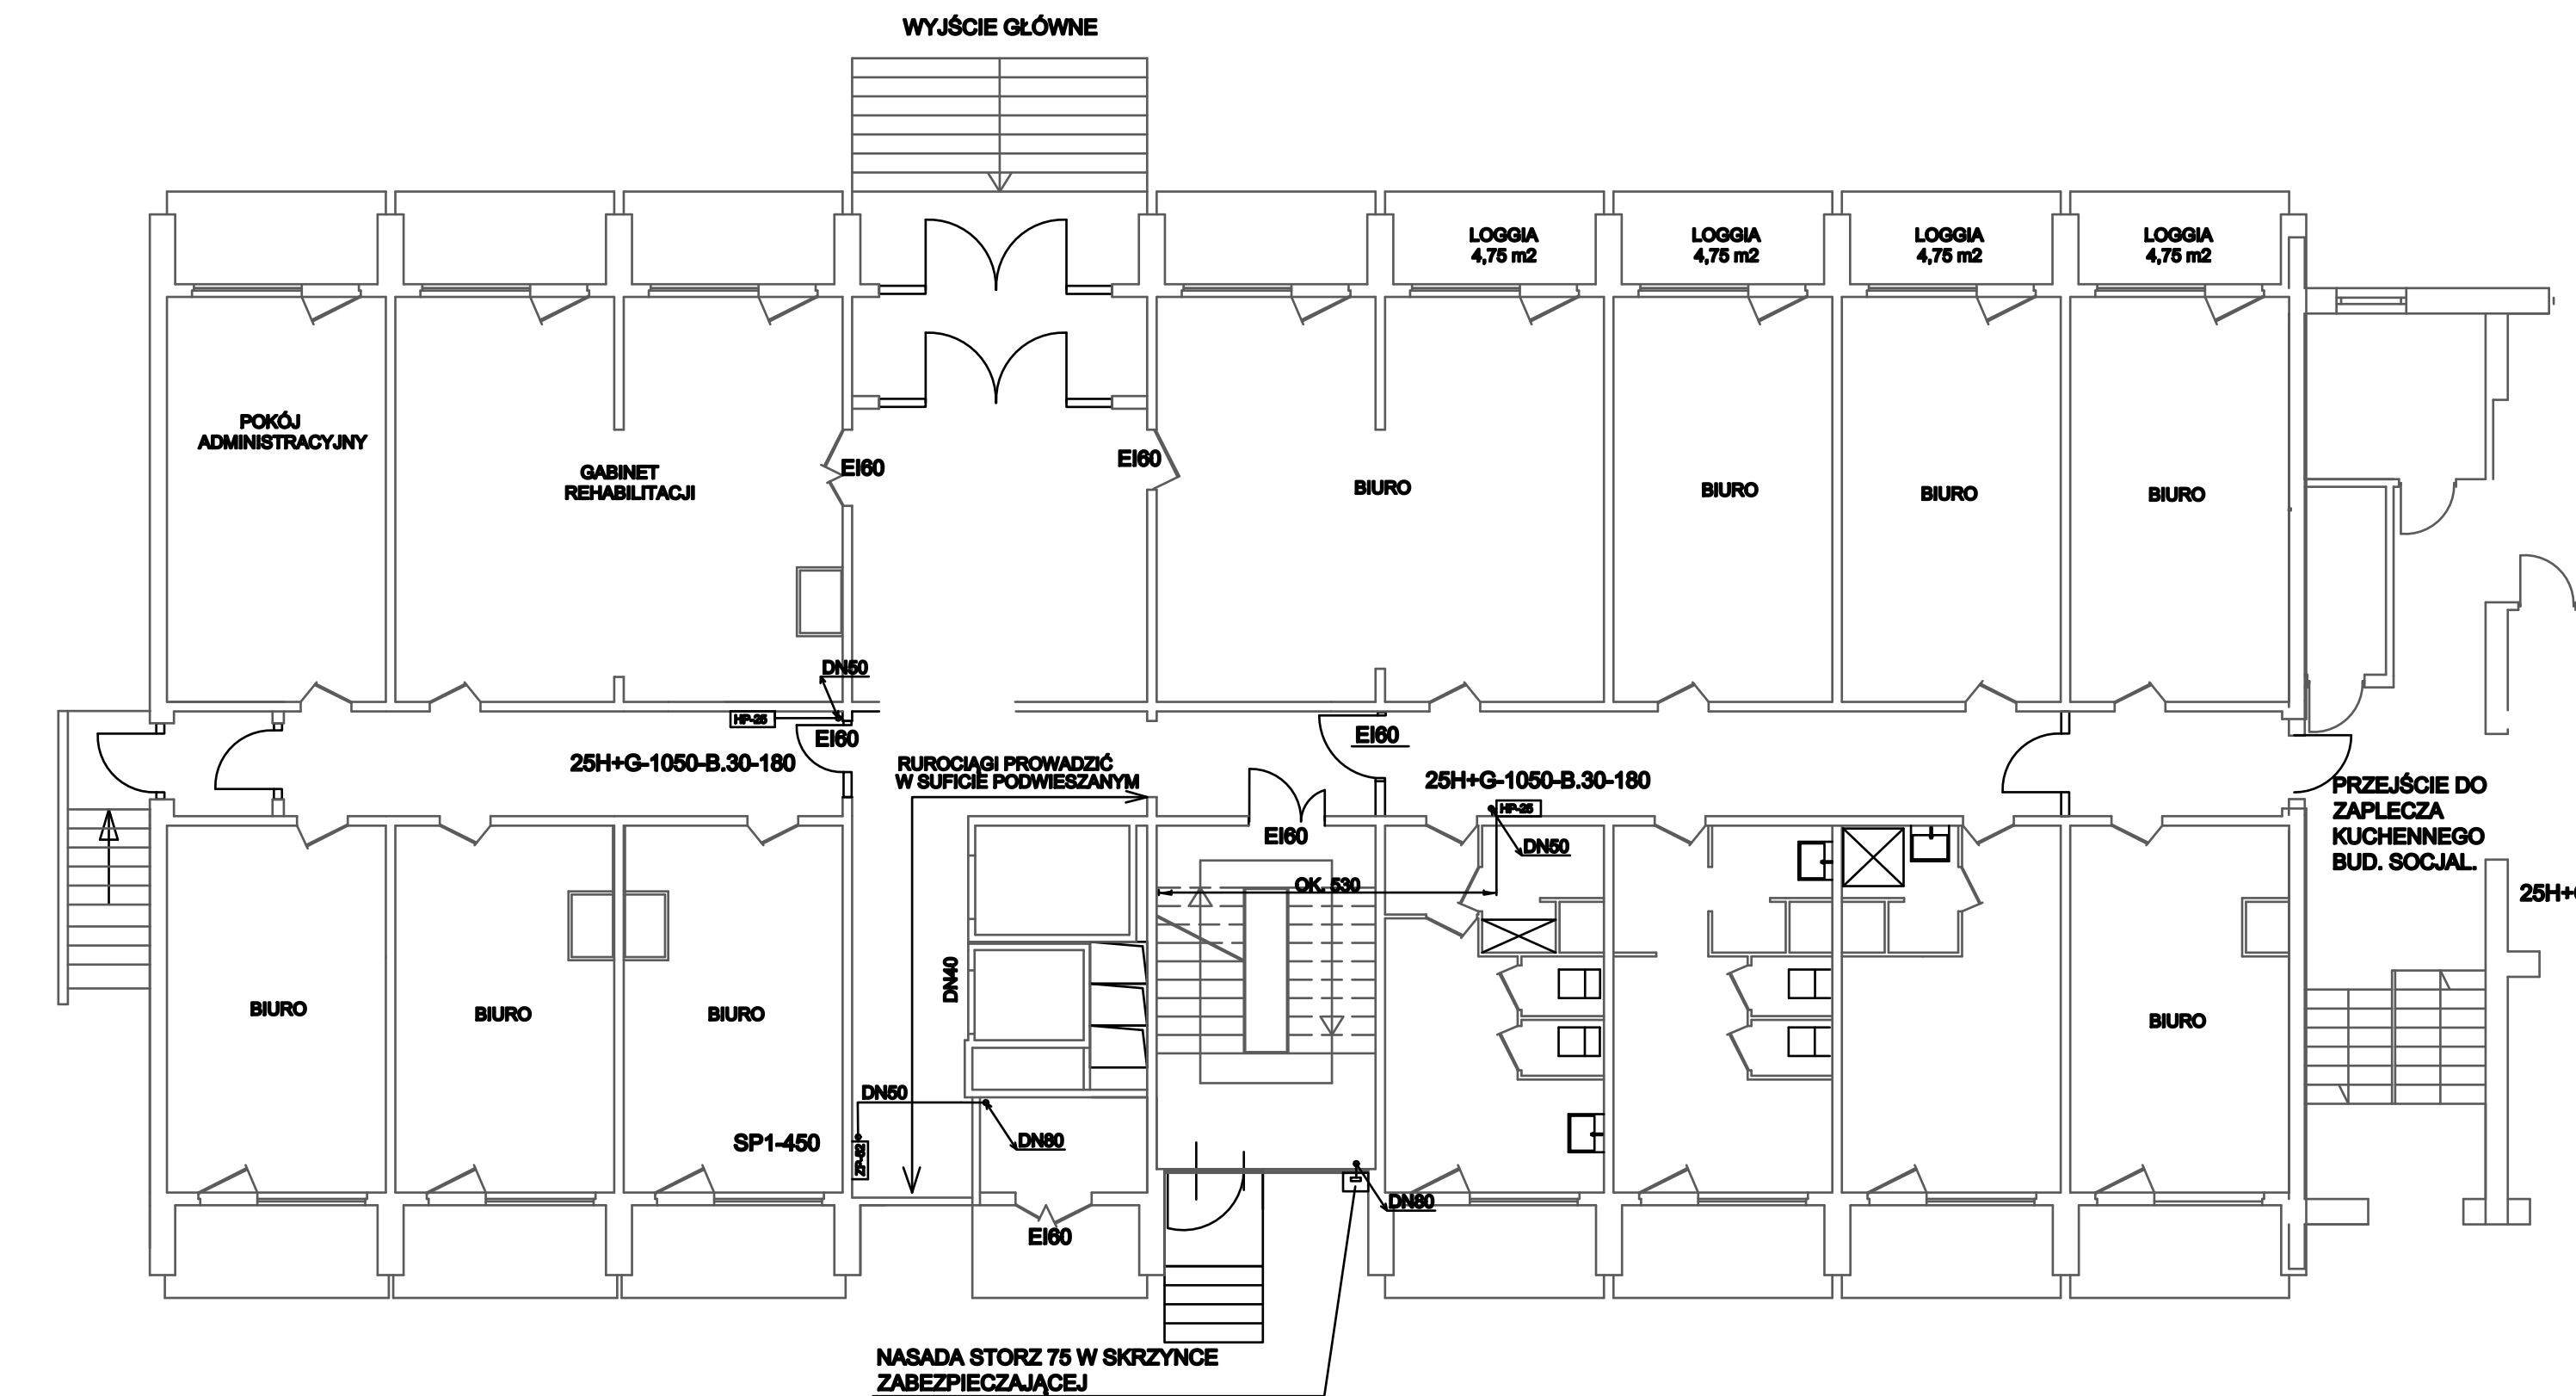

- LEGENDA:
- ISTNIEJĄCY RUROCIĄG INSTALACJI HYDRANTOWEJ
 - ISTNIEJĄCY HYDRANT ZAWIESZANY SMUKŁY DN25 Z WĘZEM PÓŁSZTYWNYM 30m Z MIEJSCEM NA GAŚNICĘ W UKŁADZIE PIONOWYM
 - ISTNIEJĄCA SZAFKA ZAWIESZANA NA 1 ZAWÓR DN52

INSTAL. PROJEKT Projektowanie i Nadzór Branży Sanitarnej mgr inż. Katarzyna Ciupak ul. Kołobrzeska 50 78-314 Sławoborze tel. 6044425290 e-mail: Instalprojekt@vp.interia.pl	OPRACOWANIE:	Projekt przeniesienia wybranych hydrantów			
	NAZWA OBIEKTU:	Sanatorium Uzdrawiskowe MSW w Kołobrzegu ul. Portowa 22 78-100 Kołobrzeg			
	ADRES OBIEKTU:	ul. Portowa 22 78-100 Kołobrzeg			
	INWESTOR:	Sanatorium Uzdrawiskowe MSW w Kołobrzegu ul. Portowa 22 78-100 Kołobrzeg			
	Stan istniejący instalacji hydrantowej Rzut parteru				SKALA 1:100
		IMIĘ I NAZWISKO	NR UPR.	PODPIS	DATA
	Opracował	mgr inż. S.Ciupak	ZAP/0197/POOS/11		01.2024r.
	Opracowała	mgr inż. K.Ciupak	ZAP/0089/POOS/13		01.2024r.
					NR 2