


Facility ID : OAC-1-1  
Model : ARUM160LTE5  
ODU Capacity(kW) : 39,75/ 40,98  
Additional refrigerant(kg) : 5,94  
Install Location : Rooftop Floor

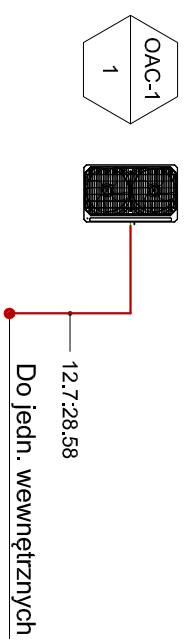

Instalacja freonowa

**KLIMA-TERM**

Biurowiejskiego 69A/17  
66-400 Gorzów Wlkp.  
tel: 790 553 100

NAZWA I ADRES OBIEKTU BUDOWLANEGO

**Budynek administracyjny  
ul. Drzymaly 10  
66-400 Gorzów Wlkp.**

NR RYSUNKU

**S2**

FAZA

P.B.

DATA

25.11.21

SKALA

1:100

PRZEDMIOT RYSUNKU

**RZUT DACHU**

BRANZA

**SANITARNA**

PROJEKTANT

mgr inż. Róbert Michalok

Instal. w zakresie pełnym  
obowiązującym sieci i inst. sanit.

SPRAWDZIC

mgr inż. Jędrzej Gładko

Instal. w zakresie pełnym  
obowiązującym sieci i inst. sanit.

Instal. w zakresie pełnym  
obowiązującym sieci i inst. sanit.

Instal. w zakresie pełnym  
obowiązującym sieci i inst. sanit.