

BUDOWA ZADASZENIA O STAŁEJ KONSTRUKCJI ISTNIEJĄCEGO BOISKA WIELOFUNKCYJNEGO PRZY ZESPOLE SZKOLNO-PRZEDSZKOLNYM W LUBAWCE

58-420 Lubawka, ul. Mickiewicza, ul. Polna,
działki nr: 694 (Id: 020703_4.003.694), 701 (Id:020703_4.003.701), 708 (Id: 020703_4.003.708),
877 (Id: 020703_4.003.877), obręb: Lubawka 3; j.ewid. Lubawka-Miasto

PROJEKT ZAGOSPODAROWANIA TERENU

SKALA 1 : 500

MAPA DO CELÓW PROJEKTOWYCH

Skala 1:500 AM 5.139.29.10.1.1:5.139.29.10.1.3

Województwo : dolnośląskie
Powiat : kamiennogórski
Jedn.ewid. miasto Lubawka 020703_4

Obręb : m.Lubawka III

Dz.694,877 - ul. Mickiewicza
GD.6640.584.2024

zakres opracowania -

Nie wyklucza się istnienia innych nie wykazanych na niniejszej mapie urządzeń podziemnych które nie były zgłoszone do pomiaru powykonawczego lub o których brak informacji w instytucjach branżowych

stan aktualności mapy na dzień : 8.VII.2024

Układ współrzędnych 2000/15
Układ wysokości - Amsterdam PL-EVRF 2007-NH
UWAGA:
Nie badano słabeźności gruntowych ujawnionych w księgach wieczystych dla obszaru opracowania

Wykonawca : **GEODEZJA**
Zbigniew Królik
ul. Dworcowa 19/4
58-420 LUBAWKA
NIP 6711024773 REGON 021348801

Sporządził : **GEODETA UPRAWNIONY**
Zbigniew Królik
Upr. Zawodowe GUGiK
Nr. 3053

Oświadczam że niniejszy dokument został opracowany w wyniku prac geodezyjnych i kartograficznych, których rezultaty zawiera oprzet techniczny pozytywnie zweryfikowany w dniu 24.07.2024r. jednocześnie informuję że jestem świadomy odpowiedzialności karnej za złożenie fałszywego świadectwa.

PROJEKTOWANE OBIEKTY:


- 1 ZADASZENIE BOISKA
- 2 ZAPLECZE SZATNIOWE (KONTENEROWE)

OZNACZENIA GRAFICZNE:

- A-M** GRANICA OPRACOWANIA
- 694/152 NUMERY DZIAŁEK
- 877 NUMERY DZIAŁEK OBJĘTE INWESTYCJĄ
- GRANICE DZIAŁEK
- BUDYNKI ISTNIEJĄCE
- BUDYNKI PROJEKTOWANE
- OGRODZENIE ISTNIEJĄCE
- PROJEKT. TREJAŻ ROŚLINNY
- ELEMENTY DO USUNIĘCIA
- PROJEKTOWANA SKARPA
- ISTNIEJĄCY CHODNIK
- PROJEKTOWANY CHODNIK
- WEJŚCIE DO BUDYNKU
- WYJŚCIA EWAKUACYJNE Z BUDYNKU

OZNACZENIA PROJEKTOWANYCH INSTALACJI:

- ##### INSTALACJE SANITARNE:
- ZEWNEŹRZNA INSTALACJA WODOCIĄGOWA
 - ZEWNEŹRZNA INSTALACJA KAN. DESZCZOWEJ
 - ZEWNEŹRZNA INSTALACJA KAN. SANITARNEJ
 - ZEWNEŹRZNA INSTALACJA GAZOWA
- ##### INSTALACJE ELEKTRYCZNE:
- PROJ. KABEL YKY 4X10 - PRZYŁĄCZE
 - PROJ. KABEL TAURONU WG NOWEJ TRASY
 - ISTN. KABEL TAURONU DO "UMARTWIENIA"
 - ISTN. KABEL TAURON B/Z
 - PROJ. KABEL SANIKOM WG NOWEJ TRASY
 - ISTN. KABEL SANIKOM DO "UMARTWIENIA"
 - ISTN. KABEL SANIKOM B/Z
 - MUFA KABLOWA PRZELOTOWA ZRM-1.5-10
 - MUFA KABLOWA PRZELOTOWA ZRM-35-70
 - TP TABLICA WYŁĄCZNIKA P.POŻ.
 - TES GŁÓWNA TABLICA ELEKTRYCZNA SZKOŁY

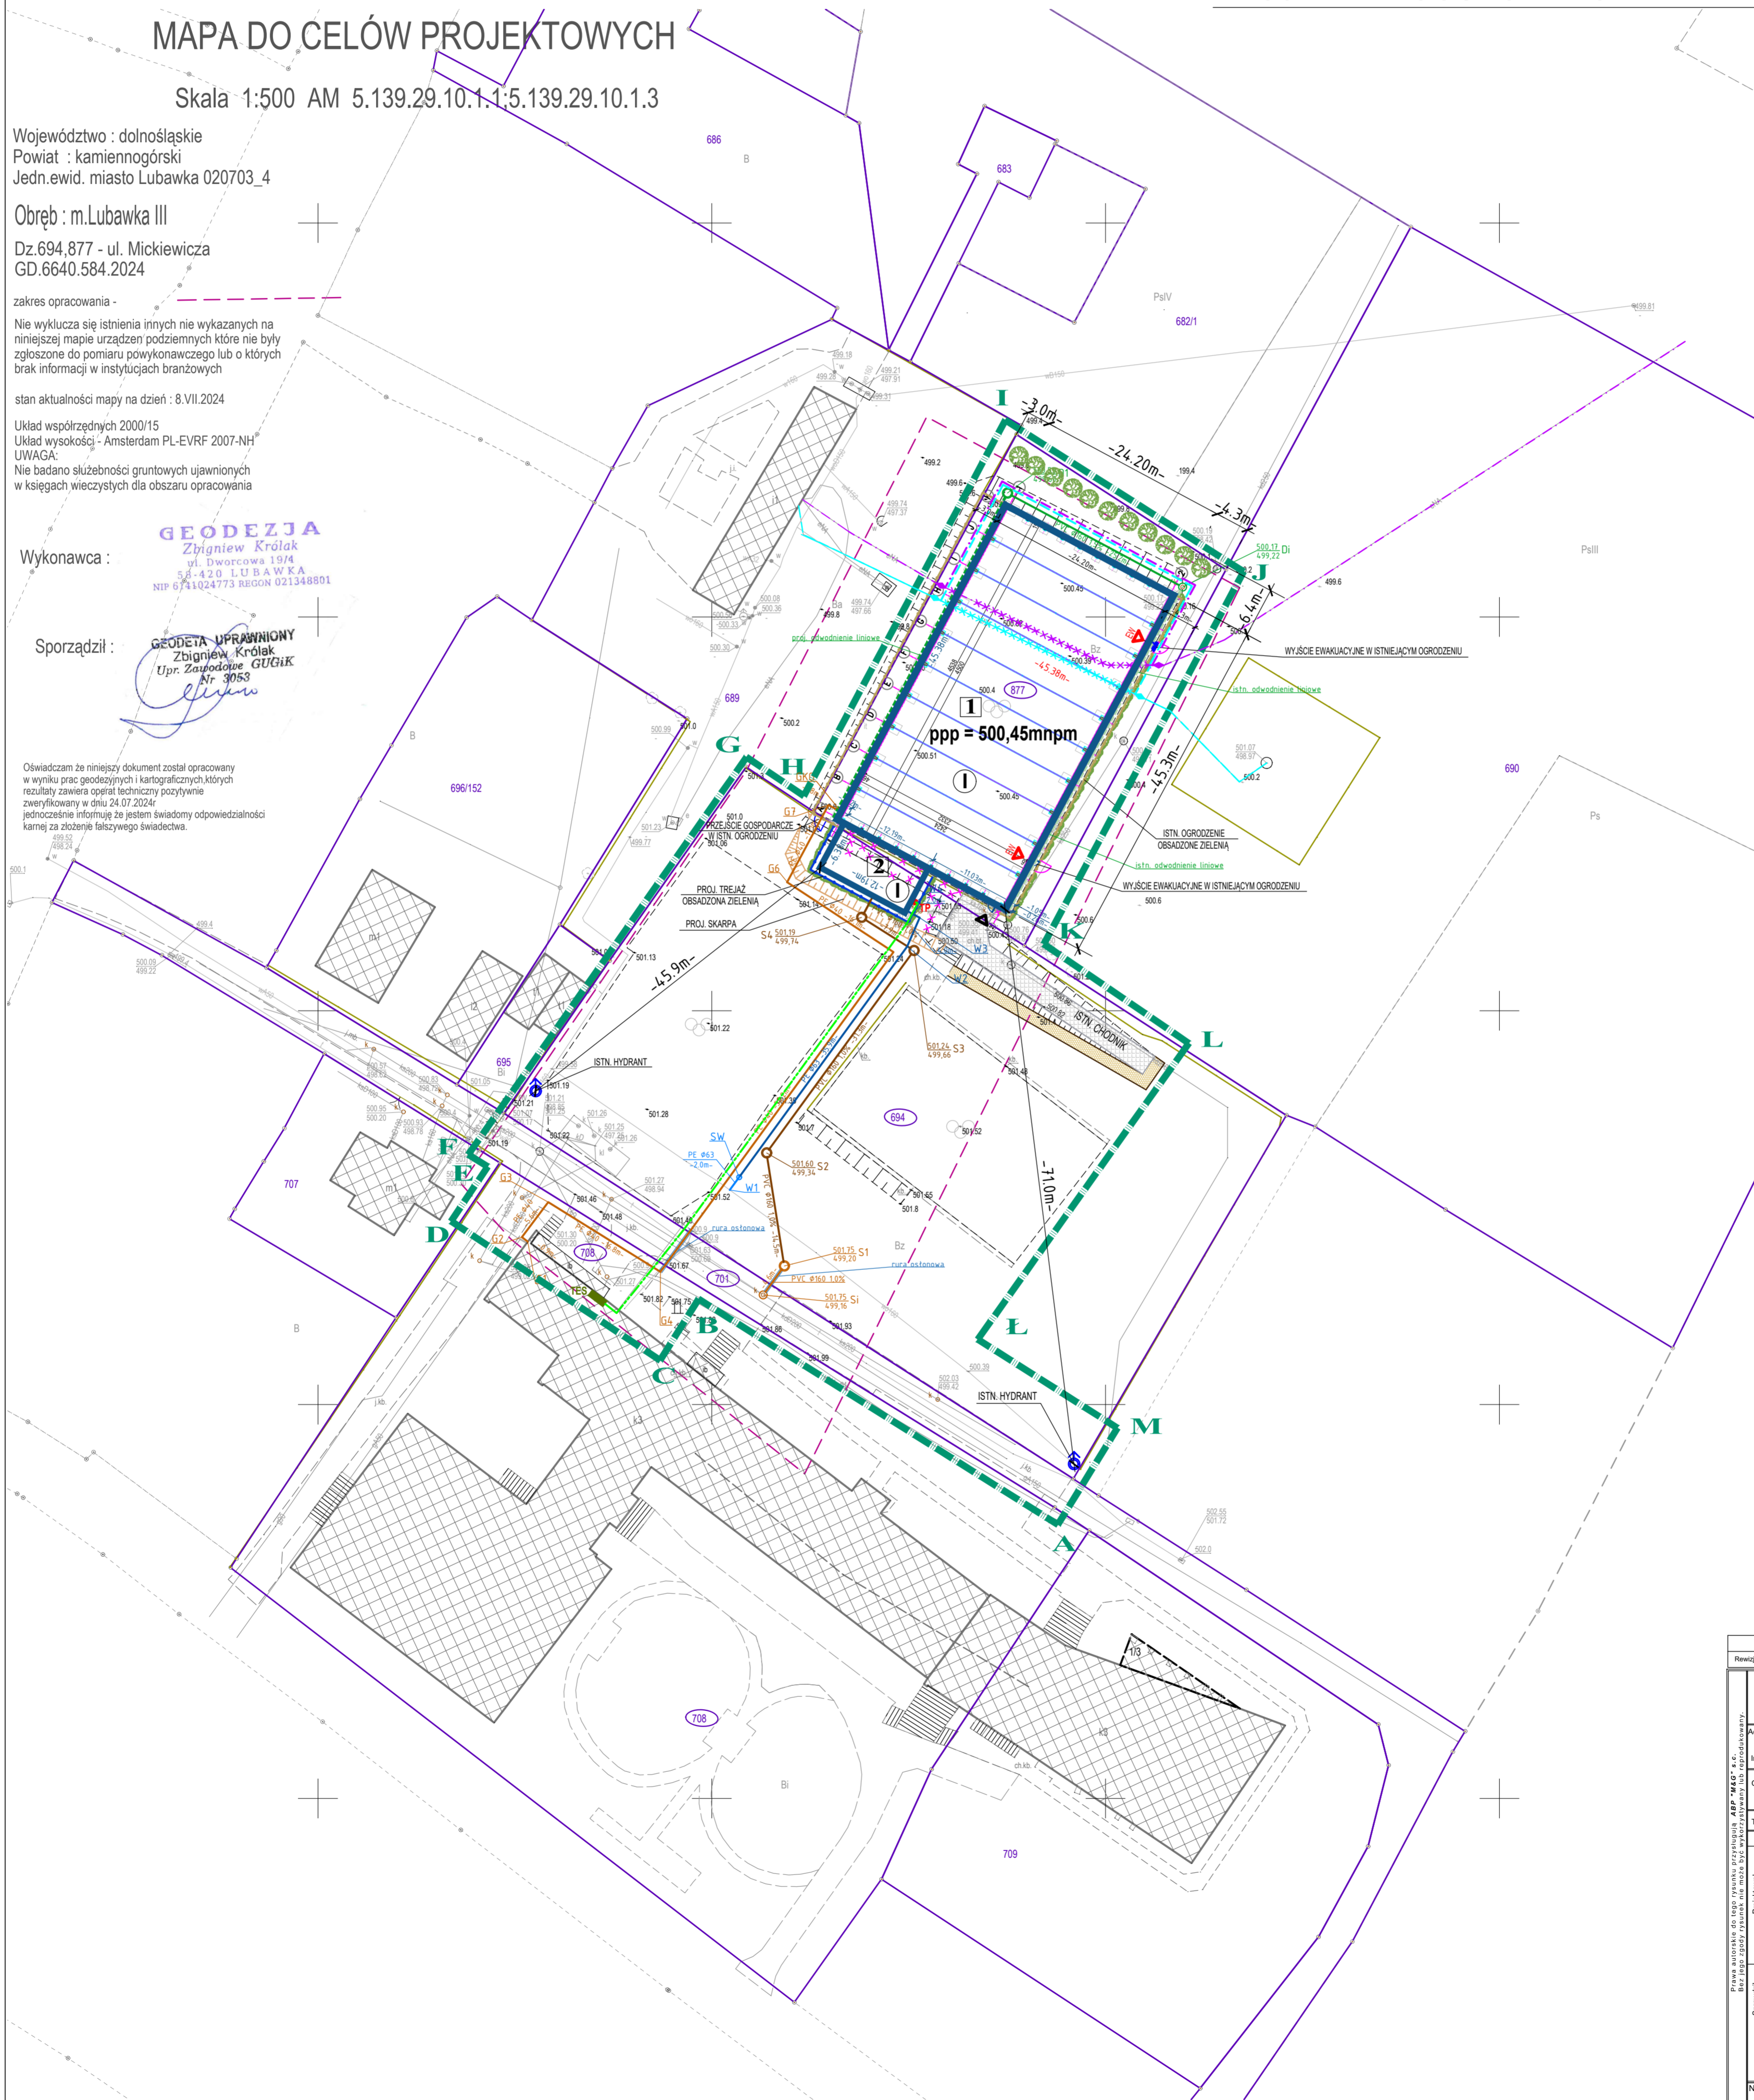

| Revizja | Data | Opis wprowadzonych zmian | Opracował | Data |
|--|----------------------------------|--|--------------------|--|
| | | | Roman Mycka | |
| Autorskie Biuro Projektów "M&G" s.c. | | Wiesław Golacki | | |
| Rok założenia 1992 | | ul. Dworcowa 19/4, 58-420 Lubawka | | |
| Adres inwestycji: 58-420 Lubawka, ul. Mickiewicza, Polna, działki nr: 694 (Id: 020703_4.003.694), 701 (Id: 020703_4.003.701), 708 (Id: 020703_4.003.708), 877 (Id: 020703_4.003.877), obręb: Lubawka 3; j.ewid. Lubawka-Miasto | | | | |
| Inwestor: Gmina Lubawka, Plac Wolności 1, 58-420 Lubawka | | | | |
| Opis: BUDOWA ZADASZENIA O STAŁEJ KONSTRUKCJI ISTNIEJĄCEGO BOISKA WIELOFUNKCYJNEGO PRZY ZESPOLE SZKOLNO-PRZEDSZKOLNYM W LUBAWCE | | | | |
| Temat rysunku: PROJEKT ZAGOSPODAROWANIA TERENU | | | | |
| Funkcja | Tytuł, imię i nazwisko | Nr uprawnień | Podpis | Część opracowania: |
| Architektura (Autor projektu) | mgr inż. arch. Wiesław Golacki | 1588/Gw (w wyłączeniu odliczenia) (LU 0028) | | PROJEKT ZAGOSPODAROWANIA TERENU |
| Instal. sanit. | mgr inż. Wojciech Pestka | LUKG0006/PWOS03 (LBS/IS/2132/03) | | |
| Instal. elekt. | mgr inż. Lech Misiorny | 19/77/Gw (w wyłączeniu odliczenia) (LBS/IE/2293/01) | | Nr rysunku: |
| Architektura | mgr inż. arch. Roman Mycka | 89/Ww/72 (w wyłączeniu odliczenia) (LU 0052) | | PZT-01 |
| Instal. sanit. | mgr inż. Agnieszka Anstrzejewska | LBS0039/P005/07 (w wyłączeniu odliczenia) (LBS/IS/0020/08) | | Data: 28.08.2024 r. |
| Instal. elekt. | mgr inż. Jerzy Kaźmierczak | 74/77/Gw (w wyłączeniu odliczenia) (LBS/IE/2182/01) | | Skala: 1:500 |
| Nazwa pliku | Revizja - data | | Revizja - numer | |