


OZNACZENIE PROFILU:	P1
POZIOM PORÓWNAWCZY	122.00 m n.p.m.
RZĘDNA TERENU ISTN.	133.60
RZĘDNA OSI KANAŁU	131.95
RZĘDNA DNA KANAŁU	131.91
ZAGŁĘBIENIE OSI KANAŁU	1.65
SPADKI, DŁUGOŚCI	0.2% 10.38
ŚREDNICA, MATERIAŁ	Ø90 PE L=145.73m
ODLEGŁOŚCI	0.00 10.38 10.38 17.80 28.18 22.00 50.18 20.10 70.28 20.50 90.78 20.30 111.08 22.45 133.53 12.20 145.73
<small>P.S.I./EPI-Graf, Generator rysunkowy Profil Koordynator 8.0 Nazwa pliku: Storczykowa kan san Projekt: kan cisl</small>	

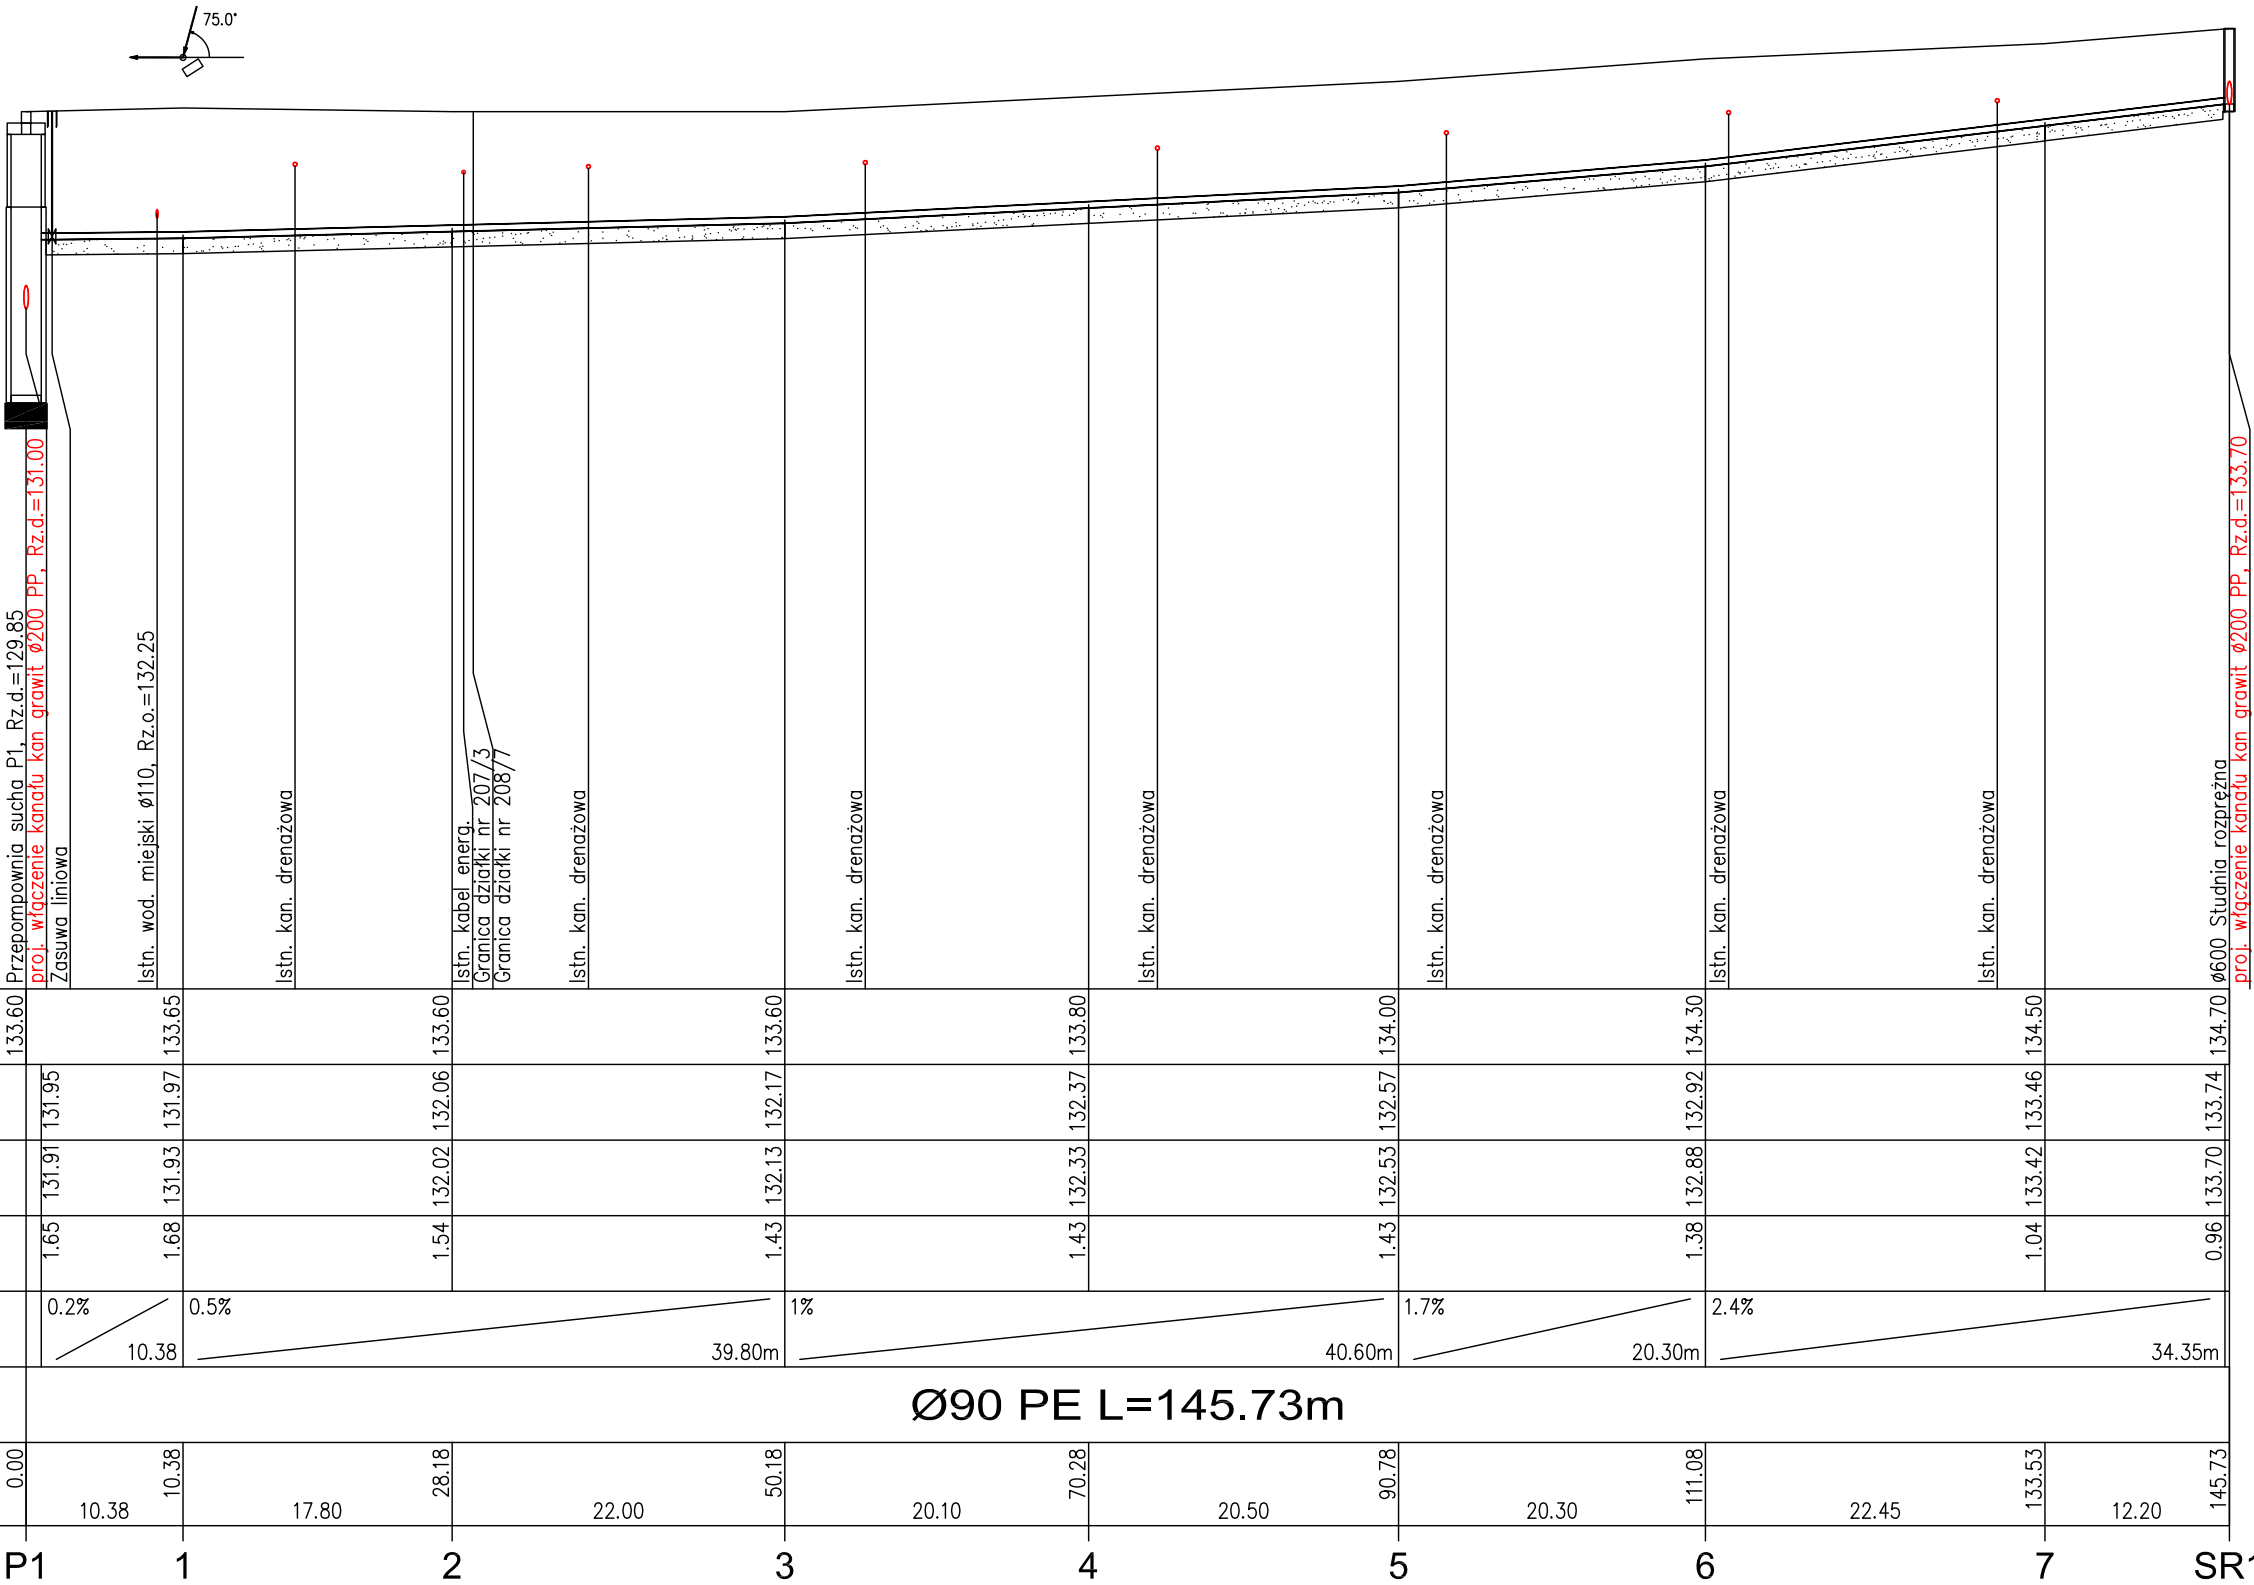

RYS.	Profil kanalizacji sanitarnej ciśnieniowej P1-SR1	nr rys. 6
NAZWA PROJEKTU	PROJEKT BUDOWLANY. PROJEKT ZAGOSPODAROWANIA TERENU Budowa sieci kanalizacji sanitarnej w Bielsku w ul. Storczykowej.	skala 1:100 1:500
NAZWA I ADRES ZAMIERZENIA BUDOWLANEGO	Kanalizacja sanitarna na działkach o nr ew.: 207/3, 207/6, 208/7, 208/20, 577/3, 592/14, 594/3, 594/6 w miejscowości Bielsk, gm. Bielsk.	data 09.2023
PROJEKTANT	mgr inż. Grażyna Dziągłewska PPPSiIS SANICO upr.proj. 82 / 92 w spec. inst.-inż. w zakresie sieci i instal. sanitarnych oraz ochr. środowiska; MAZ/IS/4132/02	