


# Aksonometria instalacji gazu

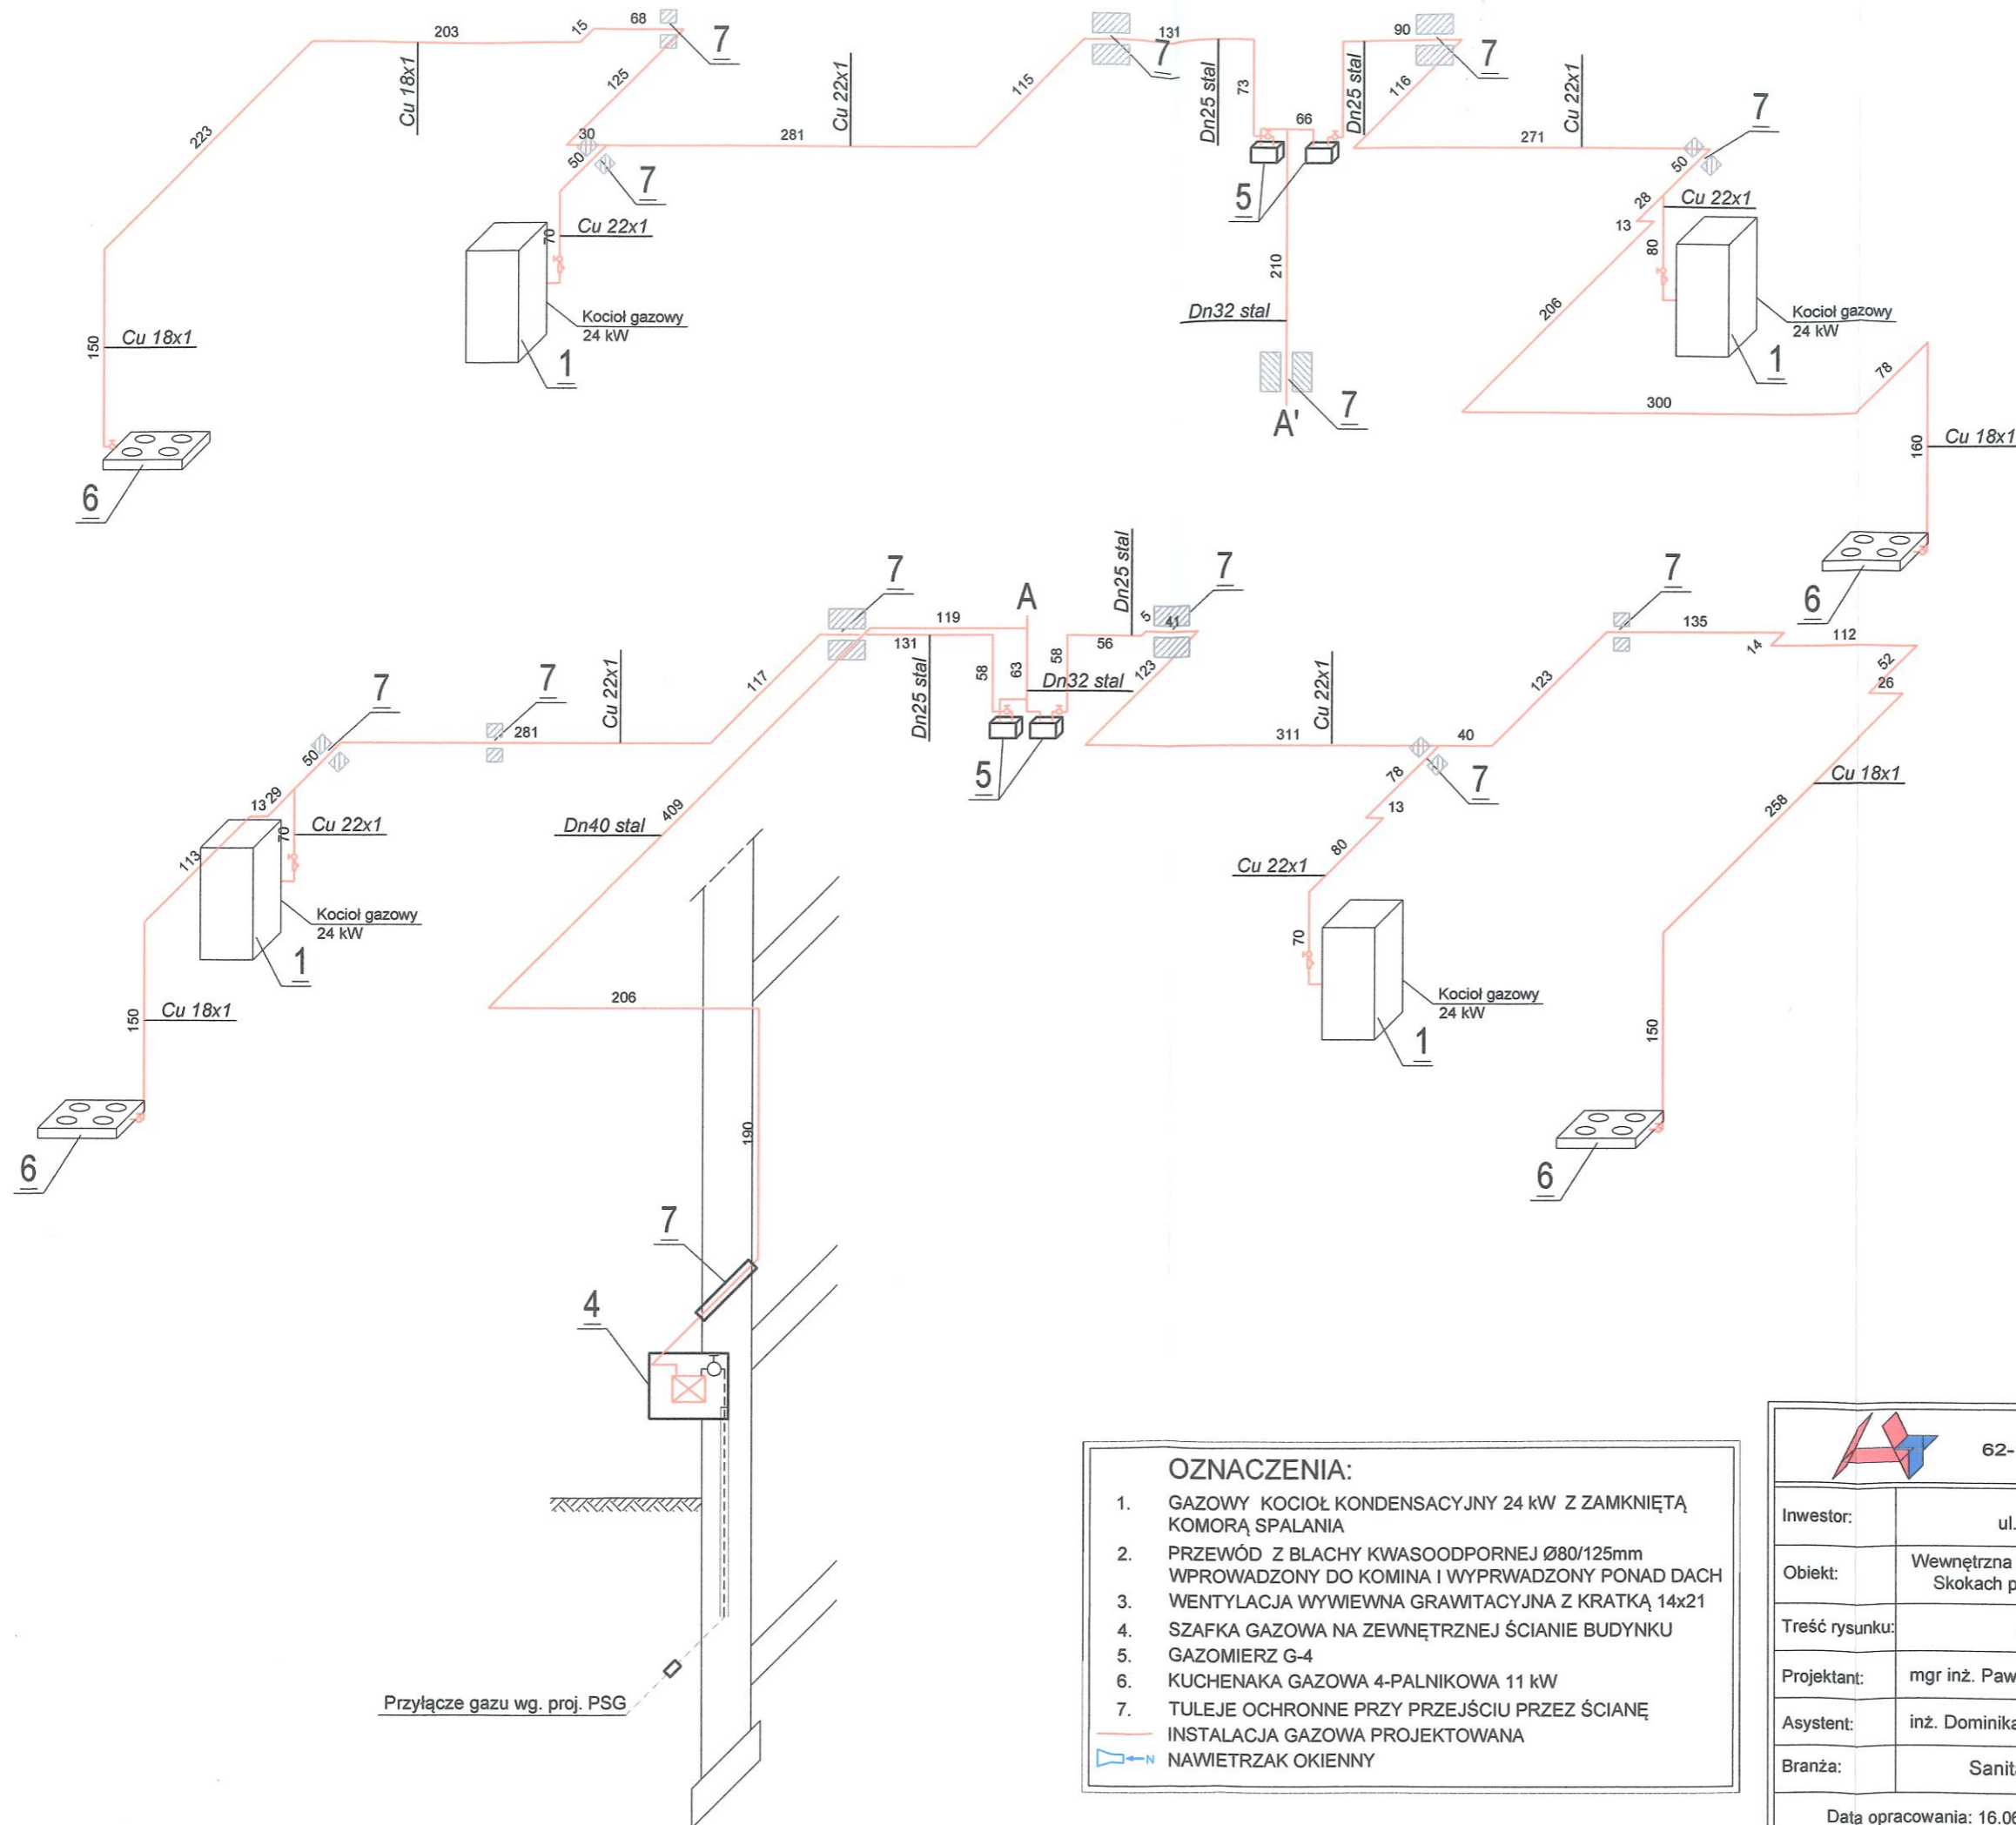

**STAROSTWO POWIATOWE**  
Wydział Architektury i Budownictwa  
ul. Kościuszki 15, tel. 67 268 05 52  
62-100 WĄGROWIEC

## OZNACZENIA:

1. GAZOWY KOCIOŁ KONDENSACYJNY 24 kW Z ZAMKNIĘTĄ KOMORĄ SPALANIA
  2. PRZEWÓD Z BLACHY KWASOODPORNEJ Ø80/125mm WPROWADZONY DO KOMINA I WYPRWADZONY PONAD DACH
  3. WENTYLACJA WYWIEWNA GRAWITACYJNA Z KRATKĄ 14x21
  4. SZAFKA GAZOWA NA ZEWNĘTRZNEJ ŚCIANIE BUDYNKU
  5. GAZOMIERZ G-4
  6. KUCHENAKA GAZOWA 4-PALNIKOWA 11 kW
  7. TULEJE OCHRONNE PRZY PRZEJŚCIU PRZEZ ŚCIANĘ
- INSTALACJA GAZOWA PROJEKTOWANA  
 NAWIETRZAK OKIENNY



**HYDROTOM PAWEŁ TOMCZAK**  
62-100 WĄGROWIEC, ul. Kościuszki 9/6  
Tel.: +48 502 399 203

Investor:	Gmina Skoki ul. Wincentego Ciastowicza 11, 62-085 Skoki	
Obiekt:	Wewnętrzna instalacja gazu w budynku mieszkalnym wielorodzinnym w Skokach przy ulicy Zamkowej 9, działka nr 78/1, pow. wągrowiecki	
Treść rysunku:	Aksonometria wewnętrznej instalacji gazu	
Projektant:	mgr inż. Paweł Tomczak <small>nr upr. bud. WKP/0277/PWOS/14 w specj. instal. i urządz. sanitarnie</small>	
Asystent:	inż. Dominika Kantorska	
Branża:	Sanitarna	Projekt techniczny
Data opracowania:	16.06.2021r.	Skala 1:50
		Nr rys. 4