


MAPA DO CELÓW PROJEKTOWYCH
SKALA 1: 500

RVI

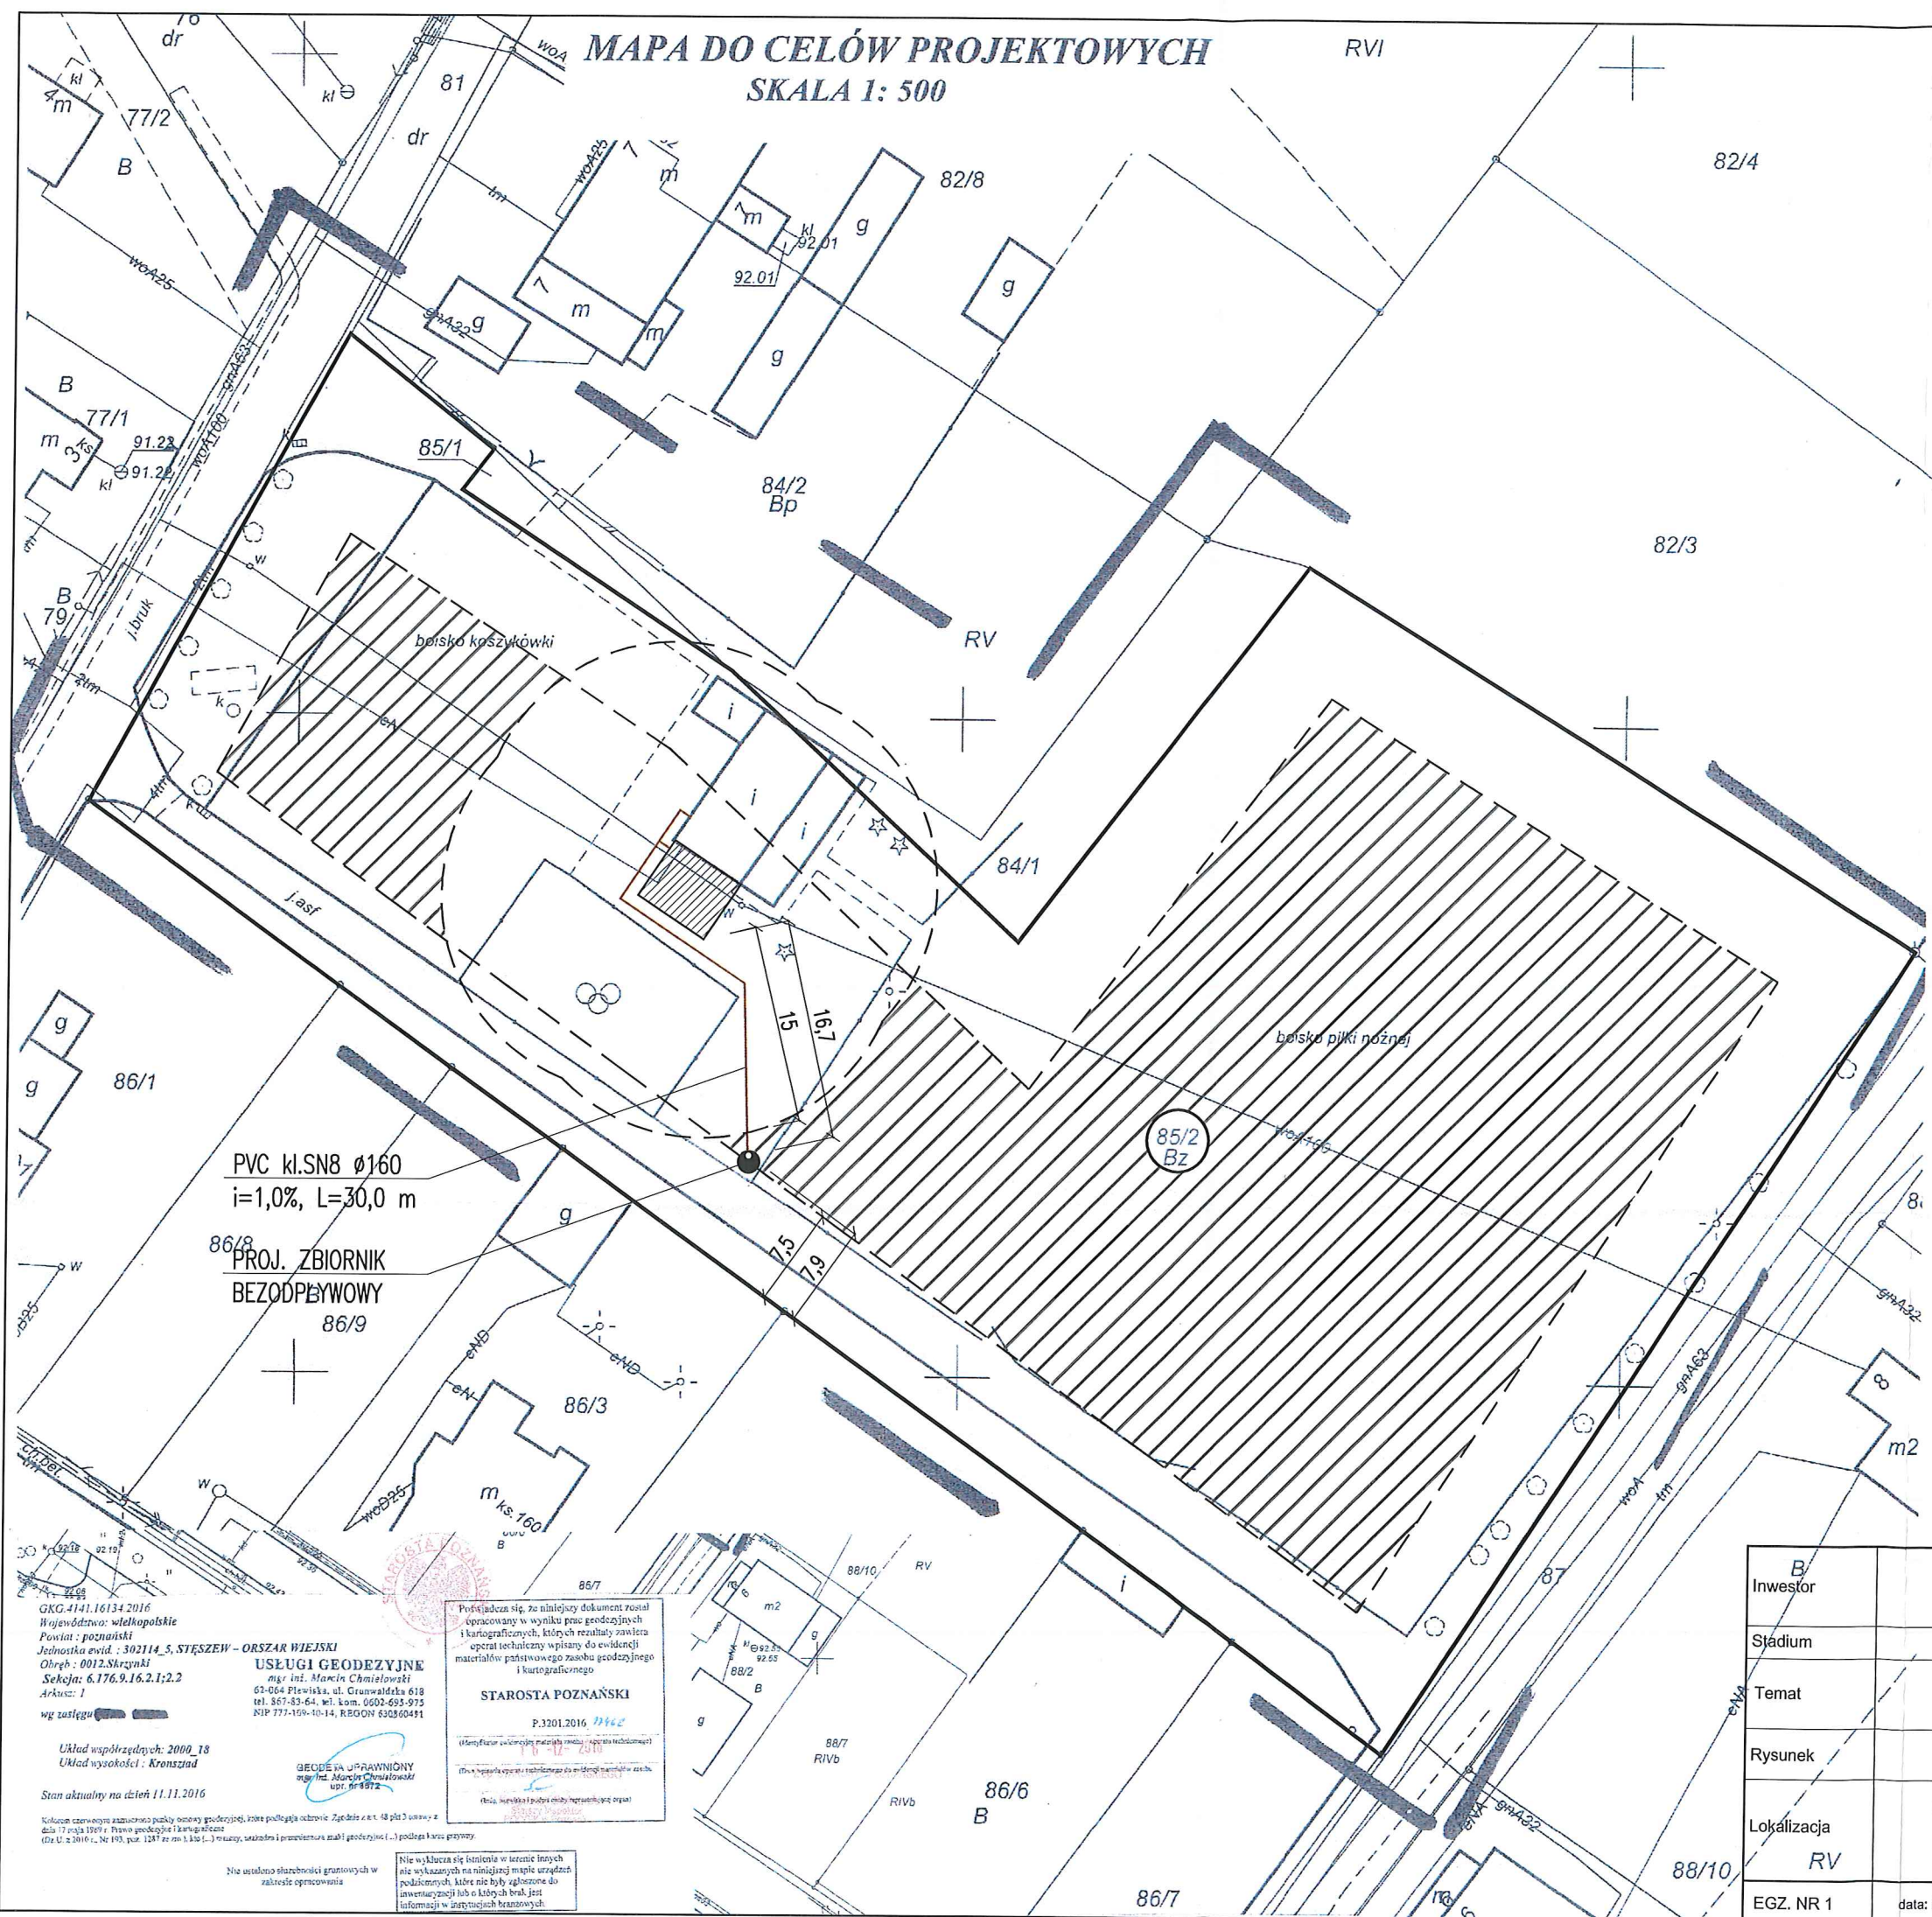

LEGENDA:

- - NR EWID. DZIAŁKI
- - GRANICE GEODEZYJNE NIERUCHOMOŚCI
- - - - - INSTALACJA KANALIZACJI SANIT.
- ▨ - PROJEKTOWANA ZABUDOWA
- ▨ - DOPUSZCZALNY OBRASZ LOKALIZACJI ZBIORNIKA

PVC kl. SN8 Ø160
 i=1,0%, L=30,0 m
**PROJ. ZBIORNIK
 BEZODPŁYWOWY**
 86/9

GKG.4141.16134.2016
 Województwo: wielkopolskie
 Powiat: poznański
 Jednostka ewid.: 302114_5_STĘSZEW - ORSZAR WIEJSKI
 Obręb: 0012.Skrzynki
 Sekcja: 6.176.9.16.2.1;2.2
 Arkusz: 1
 wg zasięgu

USŁUGI GEODEZYJNE
 mgr inż. Marek Chmielowski
 61-064 Pleviska, ul. Granwalda 618
 tel. 867-83-64, tel. kom. 0602-693-973
 NIP 777-159-10-14, REGON 630560481

Przedkładam się, że niniejszy dokument został opracowany w wyniku prac geodezyjnych i kartograficznych, których rezultaty zawiera aparat techniczny wpisany do ewidencji materiałów geodezyjnych i kartograficznych.

STAROSTA POZNAŃSKI
 P.3201.2016.0462
 (Miejscowość ewidencyjna ma zostać uszczegółowiona)

GEODEZA UPRAWNIONY
 mgr inż. Marek Chmielowski
 NIP 619972

Nie ustalono służebności gruntowych w zakresie opracowania.
 Nie wyklucza się istnienia w terenie innych nie wykazanych na niniejszej mapie urządzeń podziemnych, które nie były objęte do inwentaryzacji lub o których brak jest informacji w istniejących branżowych.

Inwestor	B GMINA STĘSZEW ul. Poznańska 11, 62-060 Stęszew
Stadium	PROJEKT BUDOWLANY
Temat	ZBIORNIK BEZODPŁYWOWY
Rysunek	Plan zagospodarowania terenu
Lokalizacja	działka nr ewid. 85/2, obr. Skrzyńki, Ark. 1, 302114-5 ul. Parkowa, 62-060 Skrzyńki, gm. Stęszew
EGZ. NR 1	data: listopad 2018 r. RYS. NR A/1 Skala 1:500