




 

 

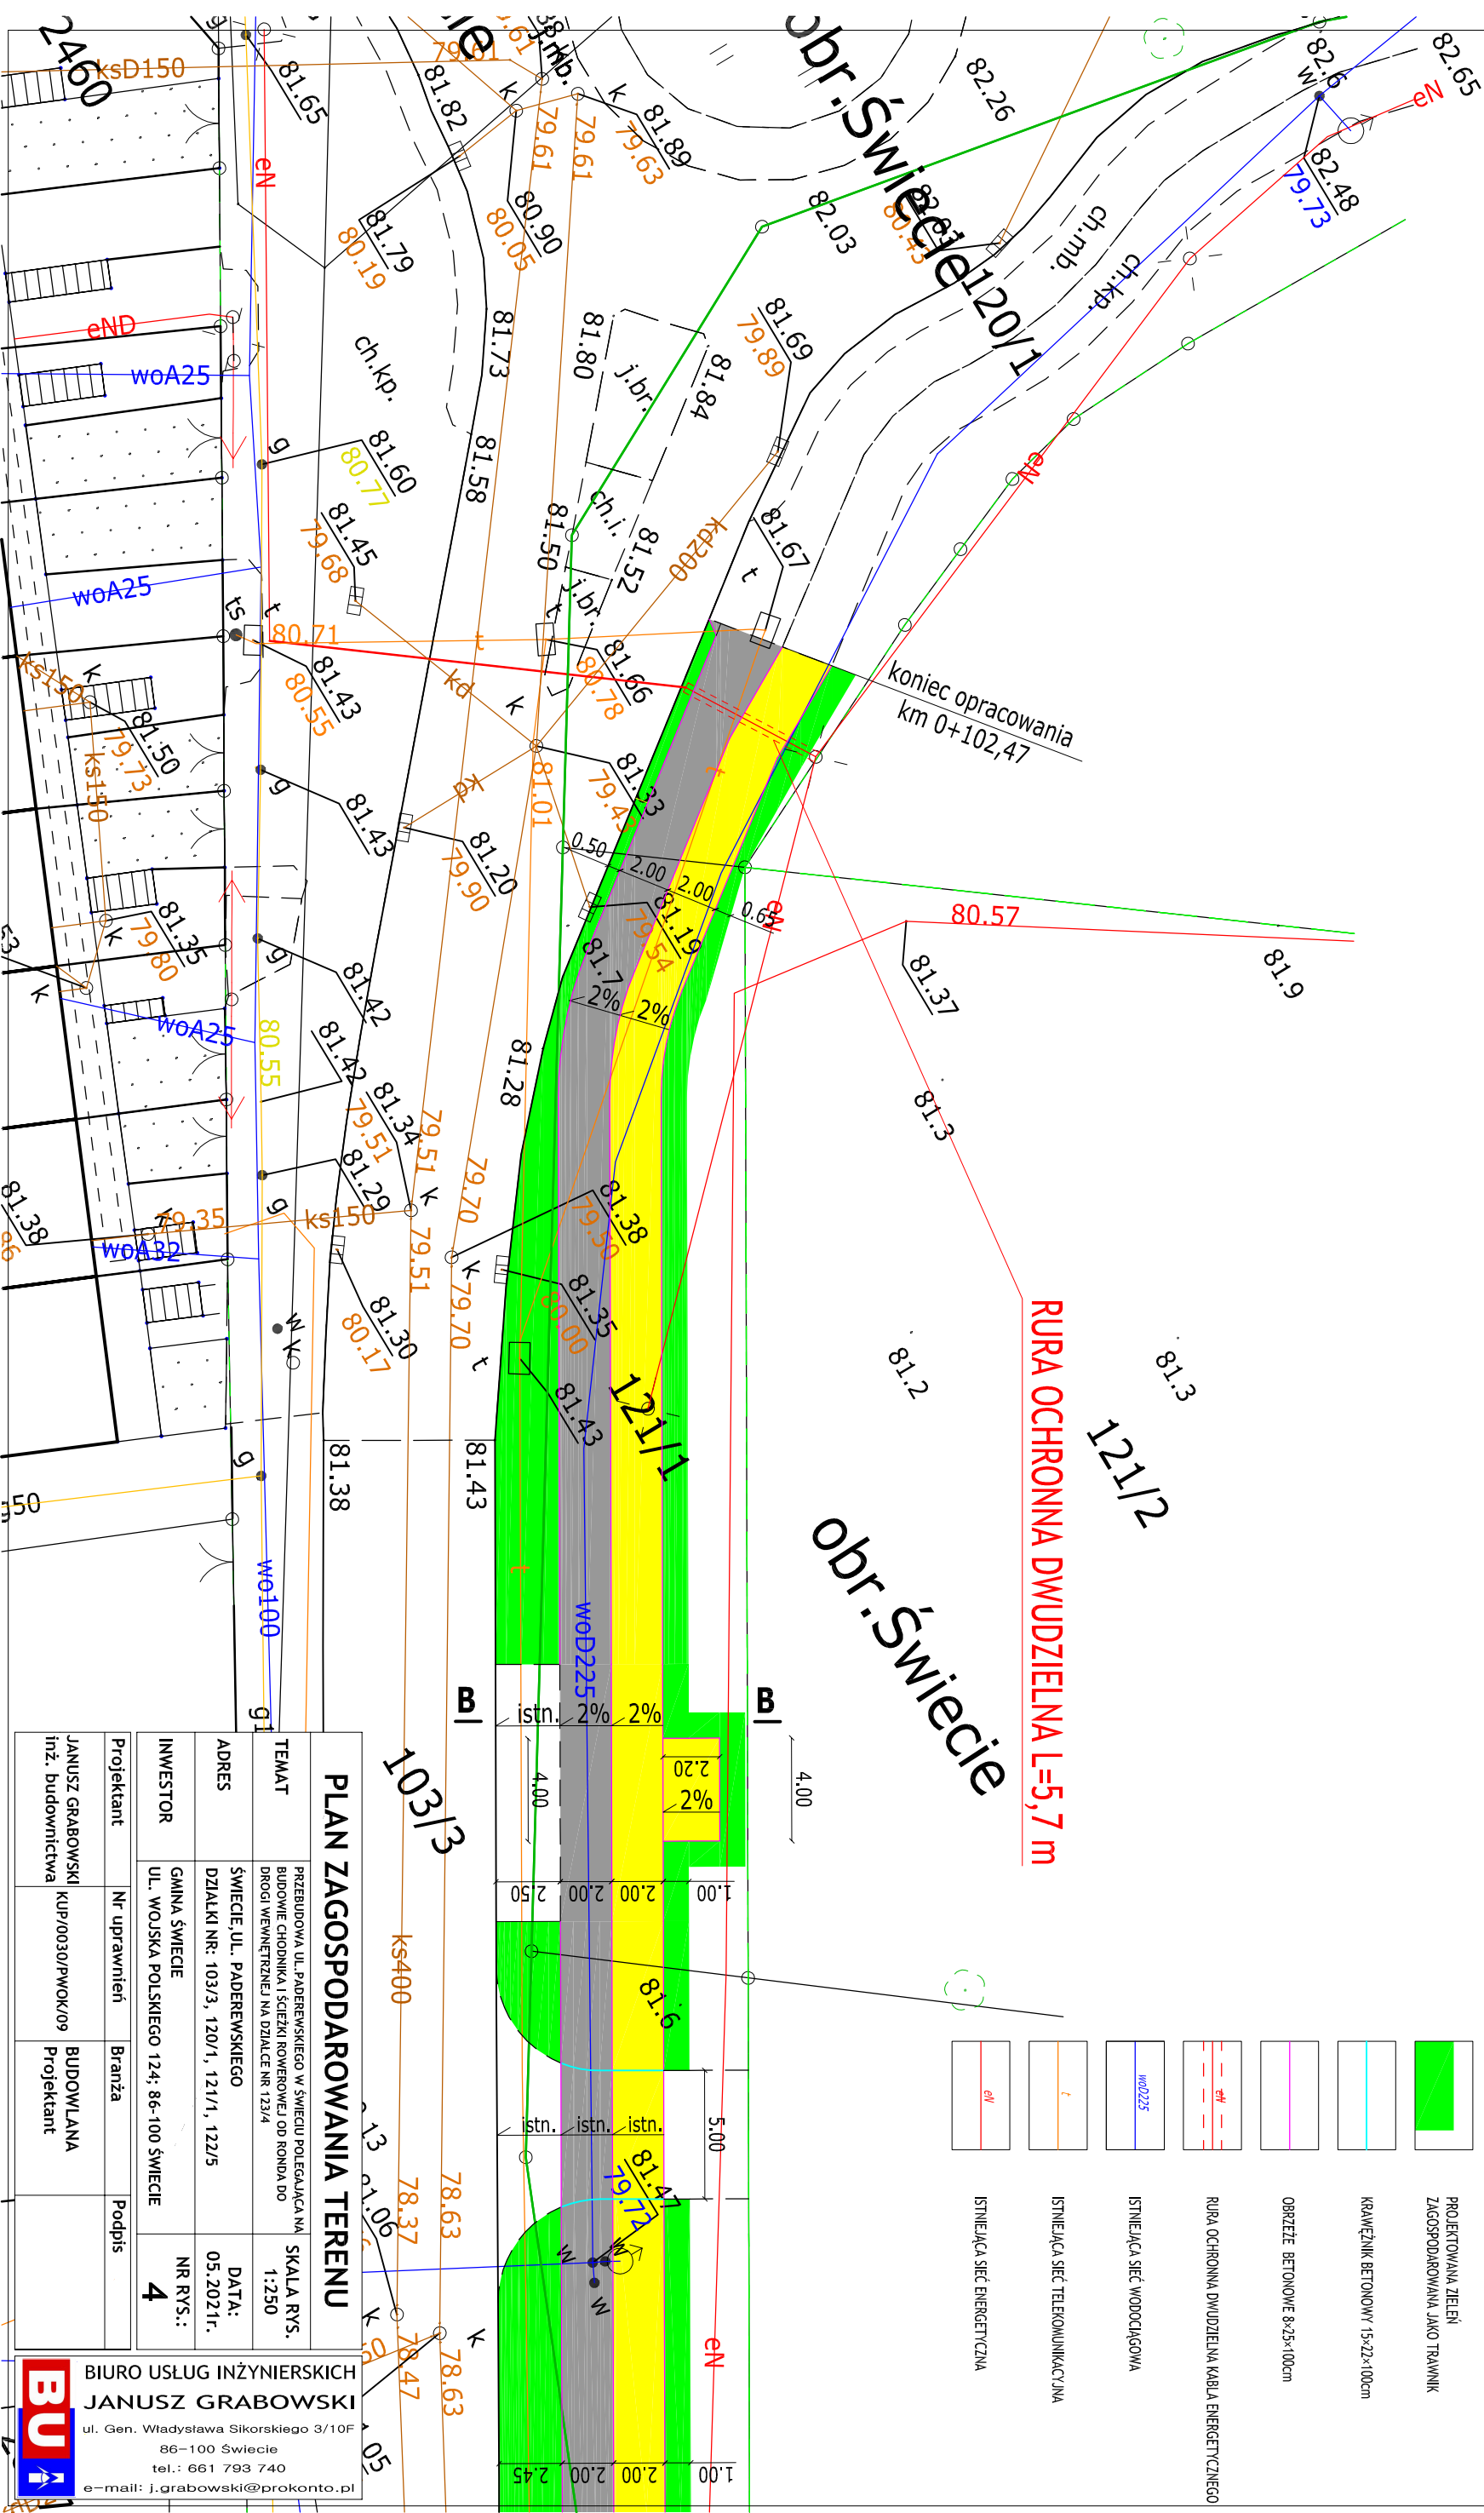


PLAN ZAGOSPODAROWANIA TERENU

SKALA 1:250

LEGENDA:

	PROJEKTOWANY CHODNIK KOSTKA BETONOWA Z FAŁZĄ GR. 8cm, KOLOR SZARY
	PROJEKTOWANA ŚCIEŻKA ROWEROWA MIESZANKA MINERALNO-8ITUMICZNA AC115 GR. 5cm
	PROJEKTOWANA ZIELENI ZAGOSPODAROWANA JAKO TRAWNIK
	KRAWIEŻNIK BETONOWY 15x22x100cm
	OBRIEŻE BETONOWE 8x25x100cm
	RURA OCHRONNA DWUDZIELNA KABLA ENERGETYCZNEGO
	ISTNIEJĄCA SIĘĆ WODODĄCIOWA
	ISTNIEJĄCA SIĘĆ TELEKOMUNIKACYJNA
	ISTNIEJĄCA SIĘĆ ENERGETYCZNA



PLAN ZAGOSPODAROWANIA TERENU			
TEMAT	PRZEBUDOWA UL. PADEREWSKIEGO W ŚWIECIU POLEGAJĄCA NA BUDOWIE CHODNIKA I SIECIKI ROWEWEJ OD ROKNA DO DROGI WEWNĘTRZNEJ NA DZIALCE NR 123/4		SKALA RYS. 1:250
ADRES	ŚWIECIE, UL. PADEREWSKIEGO DZIALKI NR: 103/3, 120/1, 121/1, 122/5		DATA: 05.2021r.
INWESTOR	GMINA ŚWIECIE UL. WOJSKA POLSKIEGO 124; 86-100 ŚWIECIE		NR RYS.: 4
Projektant	Nr uprawnień	Branża	Podpis
JANUSZ GRABOWSKI inż. budownictwa KUP/0030/PWOK/09		BUDOWLANA Projektant	