


RZUT PIWNICY- INSTALACJA POŻ/ALARMOWA 1:100

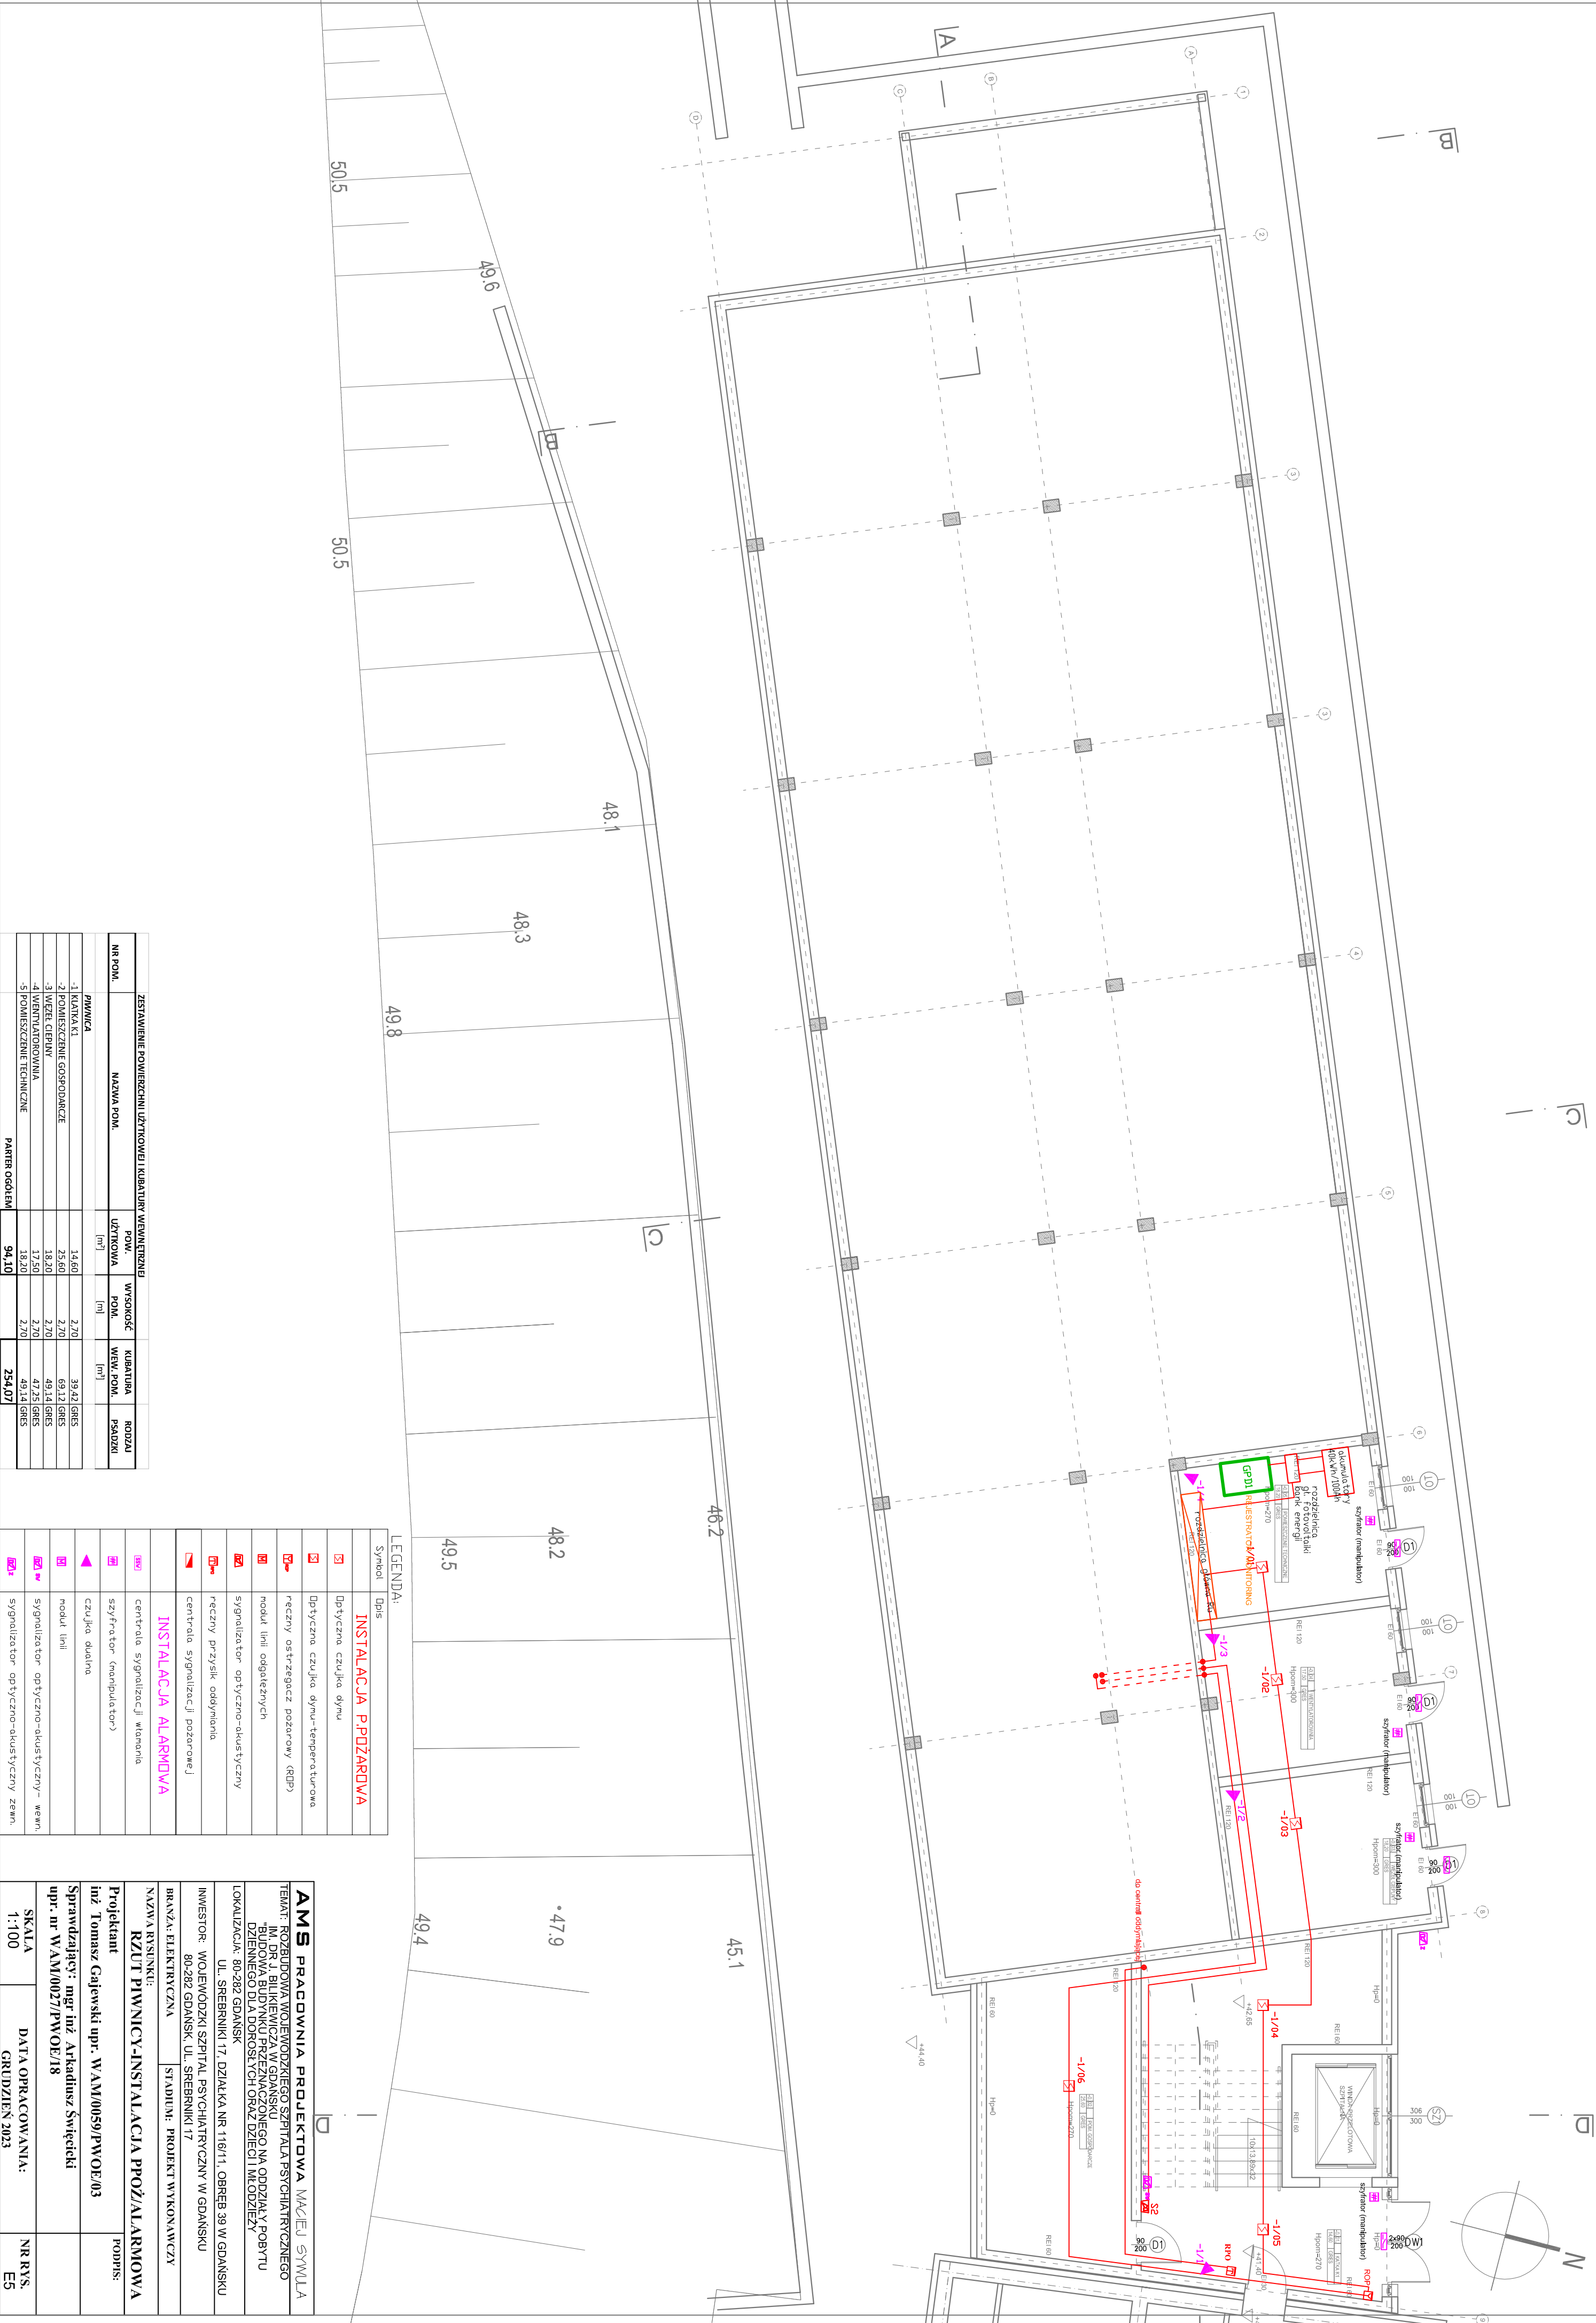

ZESTAWIENIE POWIERZCHNI UŻYTKOWEJ I KUBATURY WEWNĘTRZNEJ				
NR POM.	NAZWA POM.	POW. UŻYTKOWA [m ²]	WYSOKOŚĆ POM. [m]	KUBATURA WEW. POM. [m ³]
PIWNICA				
-1 KATA K1		14,60	2,70	39,42 GRES
-2 POMIESZCZENIE GOSPODARSTWA		25,60	2,70	69,12 GRES
-3 WZĘŁ Ciepły		18,20	2,70	49,14 GRES
-4 WENTYLATOROWNIA		17,50	2,70	47,25 GRES
-5 POMIESZCZENIE TECHNICZNE		18,20	2,70	49,14 GRES
PARTER OGÓŁEM		94,10		254,07

Symbol	Opis
	INSTALACJA P.POŻAROWA
	Opłyczna czujka dymu
	Opłyczna czujka dymu-temperaturowa
	reczny ostrzegacz pożarowy (RPP)
	moduł linii oddgęznych
	sygnalizator optyczno-akustyczny
	reczny przysik oddymiania
	centrala sygnalizacji pożarowej
INSTALACJA ALARMOWA	
	centrala sygnalizacji włamania
	sztyfator (manipulator)
	czujka dymu
	moduł linii
	sygnalizator optyczno-akustyczny- wewn.
	sygnalizator optyczno-akustyczny- zewn.

AMS PRACOWNIA PROJEKTOWA MACIEJ SYWILA	
TEMAT: ROZBUDOWA MOJEODPODKIEGO SZPITALA PSYCHIATRYCZNEGO IM. DR. J. BILKIEWICZA W GDANSKU	
"BUDOWA BUDYNKU PRZEMIANOWANEGO NA ODDZIAŁY POBYTU DZIENNEGO DLA DOROSŁYCH ORAZ DZIECI I MŁODZIEŻY	
LOKALIZACJA: 80-282 GDANSK	
UL. SREBRNIKI 17, DZIAŁKA NR 116/11, OBRĘB 39 W GDANSKU	
INWESTOR: WOJEWODZKI SZPITAL PSYCHIATRYCZNY W GDANSKU	
80-282 GDANSK, UL. SREBRNIKI 17	
BRANŻA: ELEKTRYCZNA	
STADIUM: PROJEKT WYKONAWCZY	
NAZWA RYSUNKU:	
RZUT PIWNICY-INSTALACJA POŻ/ALARMOWA	
Projektant inż. Tomasz Gajewski upr. WAM/0059/PWOE/03	
Sprawdzający: mgr inż. Arkadiusz Świętlicki upr. nr WAM/0027/PWOE/18	
SKALA 1:100	DATA OPRACOWANIA: GRUDZIEŃ 2023
NR RYS. E5	