

*NPRONADZONA wentylacja mechaniczna  
NADLEWKA JEST ZMIANA KIERUNKU  
NIEMA WPŁYWA NA UZBODNIENIE 2 DMH  
08.05.2014*

Uzgodniono pod względem wymagań higienicznych i zdrowotnych bez zastrzeżeń / z zastrzeżeniami


*mgr inż. Michał Władzik*  
Rzecznik do spraw sanitarnohigienicznych nr upr. 6.5020/2013 w zakresie budownictwa ogólnego bez uprawnień gabinetu zdrowia zam. 44-100 Skalna 50  
mgr inż. Władzik pl tel. 794406669

*L.p. opinii 06/2017*  
*Data 08/05/17*

ZESTAWIENIE POWIERZCHNI PARTERU

NR POM.	POMIESZCZENIE	POSADZKA	POW. UŻYTKOWA m <sup>2</sup>	POW. CAŁKOWITA m <sup>2</sup>
0.1	WIATROLAP	PLYTKI CERAMICZNE	4.48	4.48
0.2	KORYTARZ	PLYTKI CERAMICZNE	8.12	8.12
0.3	POKÓJ WYCHOWAWCÓW	PARKIET	9.61	9.61
0.4	POM. SOCJALNE-PORZĄDKOWE	PARKIET	9.89	9.89
0.5	POKÓJ DYREKTORA	PARKIET	9.20	9.20
0.6	SALA PRZEDSZKOLNA	WYKŁADZINA	40.72	40.72
0.7	WC	PLYTKI CERAMICZNE	5.04	5.04
0.8	KOMUNIKACJA SZATNIA	PLYTKI CERAMICZNE	9.05	10.70
0.9	HALL	PLYTKI GRESOWE	8.18	8.18
0.10	SALA LEKCYJNA	PARKIET	23.61	23.61
0.11	SALA LEKCYJNA	PARKIET	24.23	24.23
0.12	KŁATKA SCHODOWA	PLYTKI GRESOWE	2.1	2.1
0.13	HALL	PLYTKI GRESOWE	15.17	15.17
0.14	SALA KOREKCYJNA	PARKIET	54.90	54.90
0.15	WC DAMSKI WC DLA NIEPEŁNOSP.	PLYTKI GRESOWE	3.63	3.63
0.16	WC MĘSKI	PLYTKI GRESOWE	3.09	3.09
0.17	SZATNIA	PLYTKI GRESOWE	3.56	3.56
0.18	SZATNIA	PLYTKI GRESOWE	3.30	3.30
RAZEM:			235.89	237.54


*DNIA 18.03.2018*

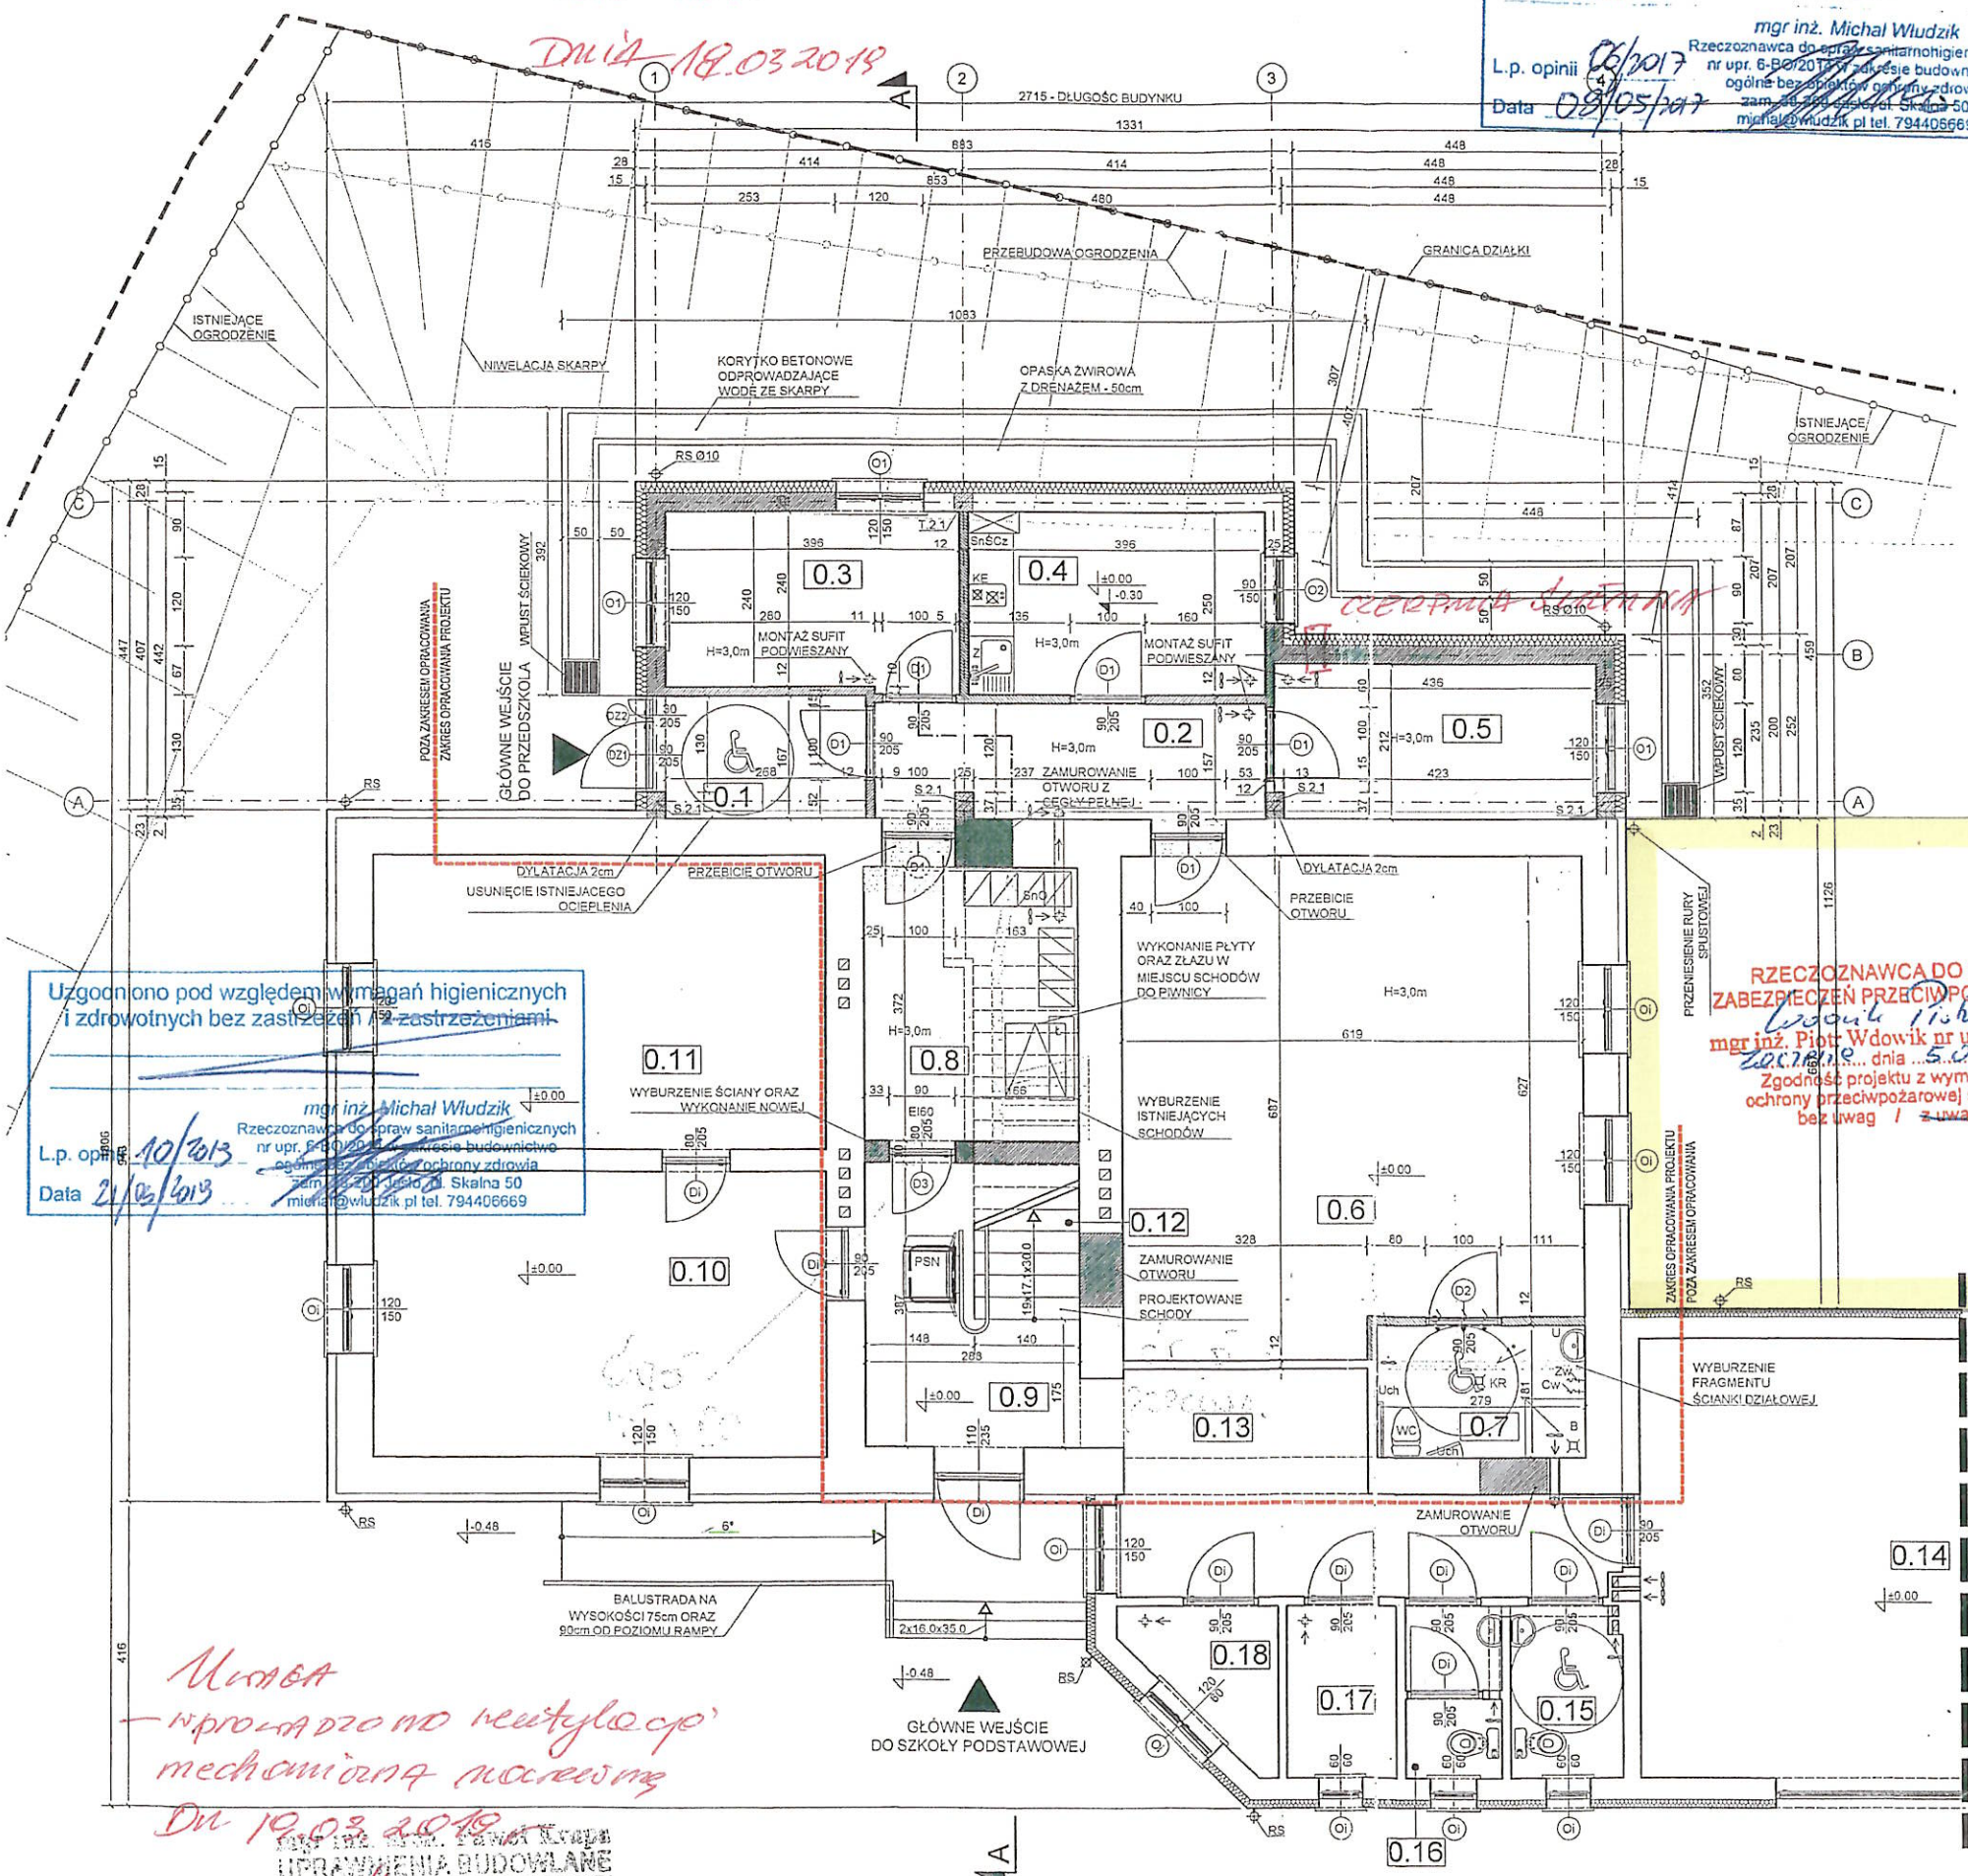

**PLANOWANA ROZBUDOWA**

- WYPOSAŻENIE - symbole
- U - UMYWALKA
  - SnO - SZAFKA NA ODZIEŻ WERZCHNIA
  - SnSCZ - SZAFKA NA ŚRODKI CZYSTOŚCI
  - Z - ZŁEW Z OCIEKACZEM
  - KE - KUCHENKA ELEKTRYCZNA NABŁATOWA
  - KR - ODPIYK POSADZKOWY
  - WC - MUSZLA USTEPEOWA
  - B - BRODZIK
  - Uch - UCHWYT
  - Zw - ZIMNA WODA
  - Cw - CIEPŁA WODA
  - L - ŁAWKA
  - PSN - PLATFORMA SCHODOWA

- WYMIARY OTWORÓW:
- OKIENNYCH - PODANE W ŚWIETLE MURU
  - DRZWIOWYCH - PODANE W ŚWIETLE OŚCIEŻY

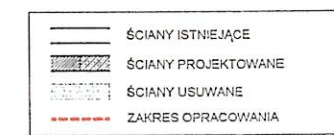

Uzgodniono pod względem wymagań higienicznych i zdrowotnych bez zastrzeżeń / z zastrzeżeniami

*mgr inż. Michał Władzik*  
Rzecznik do spraw sanitarnohigienicznych nr upr. 6.5020/2013 w zakresie budownictwa ogólnego bez uprawnień gabinetu zdrowia zam. 44-100 Skalna 50  
mgr inż. Władzik pl tel. 794406669

*L.p. opinii 10/2013*  
*Data 21/05/13*

**RZECZCZOWNCA DO SPRAW ZABEZPIECZEŃ PRZECIWPÓŻAROWYCH**

*mgr inż. Piotr Wdowik*  
nr upr. 598/2014  
z dnia 5.05.2014  
Zgodność projektu z wymaganiami ochrony przeciwpożarowej stwierdzam bez uwag / z uwagami

- UWAGA:
- RYSUNKI ARCHITEKTONICZNE ROZPATRYWAĆ WYŁĄCZNIE Z OPACOWANAMI BRANŻOWYMI
  - WYSOKOŚĆ BARIEREK: MIN. 110cm
  - W SPRAWACH NIEOKREŚLONYCH W PROJEKIE NALEŻY STOSOWAĆ:
    1. WYKONANIE I ODBIORU ROBÓT BUDOWLANO-MONTAŻOWYCH
    2. OBOWIĄZUJĄCE NORMY
    3. INSTRUKCJE I WARUNKI TECHNICZNE PRODUCENTÓW LUB DOSTAWCÓW MATERIAŁÓW
    4. WYMIARY NALEŻY SPRAWDZIĆ NA BUDOWIE, W RAZIE WYSTĄPIENIA ISTOTNYCH ROZBIEŻNOŚCI Z PROJEKTEM, NALEŻY SKONSULTOWAĆ SIĘ Z AUTORAMI PROJEKTU
  - OPIS PROJEKTOWANYCH PRZEGRÓD ZAMIESZCZONO NA RYSUNKU A6

**PRAWA AUTORSKIE ZASTRZEŻONE**

Projekt architektoniczny podlega ochronie praw autorskich zgodnie z ustawą „o prawie autorskim i prawach pokrewnych z dnia 04.02.1994r. (Dz. Ustaw nr 24 poz.83 z dnia 23.02.1994r. z późniejszymi zm.) Powielanie, wykorzystywanie w całości lub części bez zgody autora – zabronione.

**- ARCHITEKTURA -**

Branża: PROJEKT ARCHITEKTONICZNO-BUDOWLANY ROZBUDOWY I PRZEBUDOWY SZKOŁY PODSTAWOWEJ W PIOTRKOWICACH O ODDZIAŁ PRZEDSZKOLNY

Ob ekt: SZKOŁA PODSTAWOWA W PIOTRKOWICACH

Adres budowy: dz. nr 398, obr. Piotrkowice, gm. Tuchów

Inwestor: Gmina Tuchów, ul. Rynek 1, 33-170 Tuchów

**RZUT PARTERU**

Pracownik: mgr inż. arch. Paweł Krupa specjalność architektoniczna upr. bud. Nr Rz/A-09/10

Sprawdzający: mgr inż. arch. Piotr Baka specjalność architektoniczna upr. bud. Nr 371/2000

Opacowanie: mgr inż. Paweł Łątka

Opacowanie: **ARCH-PRO** PRACOWNIA PROJEKTOWA ARCHITEKTONICZNO-URBANISTYCZNA UL. ZIELONA 2, 33-170 TUCHÓW, tel. 608-104-462, www.archpro.eu

Tuchów kwiecień 2017

*UWAGA*  
*NPRONADZONA wentylacja mechaniczna*  
*DN 19.03.2018*


*mgr inż. Paweł Krupa*  
UPRAWNIENIA BUDOWLANE  
W SPECJALNOŚCI ARCHITEKTONICZNEJ  
Nr REA 09/10



WPROWADZONO ZMIANY WENTYLACJI  
MECHANICZNEJ KOLOREM CZERWONYM  
ZMIANY SA NIEISTOTNE

PROJEKTANT  
mgr inż. Grzegorz Pabjan  
Upr. budowl. do projektowania bez ograniczeń,  
w specjalności instalacyjnej w zakresie sieci,  
instalacji urządzeń: wodociągowych i kanaliza-  
cyjnych, ciepłych, wentylacyjnych i gazowych  
Nr ewid. S-199/02  
19.02.2019.

*mirna metelko*  
19.03.2019

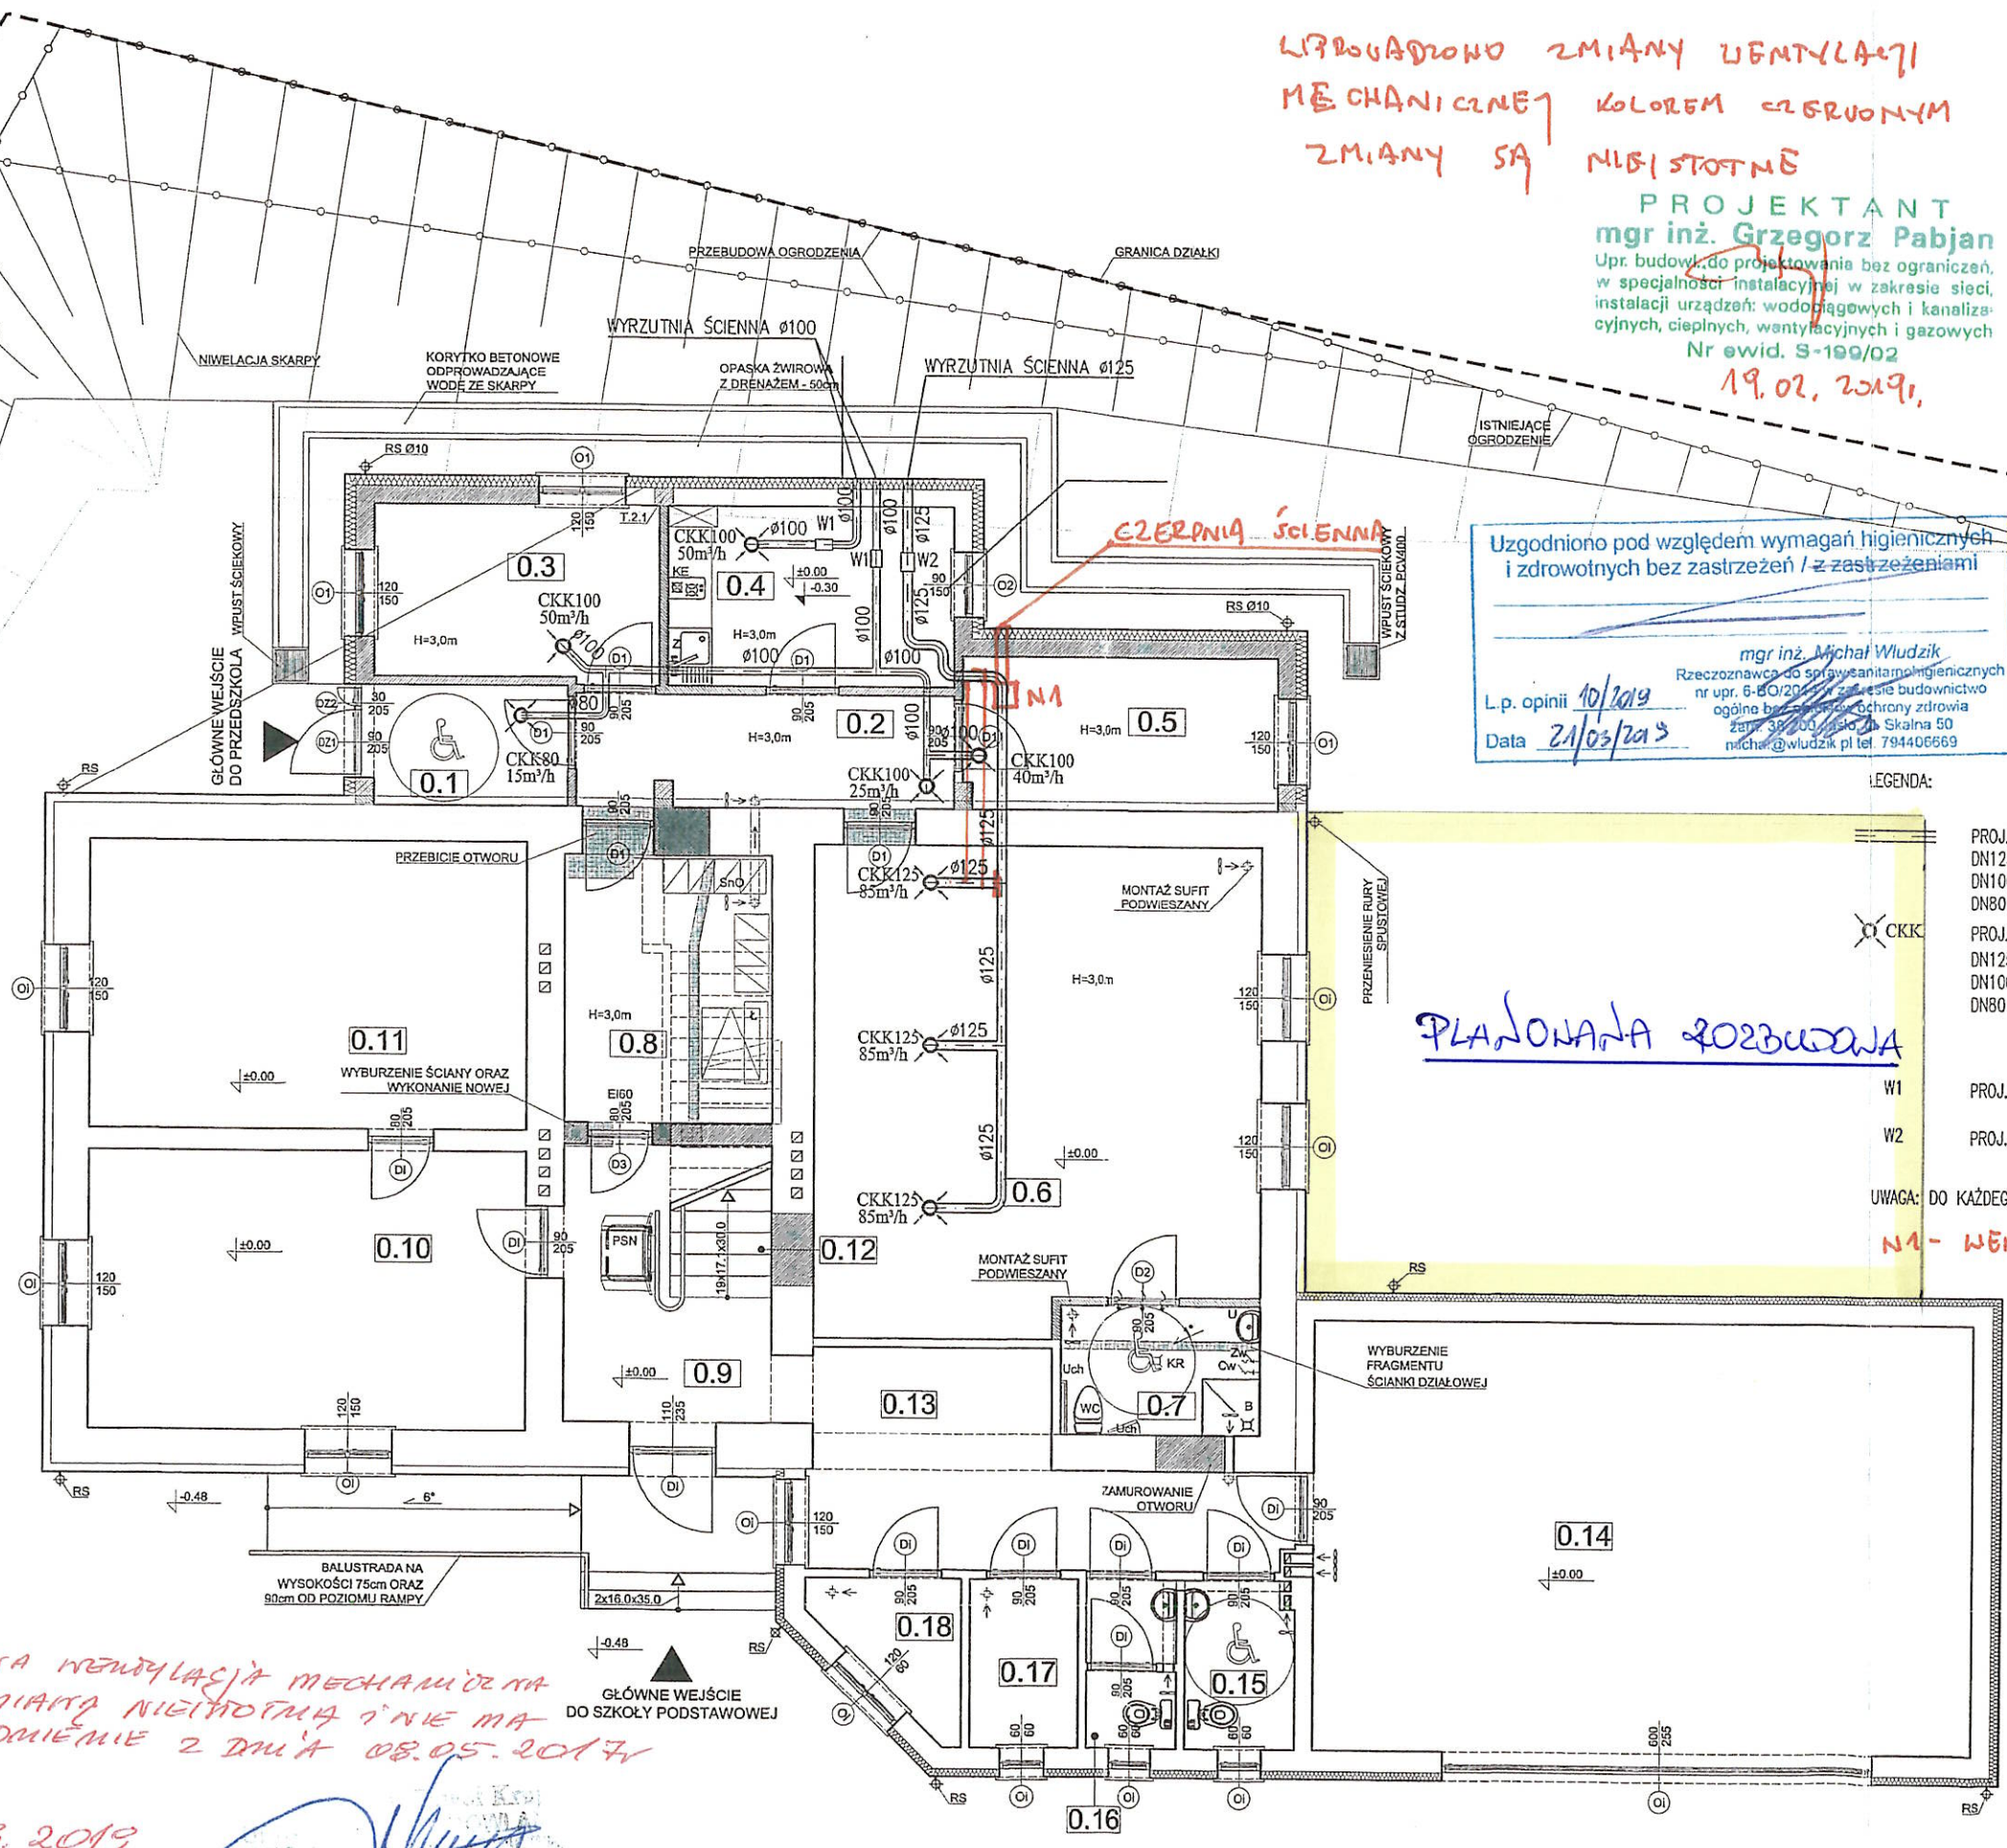

Uzgodniono pod względem wymagań higienicznych  
i zdrowotnych bez zastrzeżeń / z zastrzeżeniami

mgr inż. Michał Władzik  
Rzecznik ds. spraw sanitarno-higienicznych  
nr upr. 6-60/2017 z zakresu budownictwo  
ogólne branża sanitarno-higieniczna  
zam. 37-000 Jasio, ul. Skalna 50  
michal@wladzik.pl tel. 794406669

L.p. opinii 10/2019  
Data 21/03/2019

LEGENDA:

- PROJ. KANAŁY WYWIEWNE SPIRO
- DN125 - 14.0mb
- DN100 - 13.0mb
- DN80 - 2.0mb
- PROJ. ANEMOSTATY WYWIEWNE
- DN125 - 3szt.
- DN100 - 4szt.
- DN80 - 1szt.
- PROJ. WENTYLATOR KANAŁOWY WYWIEWNY TD-160/100N SILENT - 2szt.
- W2
- PROJ. WENTYLATOR KANAŁOWY WYWIEWNY TD-350/125 - 1szt.
- UWAGA: DO KAŻDEGO WENTYLATORA STOSOWAĆ REGULATOR REB-1 - 3szt.
- NA - WENTYLATOR NAQUIENNY KANAŁOWY

PLANOWANA ROZBUDOWA

N PROJEKTA DZIAŁKA WENTYLACJA MECHANICZNA NA  
NAKLEJONA JEŚĆ ZMIANA NIEISTOTNA I NIE MA  
WPŁYWKU NA KZODOWANIE 2 DZIAŁ 08.05.2017

DATA 18.03.2019

*[Signature]*

NAZWA I ADRES OBIEKTU: ROZBUDOWA I PRZEBUDOWA SZKOŁY PODSTAWOWEJ O ODDZIAŁ PRZEDSZKOLNY NA DZIAŁCE NR 398 W PIOTRKOWICACH		
PRZEDMIOT RYSUNKU: RZUT PARTERU - INSTALACJA WENTYLACJI		
PROJEKTANT: mgr inż. Grzegorz Pabjan upr. nr. S-199/02 spec. sieci i instalacje sanitarne	PODPIS: <i>[Signature]</i>	
OPRACOWANIE: mgr inż. Renata Przybylska		
SPRAWDZAJĄCY: mgr inż. Grzegorz Furmański upr. nr. NBUA-7342/43/98 spec. sieci i instalacje sanitarne		
DATA: 04.2017	SKALA: 1:100	NR RYS.: 11