


Zapewnik
do 23/12/09/2016
12.12.2016

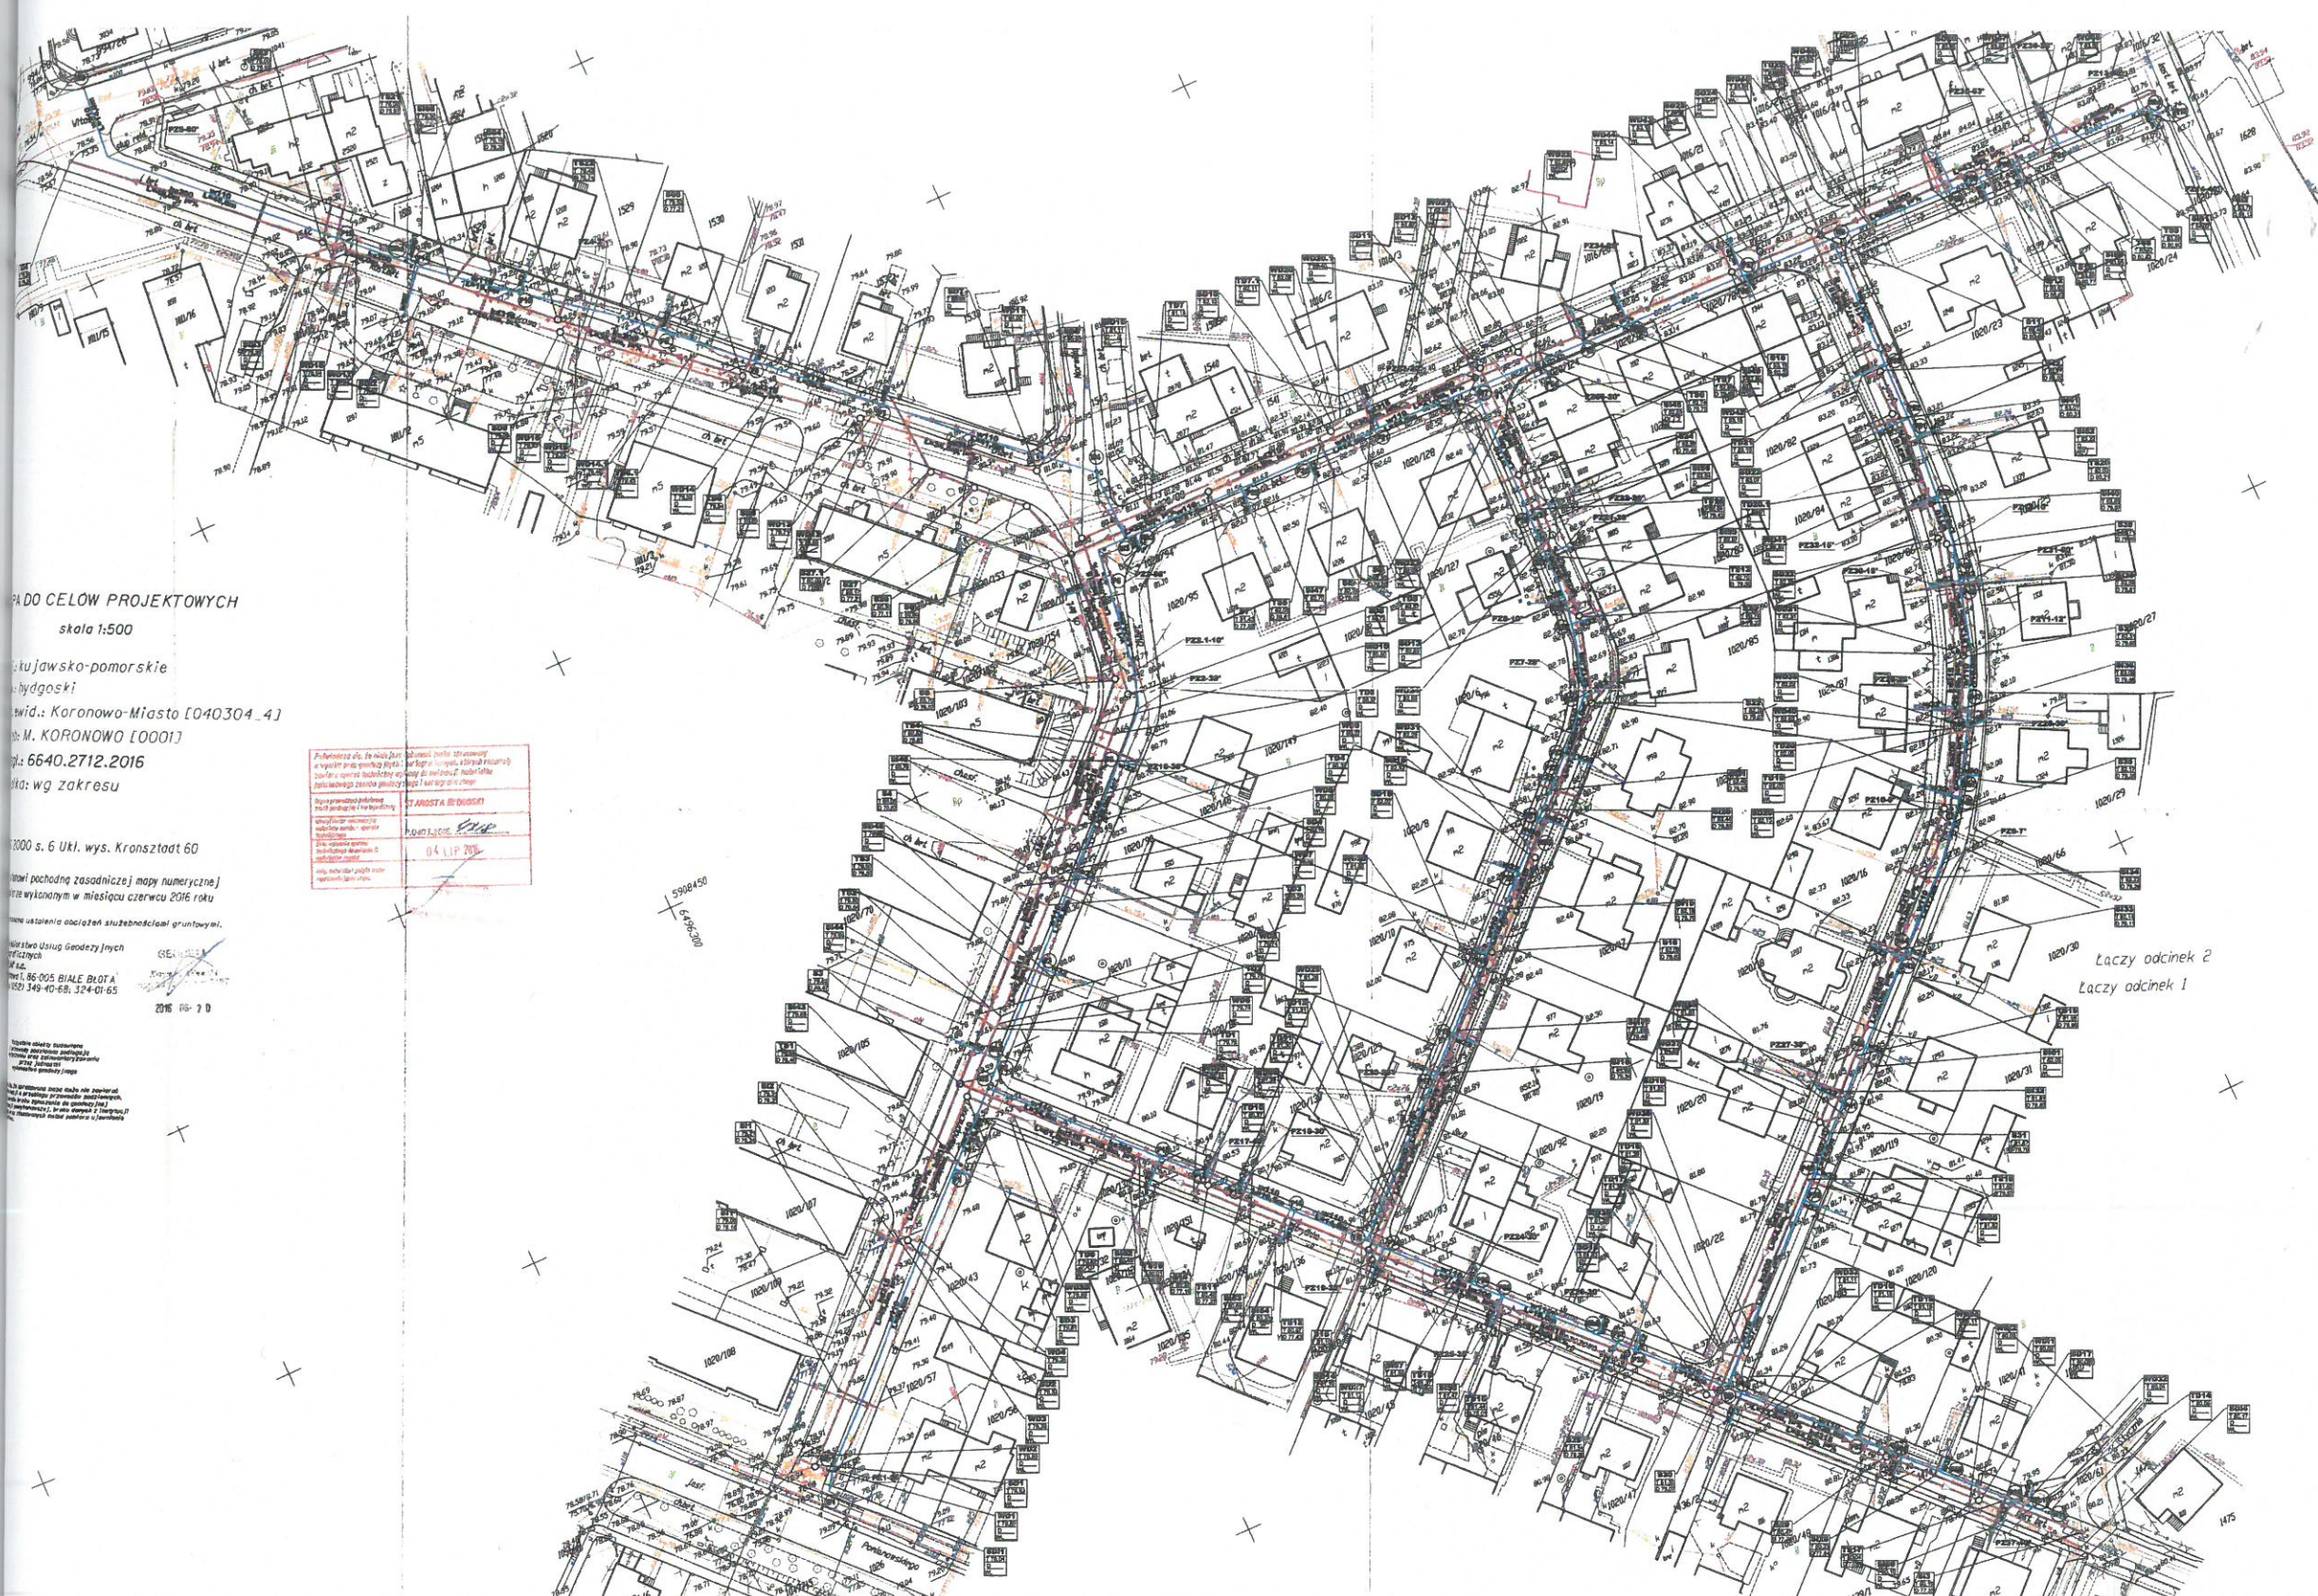

- LEGENDA**
- Proj. grawitacyjna sieć kanalizacji sanitarnej Dn200 z odcinkami przyłącznymi Dn160
 - Proj. grawitacyjna sieć kanalizacji deszczowej Dn315 z przykanalikami Dn200
 - Proj. sieć wodociągowa z odcinkami przyłącznymi
 - Istn. elementy uzbrojenia terenu przeznaczone do likwidacji
 - Proj. studnia rewizyjna kanalizacji sanitarnej Dn1200
 - Istn. studnia kanalizacji sanitarnej
 - Proj. studnia inspekcyjna Dn425 kanalizacji sanitarnej
 - Proj. studnia Dn1200 kanalizacji deszczowej
 - Istn. studnia kanalizacji deszczowej
 - Proj. wpust kanalizacji deszczowej
 - Nr wadów wodociągowych
 - Nr przyłączy wodociągowych
 - Proj. hydrant HP-80 nadziemny

DO CELÓW PROJEKTOWYCH
skala 1:500

ul. Jawsko-pomorskie
Bydgoski
wid.: Koronowo-Miasto [040304_4]
M. KORONOWO [0001]
6640.2712.2016
wg zakresu

Publikacja niniejsza jest zgodna z projektem technicznym i nie stanowi gwarancji jakości. Wszelkie zmiany i poprawki należy dokonywać zgodnie z projektem technicznym i nie stanowi gwarancji jakości. Wszelkie zmiany i poprawki należy dokonywać zgodnie z projektem technicznym i nie stanowi gwarancji jakości.

STAROSTA BYDGOSKI
04 LIP 2016

2000 s. 6 Ukl. wys. Kronszlad 60
pochodzący z zasadniczej mapy numerycznej
wykonanej w miesiącu czerwcu 2016 roku
ustanowiła sędziów służebności gruntowej.
Urząd Usług Geodezyjnych
ul. Białe Błota 1
86-005 BIAŁE BŁOTA
149-40-68, 324-01-65
2016 RS-7 D

Łaczy odcinek 2
Łaczy odcinek 1

INŻYNIERIA SANITARNA		ul. Piasek 21 86-200 Chociszewo tel. 22 22 22 22 22	
Zadanie: Projektowanie sanitarnych ulic, sieci kanalizacji sanitarnej i wodociągowej z odcinkami przyłącznymi oraz budowa sieci kanalizacji deszczowej w ul. Białej i ul. na Oka 1000-lecia w Koronowie			
Inwestor: Gmina Koronowo ul. Plac Zwycięstwa 1, 86-010 Koronowo			
Projektant: mgr inż. Sławomir Matuszak 5.10.2016			
Sprawdź: mgr inż. Piotr Błaszczak 5.10.2016			
Opracował: inż. Janusz Gajda 5.10.2016			
Lp. rys. 1.0218		SKALA 1:500 NR RYS. 2S	

Za zgodność z oryginałem
MGR INŻ. SŁAWOMIR MATUSZAK