

MAPA DO CELÓW PROJEKTOWYCH

Skala 1 : 500

ND.6640.397.2019

mięscowość : Września

identyfikator i jednostka ewidencyjna : 303005_4 – m. Września

identyfikator i obręb : 0500 - Września

układ współrzędnych prostokątnych płaskich : „układ 2000”

układ wysokościowy: „Kronsztad 60 ”

arkusz: 6 działka: wg zasięgu

Sekcja: 6.176.17.22.3.3

6.175.17.02.1.1

6.175.17.02.1.3

6.175.17.02.1.2

6.175.17.02.1.4

GEODETA UPRAWNIONY nr rej. 9144

Piotr Wierchosiński

62-300 Września, ul. Wczasowa 21

tel. 061/436-33-94, 0 601-808-925

NIP 789-104-29-13, REG. 630484825

data opracowania mapy: 25.07.2019

Poświadczam, że niniejszy dokument został opracowany w wyniku prac geodezyjnych i kartograficznych, których rezultaty zawiera operat techniczny wpisany do ewidencji materiałów państwowego zasobu geodezyjnego i kartograficznego

STAROSTA WRZESIŃSKI

P.3030.2019.1633

(Identyfikator ewidencyjny materiału zasobu – operatu technicznego)

2019-08-09

(Data wpisania operatu technicznego do ewidencji materiałów zasobu)

z up. Starosty

Małgorzata Nowaczyk
Geodeta Powiatowy


(Imię, nazwisko i podpis osoby reprezentującej urząd)

POTWIERDZAM ZGODNOŚĆ MAPY Z ORYGINAŁEM


LEGENDA

PROJEKTOWANE PRZEWODY WODOCIĄGOWE

PROJEKT: BUDOWA PRZYŁĄCZA WODOCIĄGOWEGO I KANALIZACYJNEGO REALIZOWANEGO W RAMACH ZADANIA: "REWITALIZACJA TERENU PARKU IM. MARSZAŁKA JÓZEFA PIŁSUDSKIEGO WE WRZESNI"	PROJEKTOWAŁ: inż. Ryszard Okoński upr. GPKG - I-7341 - 71/96	PODPIS:	TREŚĆ RYSUNKU: Rys.1 Projekt zagospodarowania terenu
INWESTOR: Gmina Września; ul. Ratuszowa 1, 62-300 Września	BRANŻA: Sanitarna	STADIUM: PB, PW	
ADRES: ul. Parkowa, działki numer 465 i 452/1 obręb 0500 Września	DATA: 18.11.2019	SKALA: 1:500	NR RYS.: S.1

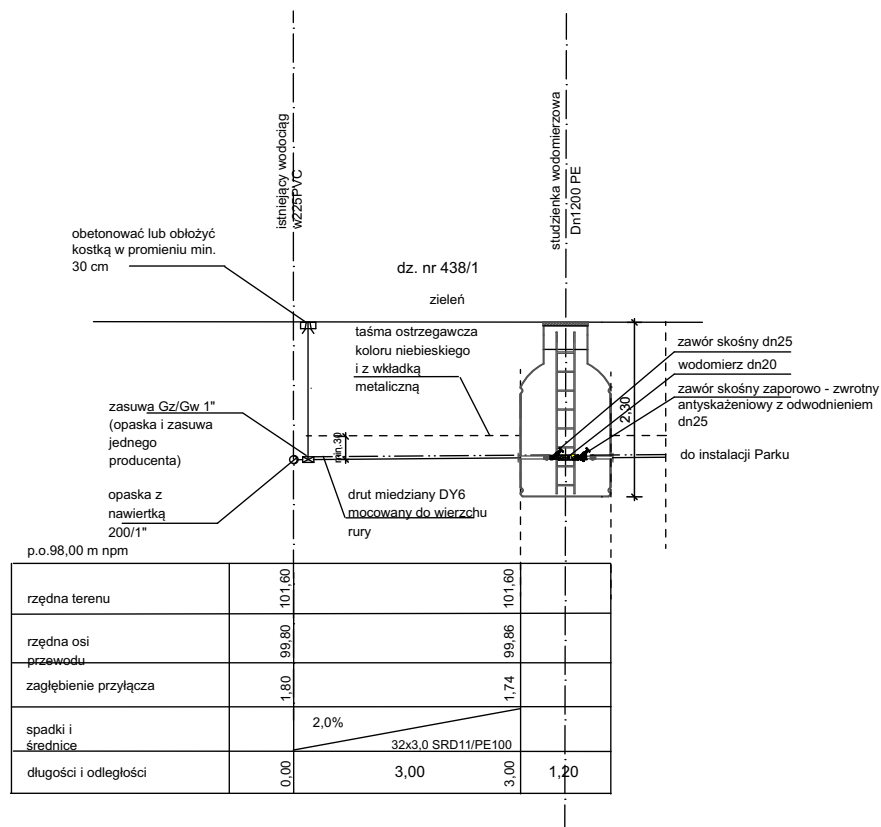

PROJEKT: BUDOWA PRZYŁĄCZA WODOCIĄGOWEGO I KANALIZACYJNEGO REALIZOWANEGO W RAMACH ZADANIA: "REWITALIZACJA TERENU PARKU IM. MARSZAŁKA JÓZEFA PIŁSUDSKIEGO WE WRZEŚNI"	PROJEKTOWAŁ: inż. Ryszard Okoński upr. GPKG - I -7341 - 71/96	PODPIS:	TREŚĆ RYSUNKU: Profil przyłącza wodociągowego	
	INWESTOR: Gmina Września; ul. Ratuszowa 1, 62-300 Września	BRANŻA: Sanitarna		STADIUM: PB, PW
	ADRES: ul. Parkowa, działki numer 438/1 obręb 0500 Września	DATA: 18.11.2019	SKALA: 1:100	NR RYS.: S.2

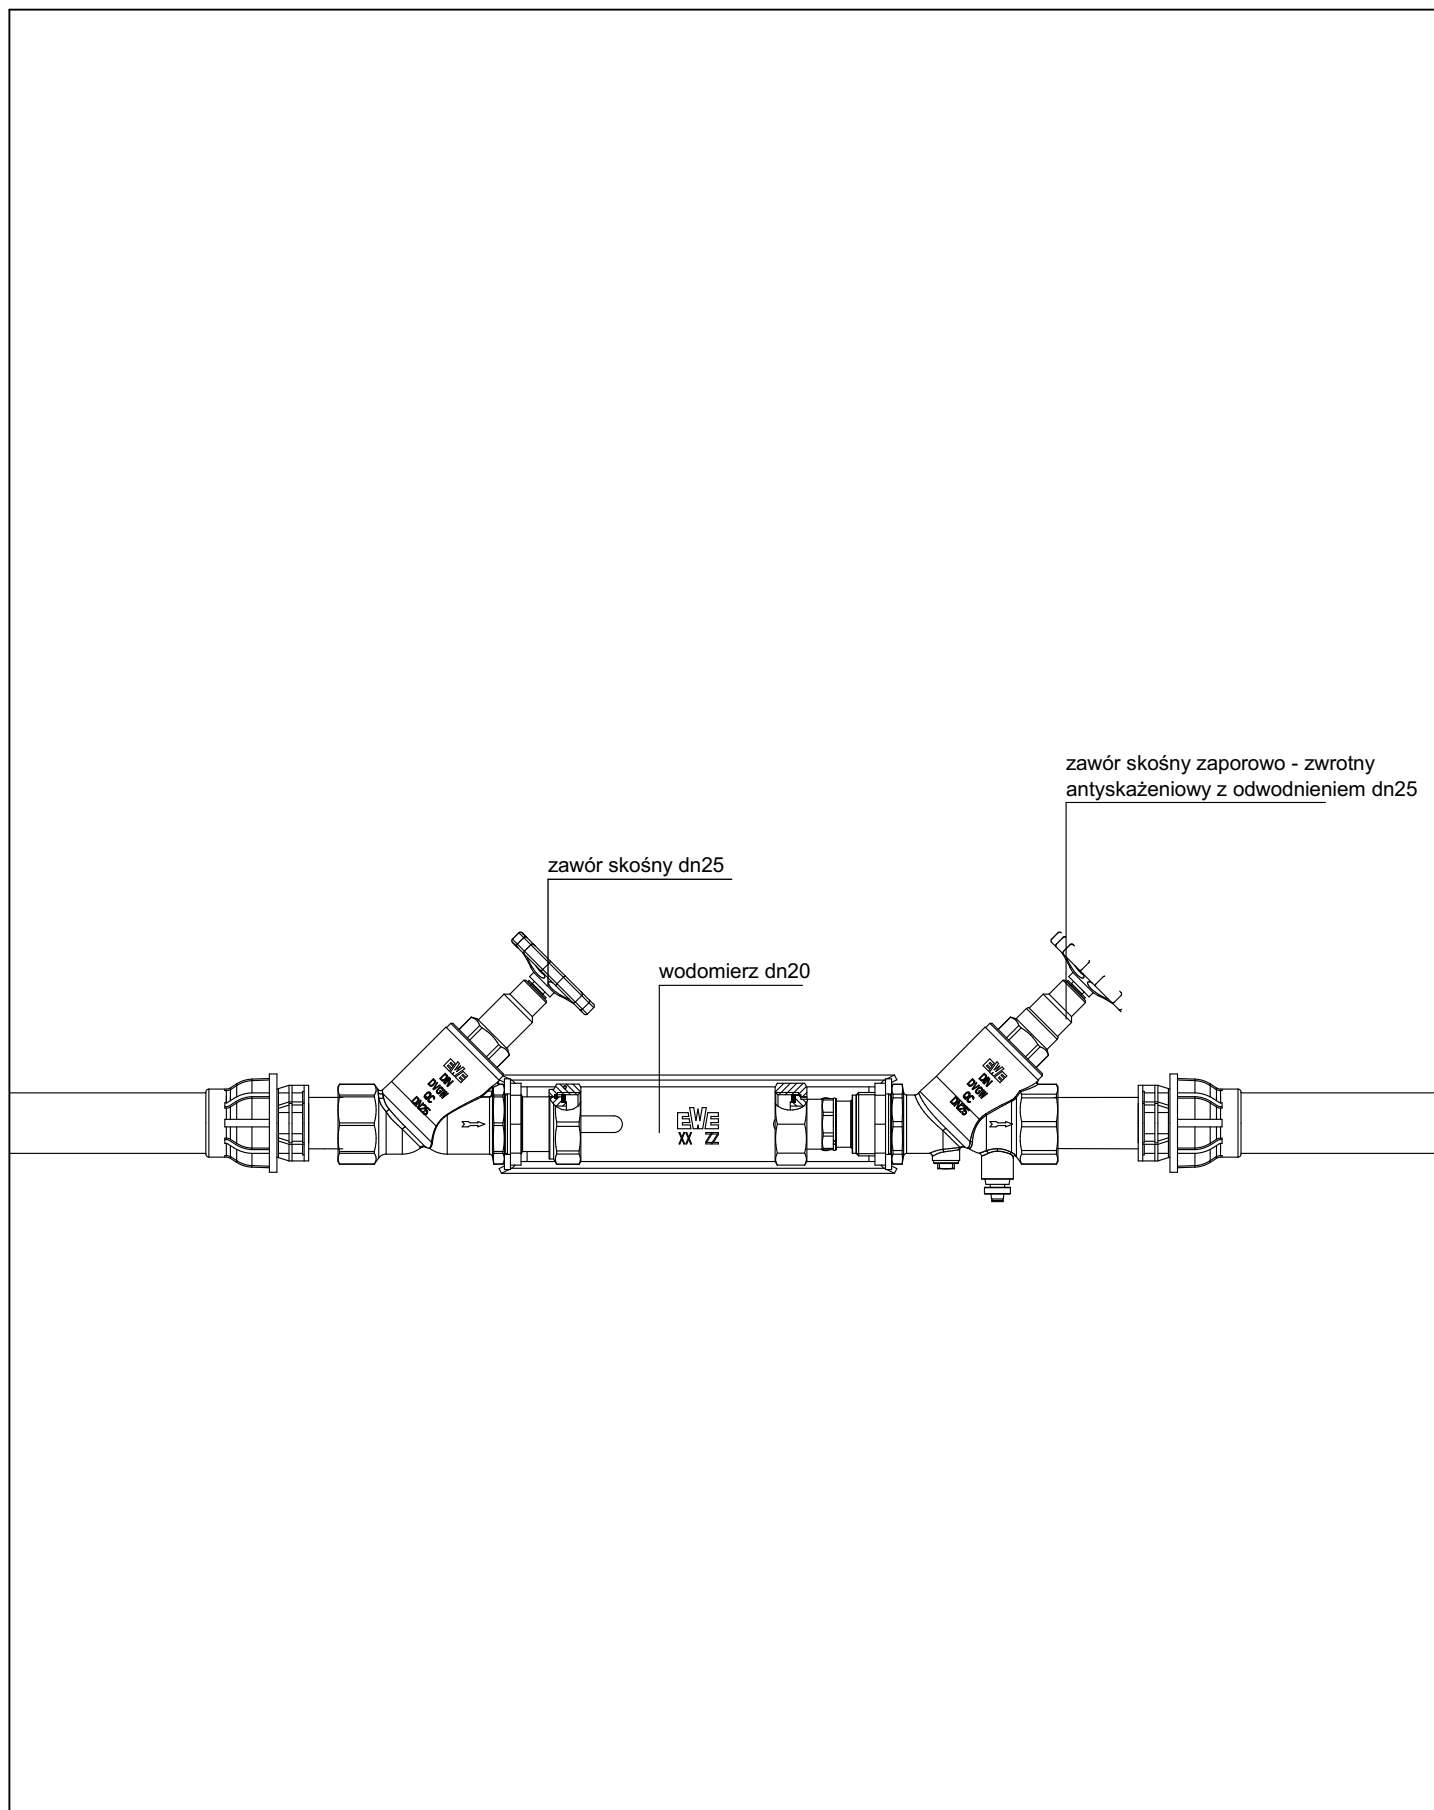

PROJEKT: BUDOWA PRZYŁĄCZA WODOCIĄGOWEGO I KANALIZACYJNEGO REALIZOWANEGO W RAMACH ZADANIA: "REWITALIZACJA TERENU PARKU IM. MARSZAŁKA JÓZEFA PIŁSUDSKIEGO WE WRZEŚNI"	PROJEKTOWAŁ: inż. Ryszard Okoński upr. GPKG - I -7341 - 71/96	PODPIS: 	TREŚĆ RYSUNKU: Schemat zabudowy wodomierza		
	INWESTOR: Gmina Września; ul. Ratuszowa 1, 62-300 Września		BRANŻA: Sanitarna		STADIUM: PB, PW
	ADRES: ul. Parkowa, działki numer 438/1 obręb 0500 Września		DATA: 18.11.2019	SKALA: 1:5	NR RYS.: S.3