


SKALA 1:100

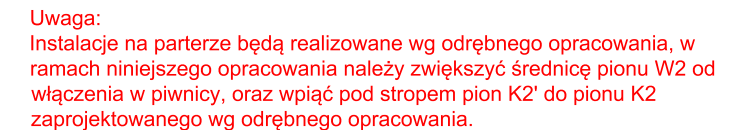

--- ciepła woda użytkowa
--- zimna woda użytkowa
--- cyrkulacja
--- proj. kanalizacja sanitarna prowadzona w posadzce
--- proj. kanalizacja sanitarna prowadzona w piwnicy
--- istn. instalacja kanalizacji sanitarnej prowadzona w piwnicy

UWAGI:
Średnica podejścia pod umywalkę, zlewozmywak, wpust prysznicowy, wpust podłogowy - 50mm
Średnica podejścia pod umywalkę, zlewozmywak, wpust prysznicowy, wpust podłogowy o długości podejścia > 2m - 75mm
Średnica podejścia pod miskę ustępową - 110mm
Piony kanalizacyjne należy wyprowadzić 0,5m ponad dach i zakończyć wywiewką kanalizacyjną dn110/160.

 <div>MAZE BIURO PROJEKTOWE MAGDALENA RETELSKA ul.Rzemieślnicza 7-9, 59-220 Legnica tel. 697-208-033, mail: mazebiuro@mazebiuro.pl, strona www: www.mazebiuro.pl, NIP: 691-238-76-93</div>	TYTUŁ RYSUNKU: RZUT PARTERU - instalacja wody i kanalizacji sanitarnej		
	FAZA PROJEKTU: TECHNICZNY	BRANŻA: SANITARNA	NR RYS: 01 S
NAZWA OBIEKTU BUDOWLANEGO: Przebudowa istniejącego zespołu łazienek w części budynku nr 6 w Domu Pomocy Społecznej w Legnickim Polu	PROJEKTANT: mgr inż. Anna Zagórnjak Uprawnienia budowlane do projektowania bez ograniczeń w specjalności instalacyjnej w zakresie sieci, instalacji i urządzeń sanitarnych NR EWID. 322/DOŚ/15		PODPIS:
ADRES OBIEKTU BUDOWLANEGO: ul. Benedyktynów 4, 59-241 Legnickie Pole	SPRAWDZAJĄCY:		PODPIS:
INWESTOR: Dom Pomocy Społecznej w Legnickim Polu			
ADRES INWESTORA: ul. Benedyktynów 4, 59-241 Legnickie Pole	SKALA: 1:100	DATA: 05.07.2023r	STR: