


Istniejące sieci uzbrojenia terenu

- istn. kanalizacja sanitarna
- istn. doziemne kable energetyczne
- istn. sieci wodociągowe
- istn. napowietrzne sieci energetyczne
- istn. napowietrzne sieci teletechniczne
- istn. sieci gazowe

uwaga: nie wykluca sie mozliwosci występowania sieci niezamierzonych lub o przebiegu odmiennym od danych geodezyjnego

Branża drogowa

- oznaczenia hektometrowe proj. drogi gminnej
- proj. oś jezdni drogi
- proj. zakres przebudowy / remontu drogi o nawierzchni bitumicznej
- proj. przebudowa przepustu

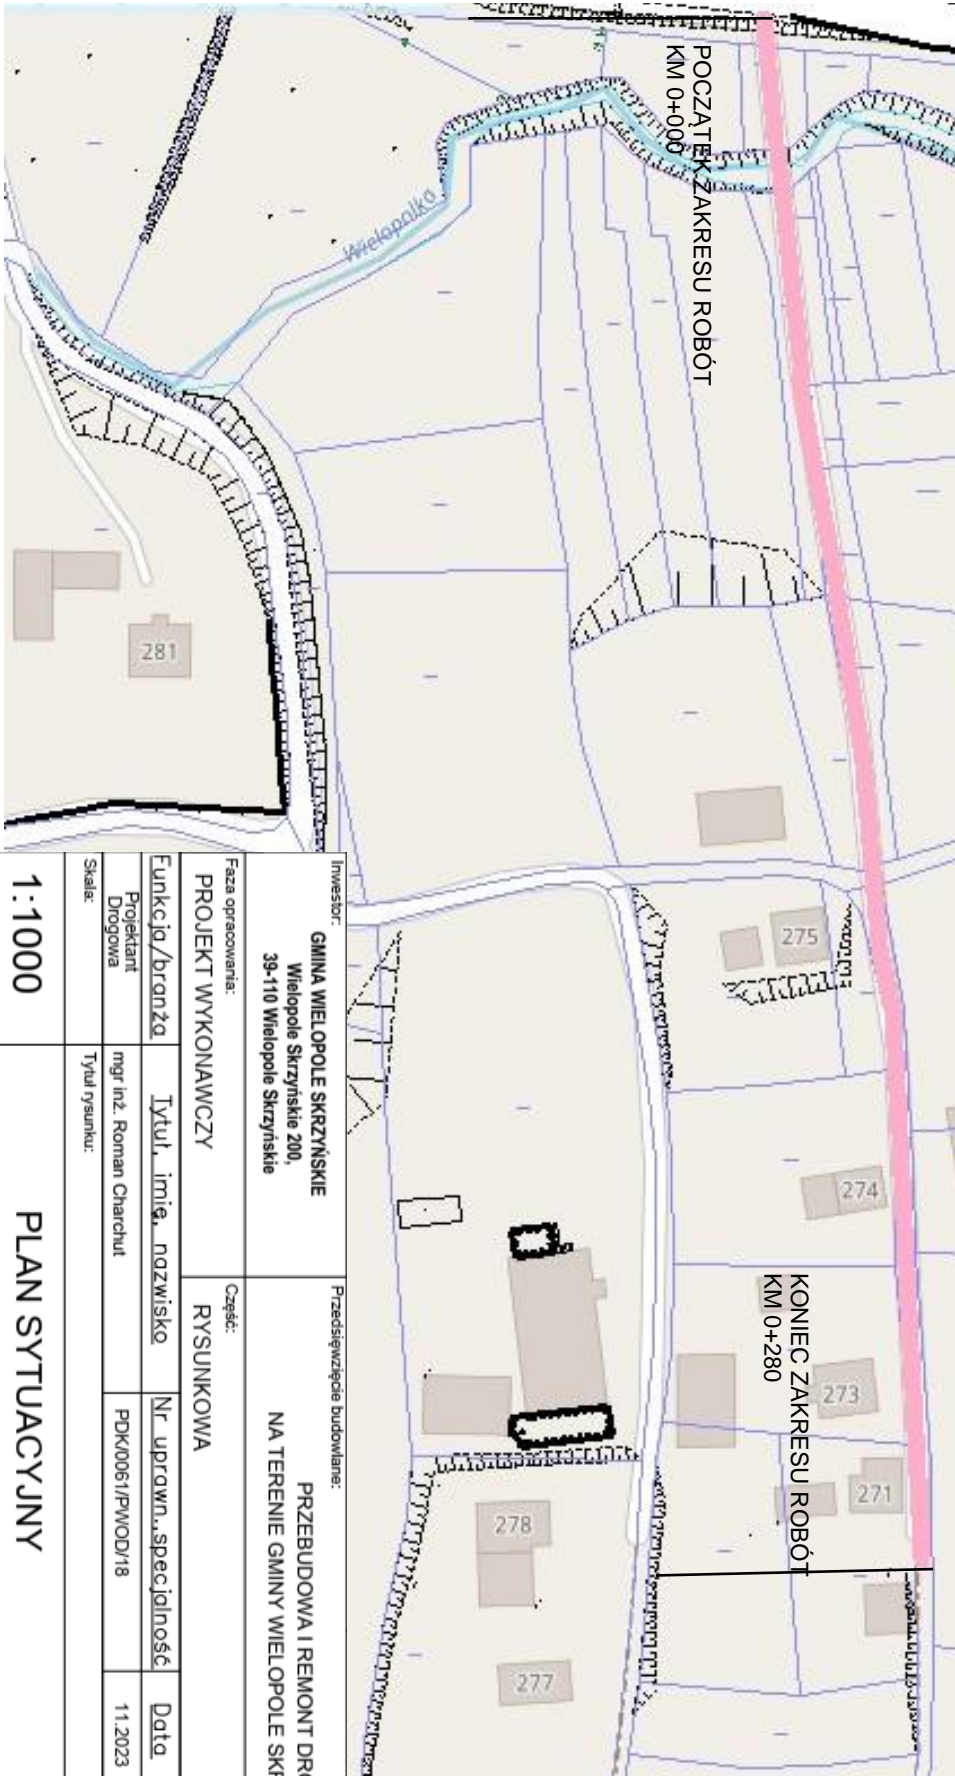

DROGA NR 35 NAWISIE DO ZYCH

Inwestor: <b>GINIA WIELOPOLE SKRZYŃSKIE</b> Wielopole Skrzyńskie 200, 39-110 Wielopole Skrzyńskie		Przedsięwzięcie budowlane: <b>PRZEBUDOWA I REMONT DRÓG NA TERENIE GMINY WIELOPOLE SKRZYŃSKIE</b>	
Faza opracowania: <b>PROJEKT WYKONAWCZY</b>		Część: <b>RYSUNKOWA</b>	
Funkcja/branża: Projektant Drogowa	Tytuł, imię, nazwisko mgr inż. Roman Charchut	Nr uprawn., specjalność PDK0061/PWOD/18	Data 11.2023
Skala: 1:1000	Tytuł rysunku:	Nr rysunku: <b>2.14</b>	