

skala: 1:500

Woj. lubuskie  
Miasto : 086101\_1 Gorzów Wlkp  
obręb :0006 Słoneczne  
KERG: 1-314/2013


W obszarze aktualizacji występują  
projektowane, i uzgodnione w ZUDP sieci uzbrojenia : t-302/11 ; e-140/13

Wykonał: geodeta uprawniony Jacek Strzelecki

Nr upr. zaw. 9442  
Mapa aktualna, stan na 7.09.2013  
Układ współrzędnych prostokątnych 2000 (5)  
Układ wysokościowy Kronsztad 86

Nie wyklucza się istnienia w terenie innych nie wykazanych na mapie urządzeń podziemnych,  
które nie były zgłoszone do inwentaryzacji w instytucjach branżowych

Dla aktualizowanego obszaru nie sprawdzano zaplądów ujawnionych w Księdze Wieczystej  
dotyczących obciążeń służebnościami gruntowymi.  
§80 ust.6 rozp. MSWiA z dnia 9 listopada 2011r. ( Dz.U.2011.263.1572)

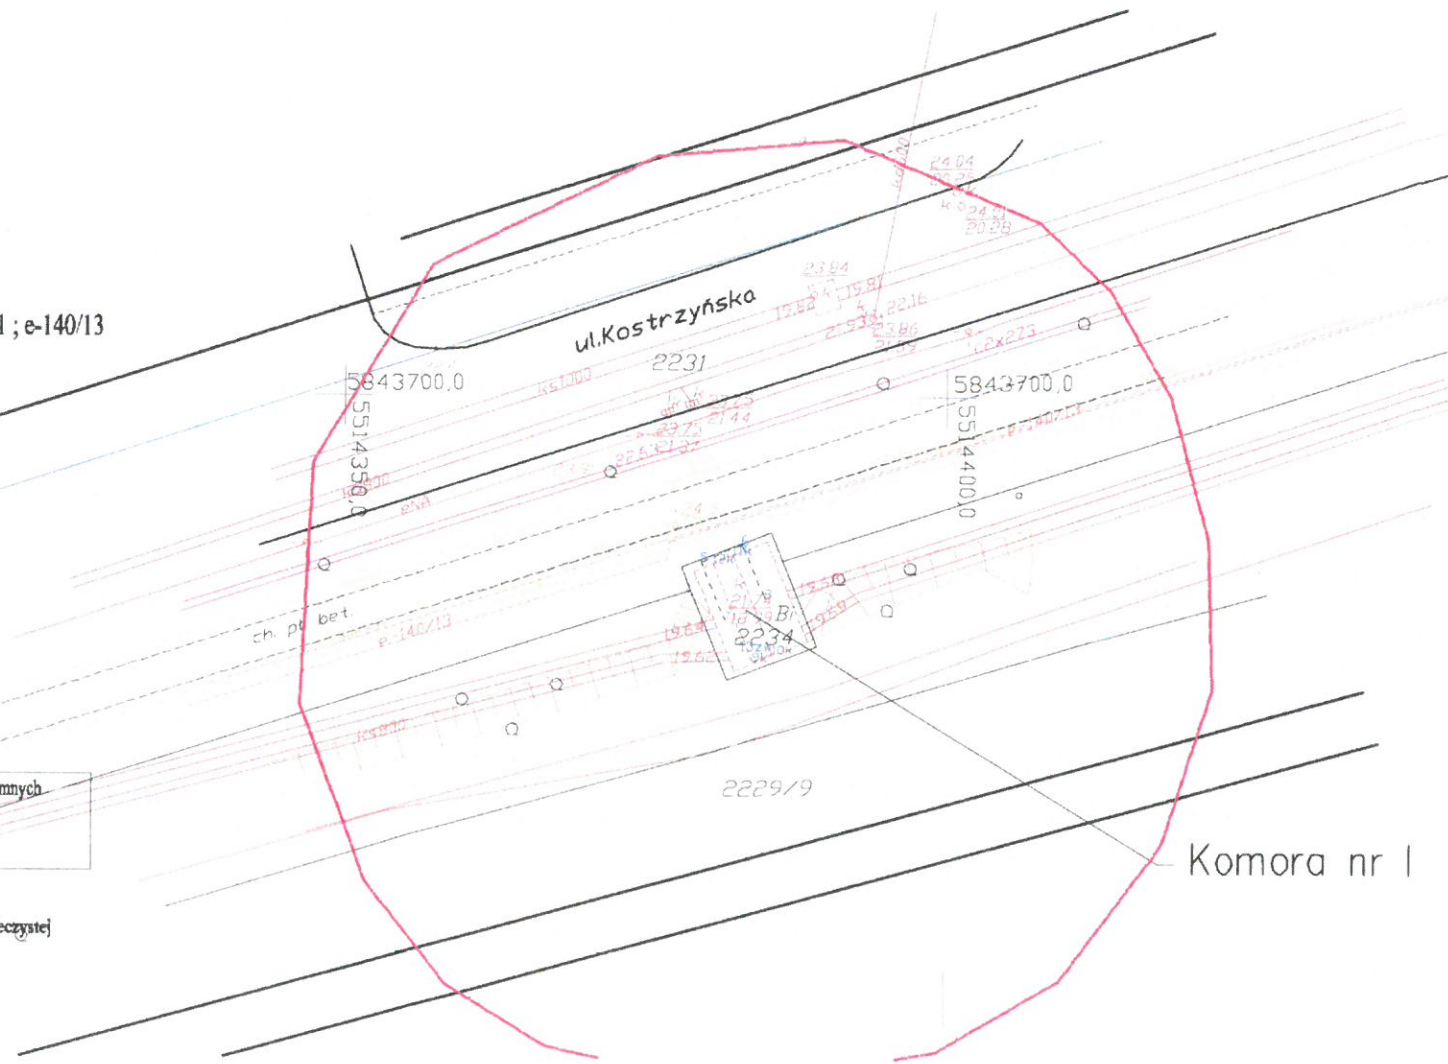

Komora nr 1

KIEROWNIK BUDOWY  
*[Signature]*  
mgr inż. Andrzej Mierzej

Rewizja / Data	Projektant	Modyfikacja	Sprawdził		
Projekt					
Uporządkowanie gospodarki wodno-ściekowej na obszarze Związku Celowego Gmin MG-6					
Kontrakt		Nr. Kontraktu			
Renowacja kolektorów dopływowych i kolektora odpływowego Oczyszczalni Ścieków w Gorzowie Wielkopolskim		ZP/13/2013/PL 19.06.2013r			
Zadanie nr 1 część 2		NUMER DOKUMENTU			
Remont komór przełączeniowych na kolektorach dopływowych do Oczyszczalni Ścieków w Gorzowie Wlkp		ZADANIE	Część		
Treść rysunku		FAZA PROJEKTU	NUMER RYSUNKU		
Plan sytuacyjny - komora nr 1		1	2		
Nr. Kontraktu		Stadium	Branża		
ZP/13/2013/PL 19.06.2013r	Projekt wykonawczy	instalacyjna	Skala 1:500		
Stanowisko	Imię i nazwisko	Specjalność	Nr uprawnień	Podpis	Data
Projektant	mgr inż. Paweł Zarczyński	instalacyjna	ZAP/0062/POOS/05	<i>[Signature]</i>	11.2013
Sprawdzający	mgr inż. Waldemar Łagiewka	instalacyjna	232/Sz/89	<i>[Signature]</i>	11.2013
Investor	Przedsiębiorstwo Wodociągów i Kanalizacji Sp. z o.o. w Gorzowie Wlkp.				
Inżynier: Konsorcjum: Lider -PUI „EKO-INWEST” S.A. ul. Lucjana Szenwalda, 71-281 Szczecin „POLDEK” Dionizy Polikowski BIURO INŻYNIERA ul. Sikorskiego 111/p.302, 66-400 Gorzów Wielkopolski					
Wykonawca: Konsorcjum Lider - Przedsiębiorstwo Usług Hydrotechnicznych „Rusiecki” ul. Szezawiowa 69A, 70-010 Szczecin					
BinZ S.A. ul. Olsztyńska 3, 97-400 Belchatów ul. Olsztyńska 3, 97-400 Belchatów					
Wszelkie prawa zastrzeżone					