



PRZEKRÓJ NORMALNY - PARKINGI
skala 1:50


SZEROKOŚĆ ZMIENNA - WG. PROJEKTU ZAGOSPODAROWANIA TERENU

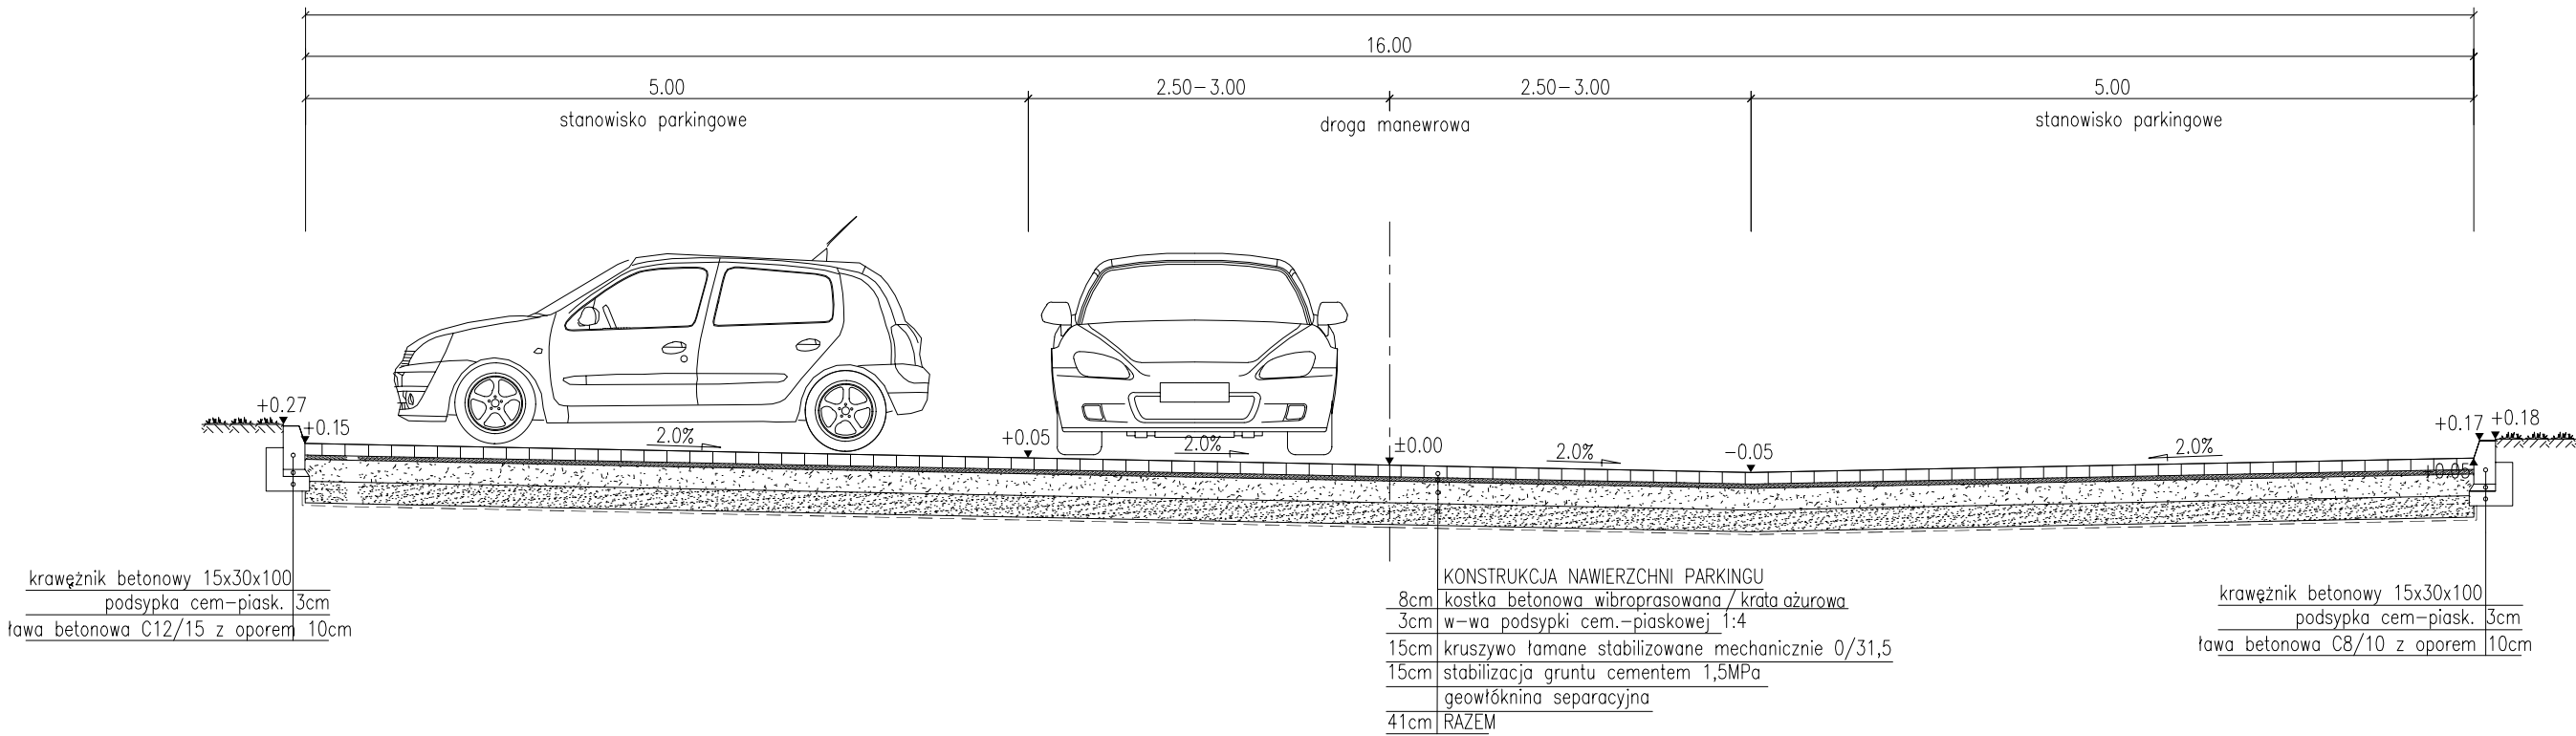

PRZEKRÓJ NORMALNY - DROGI WEWNĘTRZNE
skala 1:50

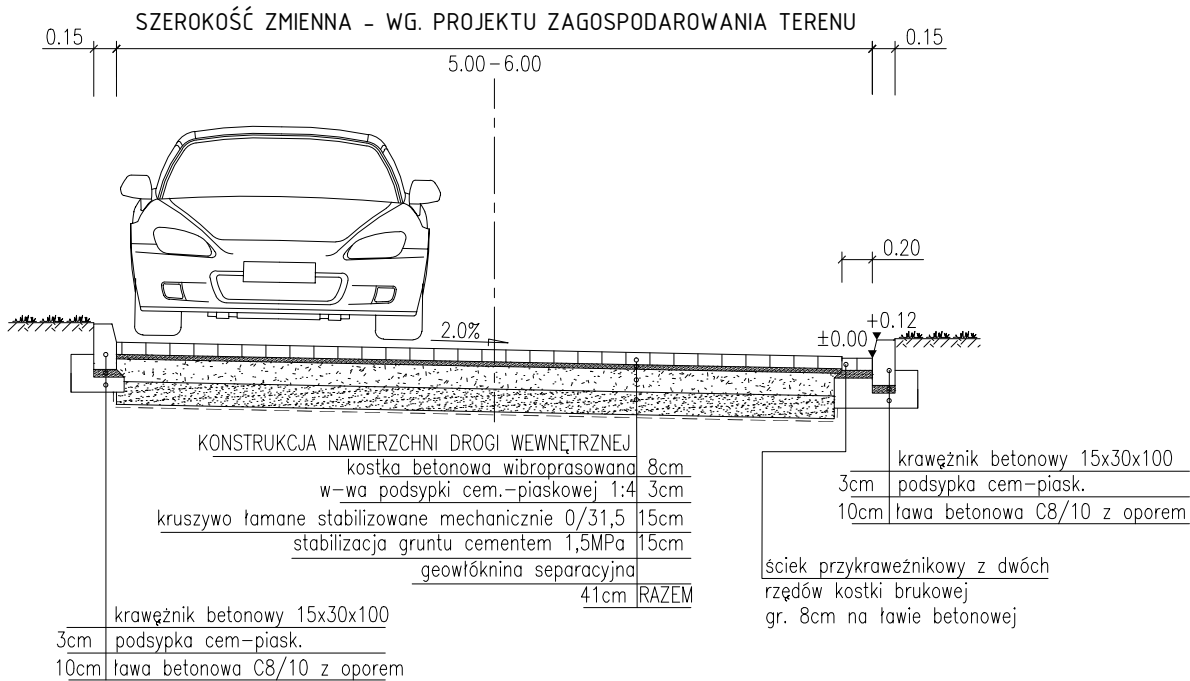

PRZEKRÓJ NORMALNY - CHODNIKI
skala 1:50

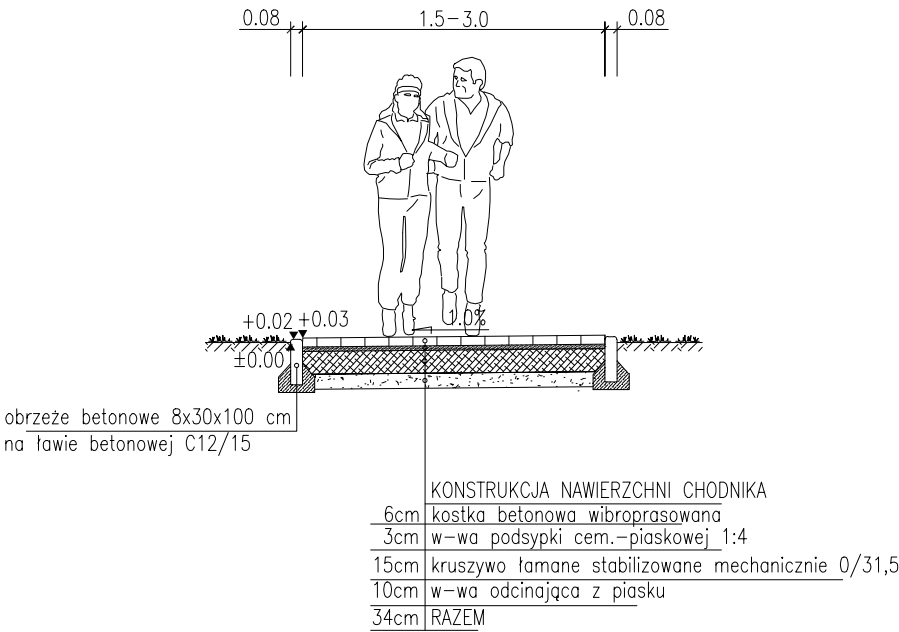

	JEDNOSTKA PROJEKTOWA: Argasiński Robert PROJEKTOWE USŁUGI KOMPUTEROWE "ARGAS"		
	SIEDZIBA: ul. Mączyńskiego 27, 37-500 Jarosław tel. 695-248-250		
Branża:	KONSTRUKCYJNA		
Funkcja:	Imię i Nazwisko	Podpis	
Projektant:			
Opracował:	inż. Robert ARGASIŃSKI		
Nazwa zadania:			
BUDOWA i WYPOSAŻENIE CENTRUM OPIEKUŃCZO MIESZKALNEGO w MIEJSCOWOŚCI ŚWIĘTONIOWA			
Kategoria Obiektu Budowlanego:		XI	
Adres inwestycji:		Inwestor:	
ŚWIĘTONIOWA, gm. Przeworsk działki nr ew. gr. 606, 607, 608, 610, 543/47		GMINA PRZEWORSK ul. Bernardyńska 1A 37-200 Przeworsk	
Tytuł Rysunku:			
PRZEKROJE NORMALNE			
Faza:	Data:	Skala:	Nr Rys.:
PW	12-2022	1:50	1
OPRACOWANIE CHRONIONE PRAWAMI AUTORSKIMI, ZMIANY LUB KOPIOWANIE WYMAGAJĄ PISEMNEJ ZGODY BIURA			