


LEGENDA:

- grzejnik niezintegrowany bocznozasilany
- projektowany pion instalacji centralnego ogrzewania
- projektowana instalacja centralnego ogrzewania - zasialanie
- projektowana instalacja centralnego ogrzewania - powrót

002 +20 °C
(numer pomieszczenia)
temperatura pomieszczenia
Φwym.: 1200 W
opis pomieszczenia
(zapotrzebowanie na ciepło)

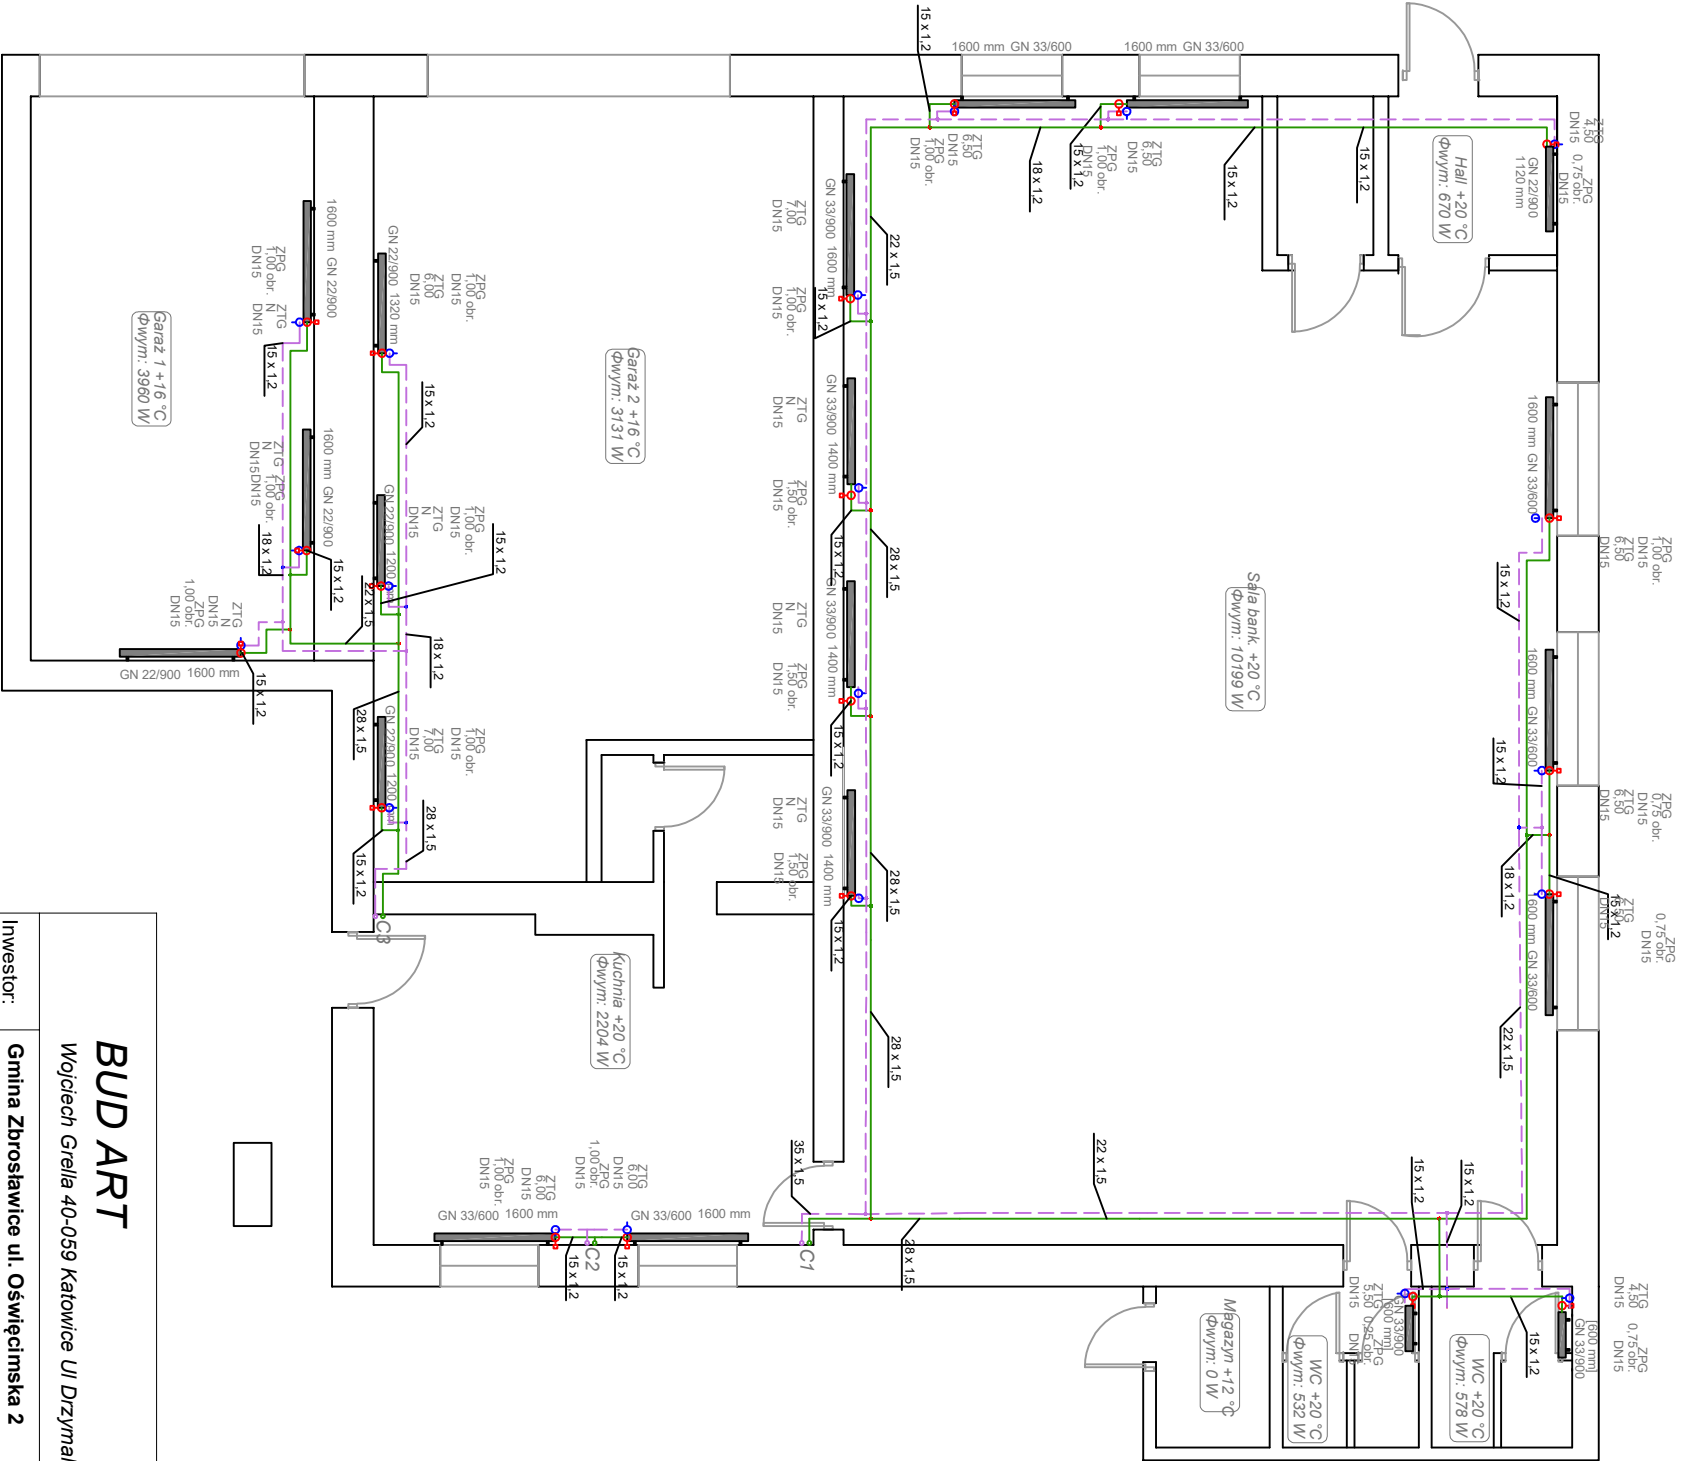

BUD ART				
Wojciech Grelła 40-059 Katowice Ul Drzymaly 22/3				
Investor:	Gmina Zbrostawice ul. Oświęcimska 2			
Faza:	PROJEKT WYKONAWCZY			
Branża:	Sanitarna			
Temat:	PROJEKT WEWNĘTRZNYCH INSTALACJI ŹRÓDŁA CIEPŁA ORAZ CENTRALNEGO OGRZEWANIA NA POTRZEBY BUDYNKU			
Adres:	OSP CZEKANÓW KOLEJOWA 3C, 42-677 CZEKANÓW			
Projektował:	mgr inż. Adrian Zasada	SLK07900/PWBSZ/1	specjalność instalacyjna	VIII 2022
Sprawdzący:	mgr inż. Marcin Ślioszczek	SLK0069/PWBSZ/1	specjalność instalacyjna	VIII 2022
Rzut Piwnicy oraz parteru- Instalacja Centralnego Ogrzewania				Skala 1:100 Nr rysunku C3